

RELACION DE PLANOS PROYECTO 10-10

ESCUELA DE PONTECESO


1 / 5 SITUACION

2 / 5 PLANTAS Y ALZADOS (ESTADO ACTUAL)

3 / 5 PLANTAS BAJA Y PRIMERA (REHABILITACION)

4 / 5 ALZADOS (REHABILITACION)

5 / 5 PLANTA BAJA DE ELECTRICIDAD Y ESQUEMAS CARPINTERIA

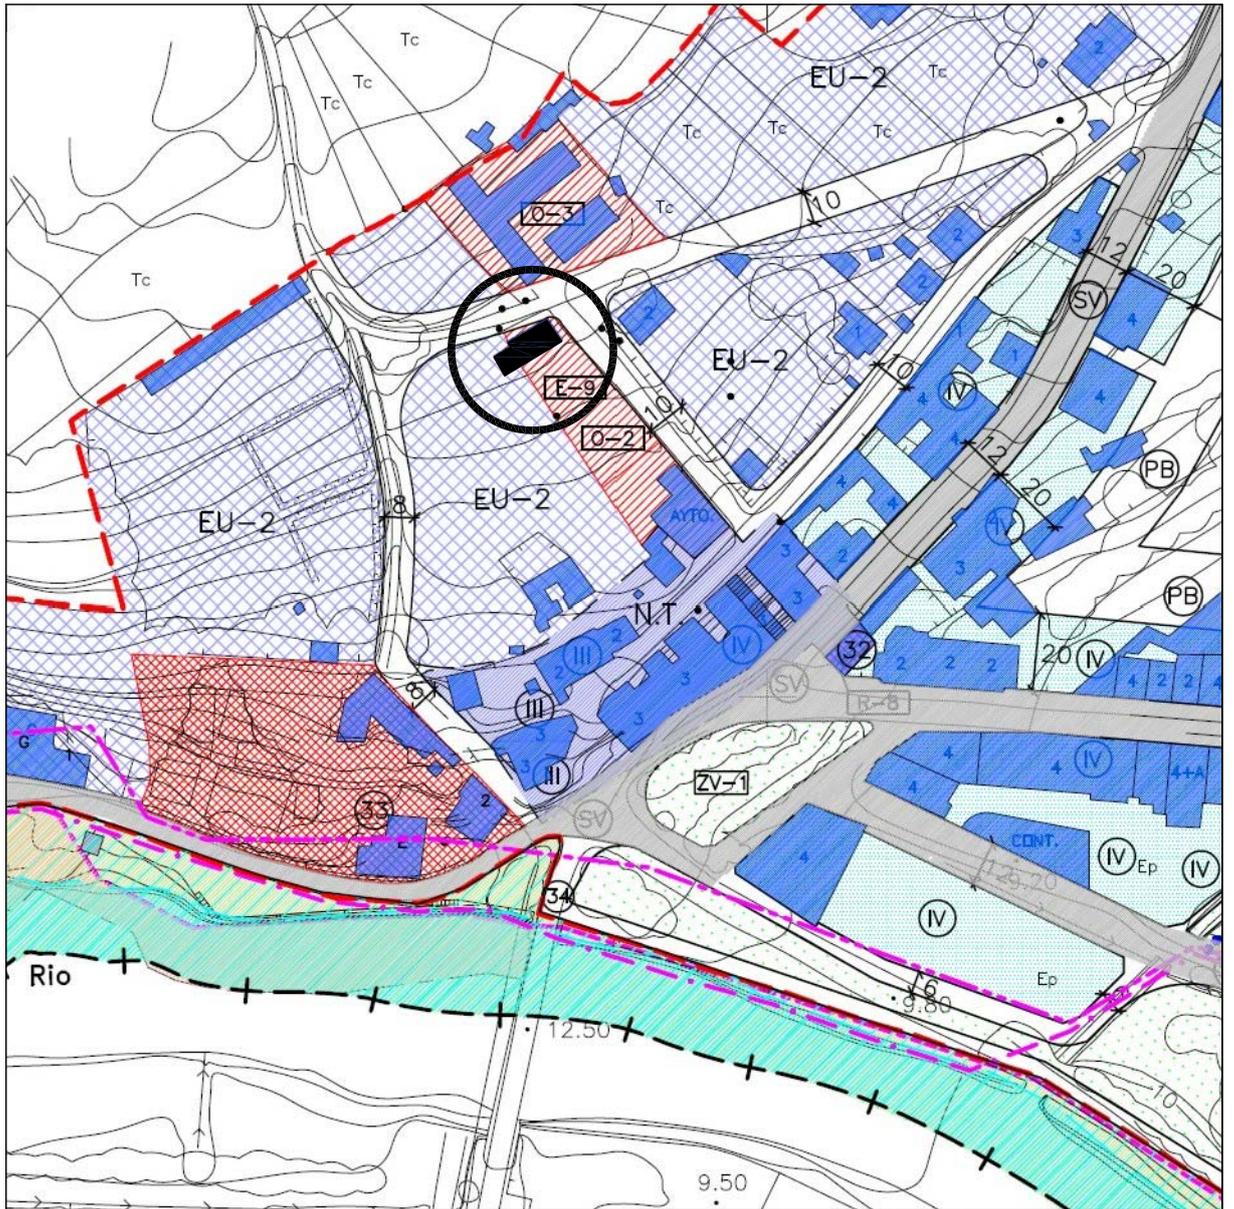

C
O
N
C
E
L
L
O

P
O
N
T
E
C
E
S
O

ESCUELA UNITARIA DE PONTECESO

SITUACION

PROYECTO : (Plan Empleo 2010)

REHABILITACION ESCUELAS UNITARIAS DE PONTECESO,
 TELLA, TALLO, PAZOS, CAMPARA, XORNES Y BRANTUAS

SITUACION : PONTECESO, TELLA, TALLO, PAZOS, CAMPARA,
 XORNES Y BRANTUAS.
 CONCELLO DE PONTECESO (A CORUÑA)

PROMOTOR : CONCELLO DE PONTECESO

REFER. Nº: 10-10

DIBUJADO : J.G.N.

FECHA : ABRIL.-10

ARQUITECTO TECNICO :


 JORGE VAZQUEZ COUTO

ESCALA:


1:2000

Nº PLANO:
PONTECESO


1 / 5

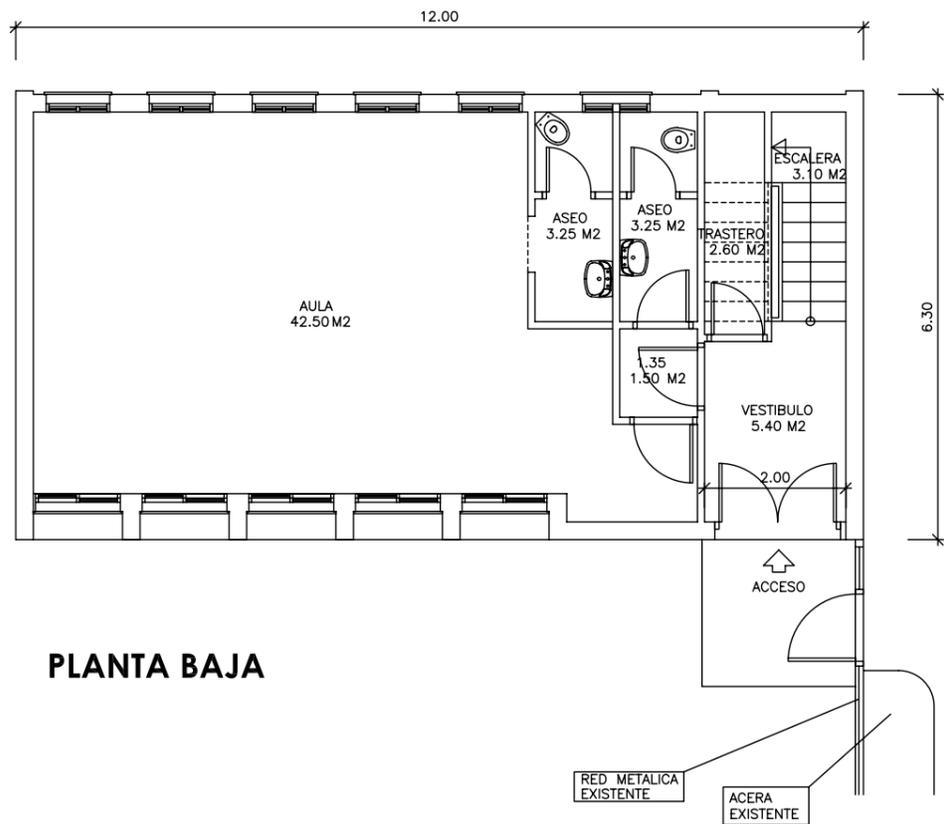


PLANTA BAJA

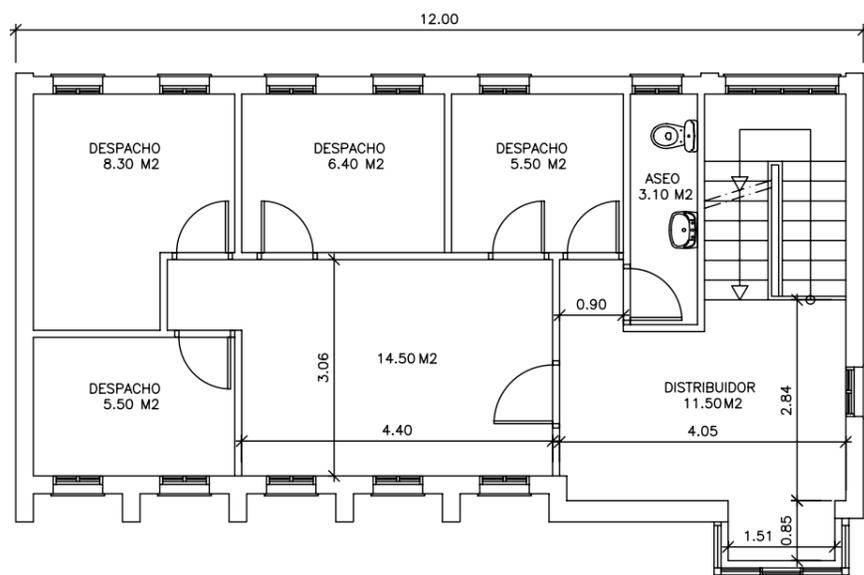


PLANTA PRIMERA

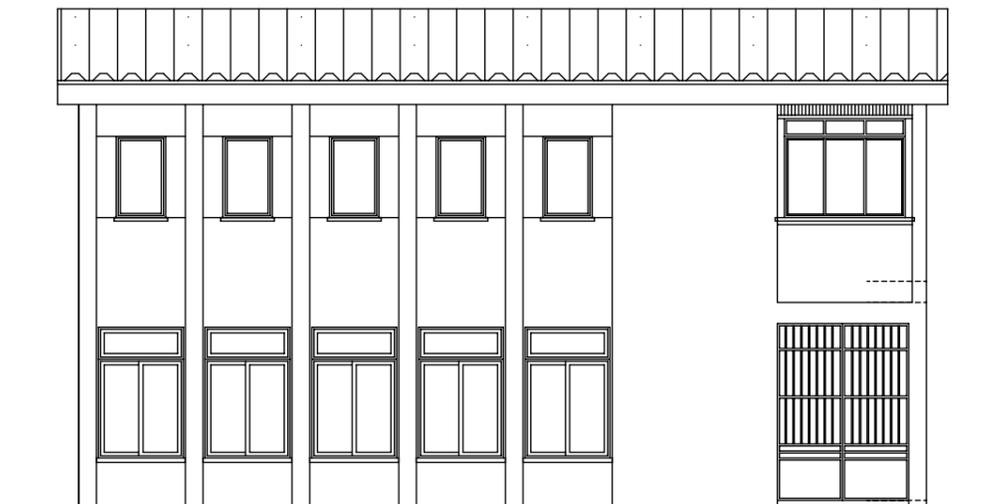


ALZADO PRINCIPAL

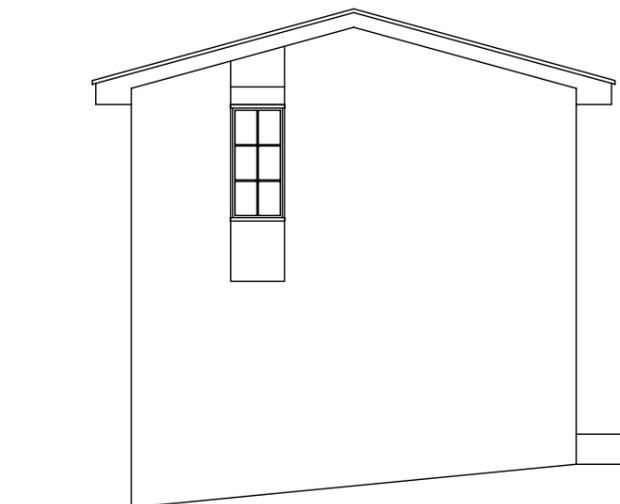

ALZADO LATERALE DERECHO

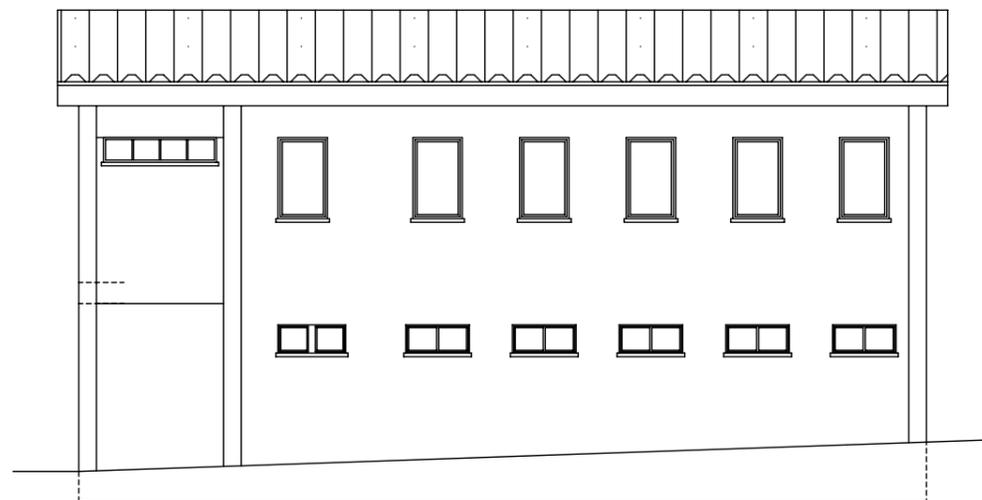


ALZADO POSTERIOR

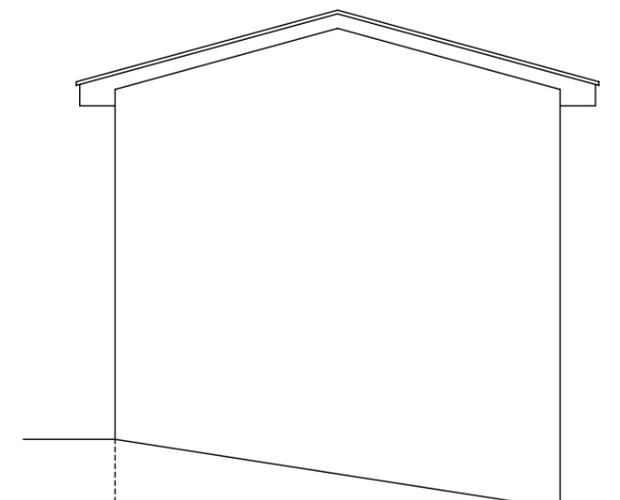


ALZADO LATERALE IZQUIERDO

	P O N T E V E D R A	ESCUELA UNITARIA DE PONTECESO	
		PLANTAS Y ALZADOS (ESTADO ACTUAL)	
REFER. Nº: 10-10		PROYECTO : REHABILITACION ESCUELAS UNITARIAS DE PONTECESO, TELLA, TALLO, PAZOS, CAMPARA, XORNES Y BRANTUAS (Plan Empleo 2010)	
DIBUJADO : J.G.N.		SITUACION : PONTECESO, TELLA, TALLO, PAZOS, CAMPARA, XORNES Y BRANTUAS. CONCELLO DE PONTECESO (A CORUÑA)	
FECHA : ABRIL.-10		PROMOTOR : CONCELLO DE PONTECESO	
ARQUITECTO TECNICO :			ESCALA: 1:100
FECHA : ABRIL.-10			

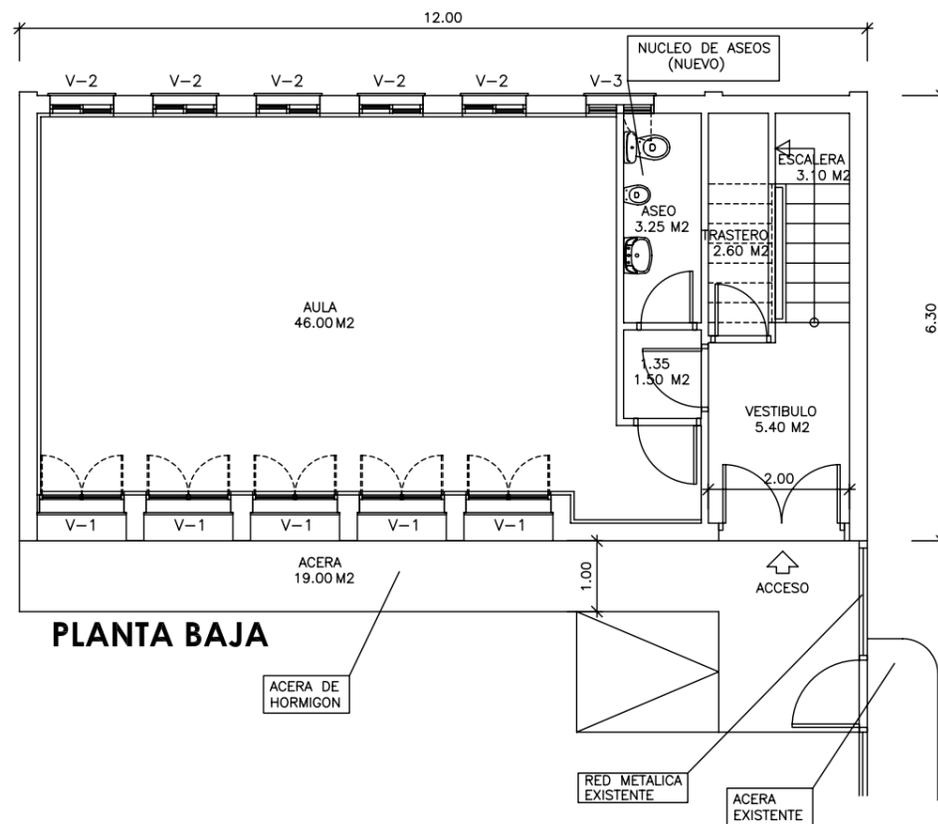

PLANTA BAJA

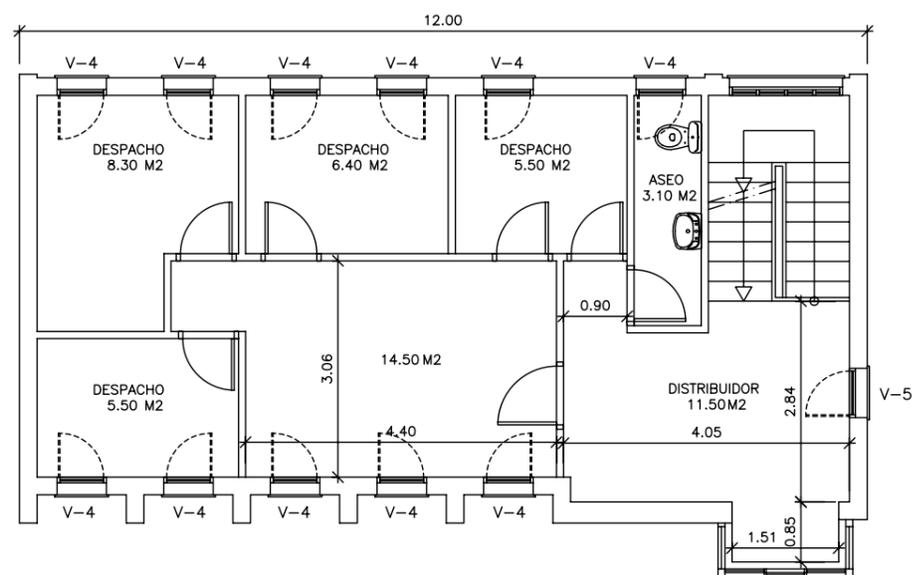

PLANTA PRIMERA

1		ESCOLA EN PONTECESO		
		Ver descripción completa y ubicación de unidades en el estado de mediciones del proyecto.		
	Ud	Descripción	Cantidad	
1.1	m2	MANTENIM.CUBIERTA (Reposic.15 %)	104,14	
1.2	ML	CANALON PVC (Vsuplemento alero)	26,00	
1.3	ML	BAJANTE PVC	12,00	
1.4	m2	PINTURA PLASTICA EXTERIORES-color	247,30	
1.5	m2	SOLERA 15 CM. Acera (VSubbase, rampas..)Ruleteada	21,00	
1.6	UD	REPOSIC.CANCILLA EXTERIOR Y PARTE DEL CIERRE	1,00	
1.7	m2	ALUM.LACADO-PI. BAJA (Acríst.4/12/4)	13,26	
1.8	m2	ALUM.LACADO-PI. ALTA (Acríst.4/12/4)	10,51	
1.9	m2	PERSIANA Exterior Alumn.(Cajón integrado)-Pi.Baja	12,00	
1.10	UD	PINTURA PUERTA GALVANIZADA (Acceso edificio)	1,00	
1.11	UD	RENOVACION ELECTRICIDAD (VCableado, mecanismos)	1,00	
1.12	UD	RENOVACION PROTECCIONES CUADRO ELECTRICO	1,00	
1.13	UD	LUMINARIA SUPERFICIE 60X60 4 TUBOS	9,00	
1.14	UD	LUMINARIA ASEOS (integrada falso techo)	2,00	
1.15	UD	BLQ.AUT.EMER.310 Lúm.LEGRAND G5 COMB.	1,00	
1.16	UD	EMISOR TERMICO 1100 W (Programable)	4,00	
1.17	UD	EXTINTOR POLVO ABC 6 KG	1,00	
1.18	m2	TRASDOS PLADUR 15 MM. (Vperfil omega)	67,57	
1.19	m2	AISLAMIENTO PE 30 MM. (paredes)	67,57	
1.20	m2	TARIMA FLOTANTE SINTETICA (Vlevant.corcho)	47,50	
1.21	UD	REMA TE PERIMETRAL VENTANA (madera esmaltada)	11,00	
1.22	m2	ESTOR FOSCURIZADO ENROLLABLE	6,40	
1.23	UD	TRABAJOS VARIOS, AYUDAS-PONTECESO	1,00	
1.24	m2	ENFOSCADO MORTERO (pintar o alicatar)	9,28	
1.25	m2	ALICATADO IDEM. EXISTENTE (Vrepasos previos)	20,50	
1.26	UD	FONTANERIA y SANEAMIENTO Aseo 3 piezas	1,00	
1.27	UD	INODORO MINI (i/ fluxor)	1,00	
1.28	UD	LAVABO PEDESTAL -Serie básica	1,00	
1.29	UD	INODORO COMPLETO-Serie básica	1,00	
1.30	m2	PLAQUETA GRES ANTIDESLIZANTE (Vpreparación)	3,30	
1.31	m2	FALSO TECHO PLADUR	4,80	
1.32	m2	PINTURA PLASTICA INTERIOR ANTIMOHO (Vpreparación)	176,72	
1.33	UD	BANDERA Y MASTIL (adosar fachada)	2,00	
1.34	UD	TRATAM. RESIDUOS	1,00	
1.35	UD	SEGURIDAD Y SALUD	1,00	



CONCELLO DE PONTECESO

ESCUELA UNITARIA DE PONTECESO
PLANTAS BAJA Y PRIMERA (REHABILITACION)

PROYECTO : REHABILITACION ESCUELAS UNITARIAS DE PONTECESO, TELLA, TALLO, PAZOS, CAMPARA, XORNES Y BRANTUAS **(Plan Empleo 2010)**

SITUACION : PONTECESO, TELLA, TALLO, PAZOS, CAMPARA, XORNES Y BRANTUAS. CONCELLO DE PONTECESO (A CORUÑA)

PROMOTOR : CONCELLO DE PONTECESO

REFER. Nº: 10-10

DIBUJADO : J.G.N.


FECHA : ABRIL.-10

ARQUITECTO TECNICO:


JORGE VAZQUEZ COUTO

ESCALA:
1:100


Nº PLANO:
PONTECESO
3 / 5

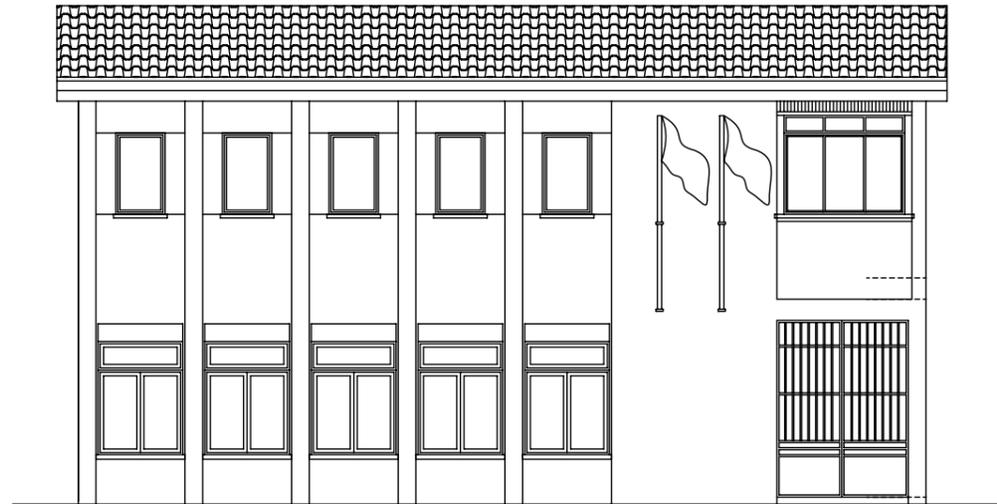


ALZADO PRINCIPAL

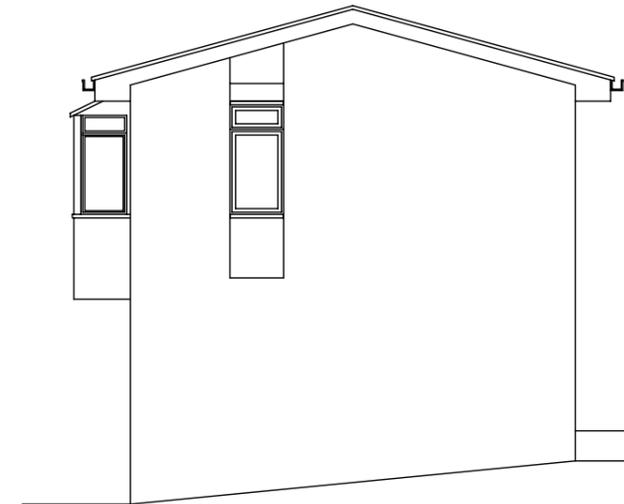

ALZADO LATERALE DERECHO

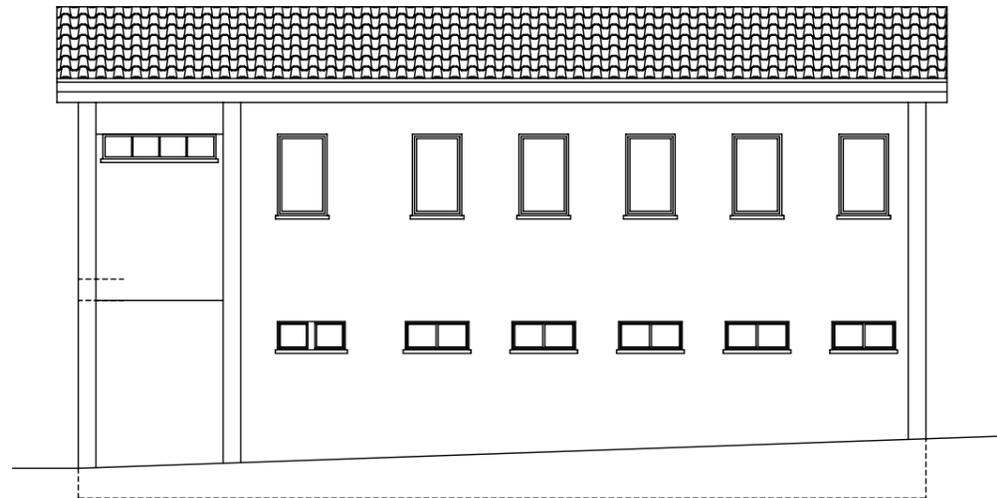


ALZADO POSTERIOR

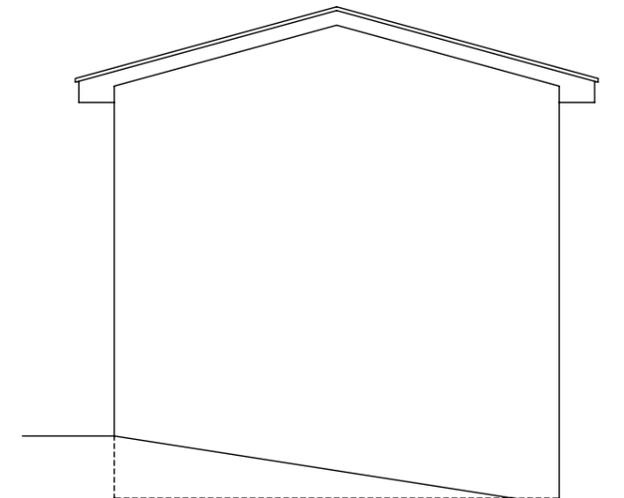


ALZADO LATERALE IZQUIERDO


	P O N T E V E D R A	ESCUELA UNITARIA DE PONTECESO ALZADOS (REHABILITACION)		
		PROYECTO : (Plan Empleo 2010) REHABILITACION ESCUELAS UNITARIAS DE PONTECESO, TELLA, TALLO, PAZOS, CAMPARA, XORNES Y BRANTUAS		
		SITUACION : PONTECESO, TELLA, TALLO, PAZOS, CAMPARA, XORNES Y BRANTUAS. CONCELLO DE PONTECESO (A CORUÑA)		
		PROMOTOR : CONCELLO DE PONTECESO		
REFER. Nº: 10-10		ARQUITECTO TECNICO :  JORGE VAZQUEZ COUTO	ESCALA: 1:100	Nº PLANO: PONTECESO 4 / 5

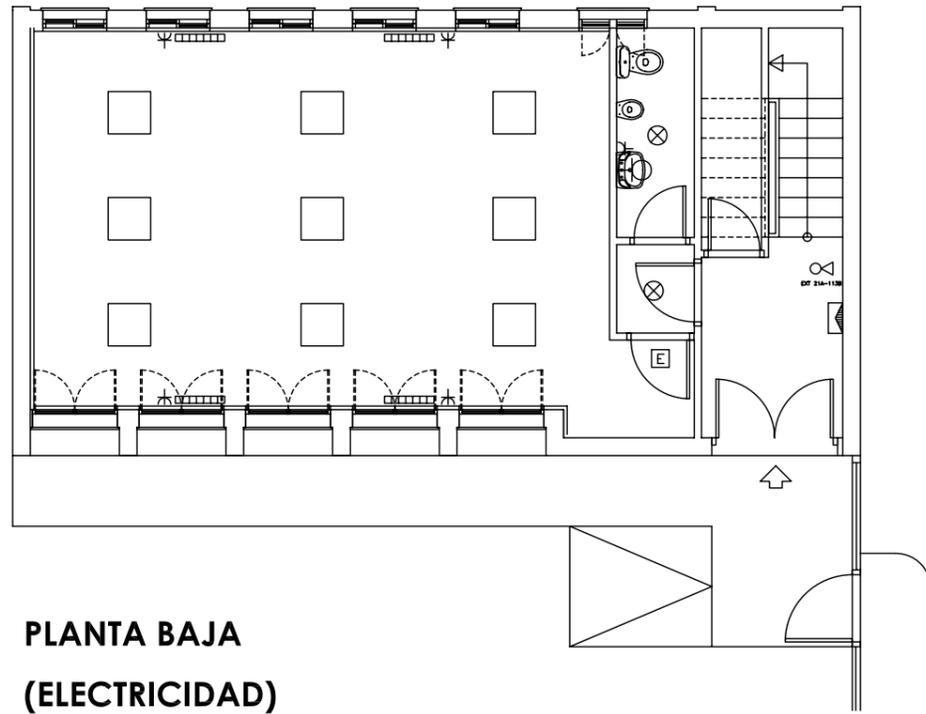

**PLANTA BAJA
(ELECTRICIDAD)**

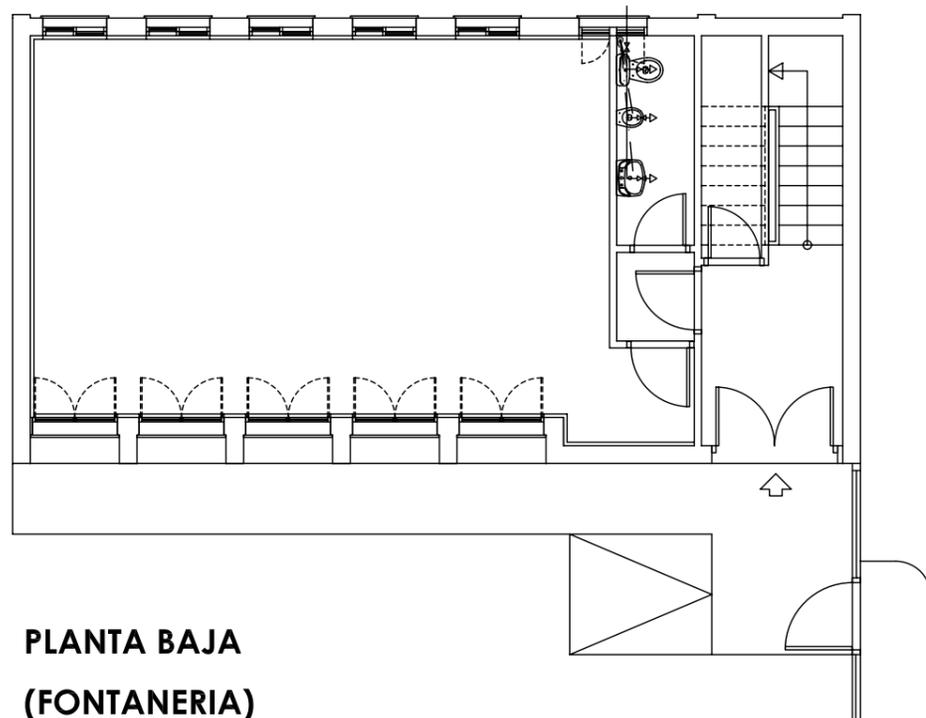

**PLANTA BAJA
(FONTANERIA)**

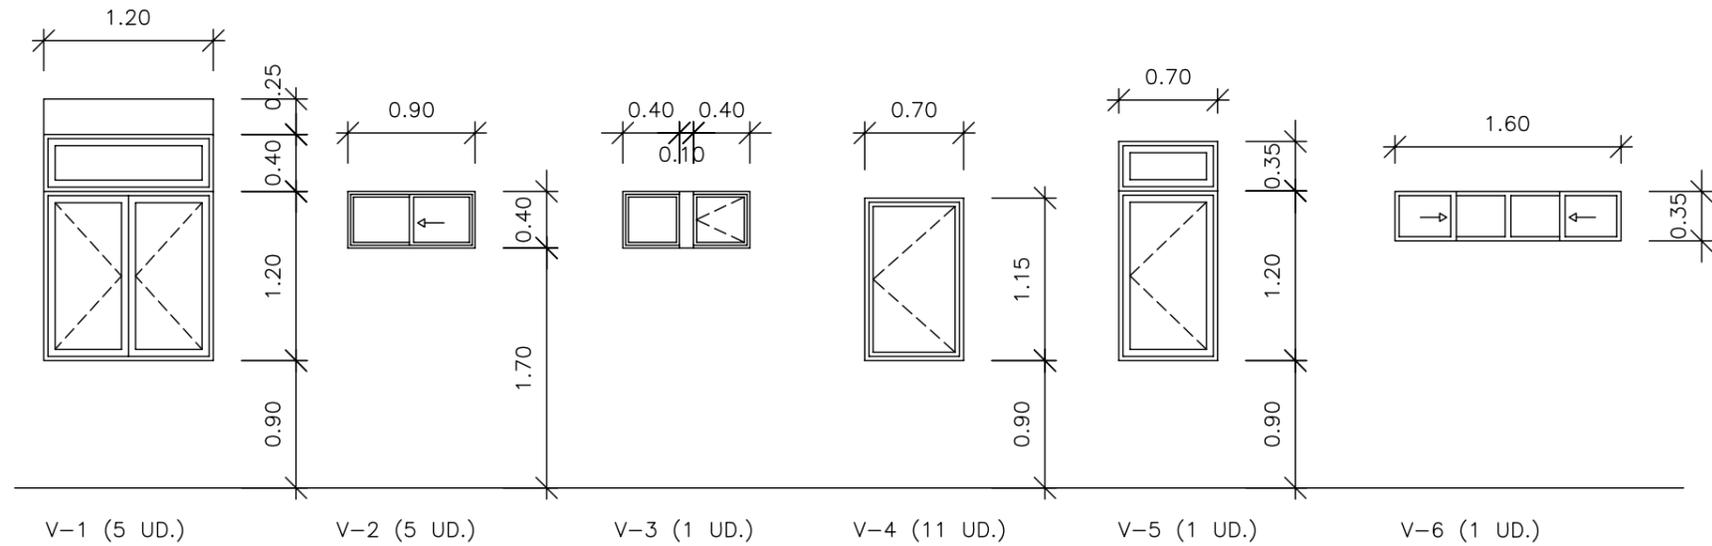

ESQUEMAS DE CARPINTERIA

LEYENDA DE ELECTRICIDAD

- CUADRO PRINCIPAL DE DISTRIBUCION
- LUMINARIA SUPERFICIE 60X60
4 TUBOS
- PUNTO DE LUZ EN TECHO
- INTERRUPTOR MONOPOLAR EMPOTRADO
- PUNTO DE LUZ EN PARED
- IEB-50 BASE ENCHUFE 10/16 A CIRC. USOS VARIOS
21A
- EXTINTOR EFICACIA 21 A 113 B-UNE 23.110
113B
- EQUIPO AUTONOMO ALUMB. EM. Y SEÑALIZ. ESTANCO
FL (Lm) SEGUN EN 60.598.2.22 Y UNE 20.392.93
- EMISOR TERMICO 1100W (PROGRAMABLE)

LEYENDA FONTANERIA

- RED DE AGUA FRIA SANITARIA
- GRIFO DE AGUA FRIA SANITARIA

EVACUACION DE	SANEAMIENTO (PVC Ø Int.)	INSTALACION DE	AF Y ACS (P.E.R. Ø Int.)
RAMAL A BAÑO COMPLETO	100 mm. Ø	RAMAL A BAÑO COMPLETO	16 mm. Ø
ALIMENTACION A LAVABO	30 mm. Ø	ALIMENTACION A LAVABO	10 mm. Ø
ALIMENTACION A W.C.	100 mm. Ø	ALIMENTACION A W.C.	10 mm. Ø



**CONCELLO
PONTEVEDRA**

ESCUELA UNITARIA DE PONTECESO

PLANTAS DE INSTALACIONES

PROYECTO: (Plan Empleo 2010)

REHABILITACION ESCUELAS UNITARIAS DE PONTECESO,
TELLA, TALLO, PAZOS, CAMPARA, XORNES Y BRANTUAS

SITUACION: PONTECESO, TELLA, TALLO, PAZOS, CAMPARA,
XORNES Y BRANTUAS.
CONCELLO DE PONTECESO (A CORUÑA)

PROMOTOR: CONCELLO DE PONTECESO

REFER. Nº: 10-10

DIBUJADO: J.G.N.

FECHA: ABRIL.-10

ARQUITECTO TECNICO:

JORGE VAZQUEZ COUTO

ESCALA:

1:100

Nº PLANO:

PONTECESO

5 / 5

RELACION DE PLANOS PROYECTO 10-10

ESCUELA DE TELLA


1 / 5 SITUACION

2 / 5 PLANTAS Y ALZADOS (ESTADO ACTUAL)

3 / 5 PLANTAS BAJA Y PRIMERA (REHABILITACION)

4 / 5 ALZADOS (REHABILITACION)

5 / 5 PLANTA BAJA DE ELECTRICIDAD Y ESQUEMAS CARPINTERIA

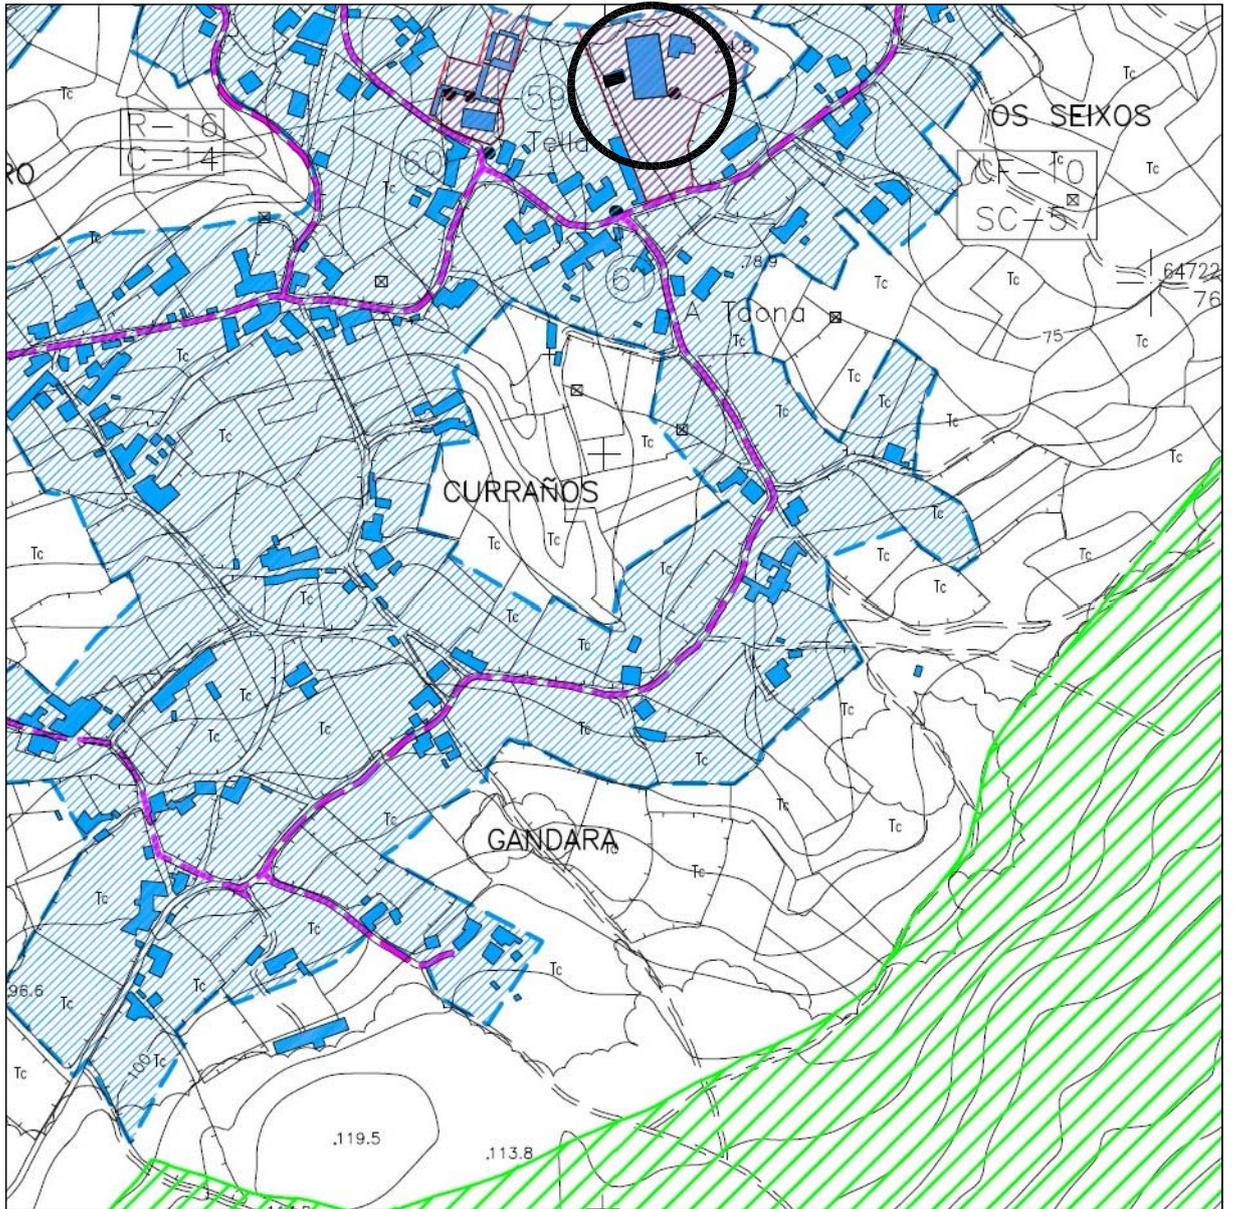

**P
O
N
T
E
C
E
S
O**
**C
O
N
C
E
L
L
O**

ESCUELA UNITARIA DE TELLA

SITUACION

PROYECTO : (Plan Empleo 2010)

REHABILITACION ESCUELAS UNITARIAS DE PONTECESO, TELLA, TALLO, PAZOS, CAMPARA, XORNES Y BRANTUAS

SITUACION : PONTECESO, TELLA, TALLO, PAZOS, CAMPARA, XORNES Y BRANTUAS.
CONCELLO DE PONTECESO (A CORUÑA)

PROMOTOR : CONCELLO DE PONTECESO

REFER. Nº: 10-10

DIBUJADO : J.G.N.


FECHA : ABRIL.-10

ARQUITECTO TECNICO :


 JORGE VAZQUEZ COUTO

ESCALA:
1:5000


Nº PLANO:
TELLA
1 / 5

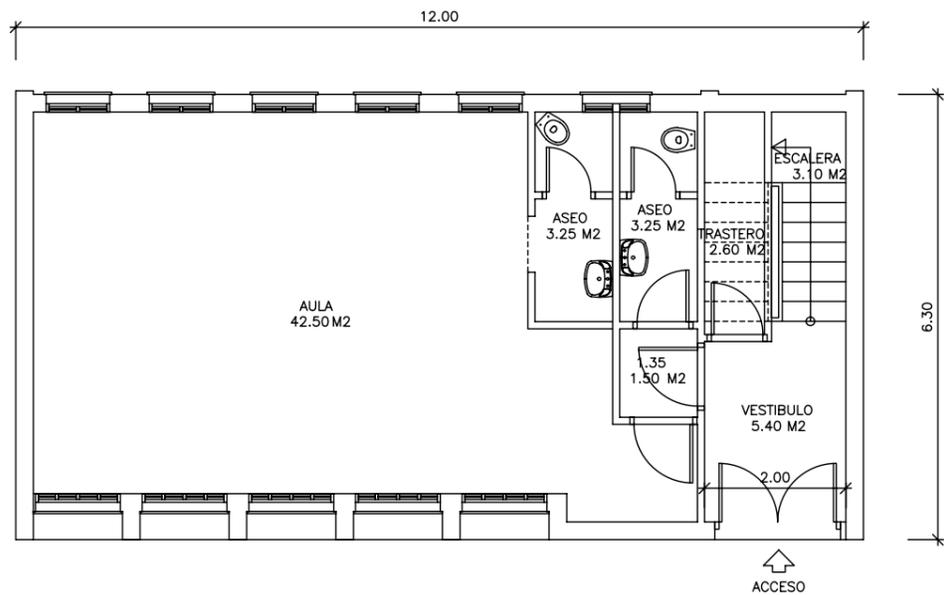


PLANTA BAJA

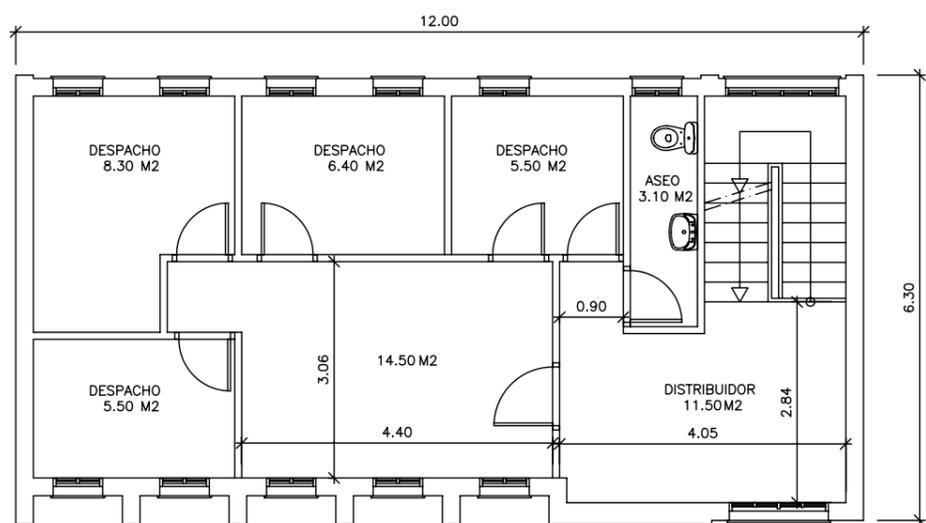


PLANTA PRIMERA

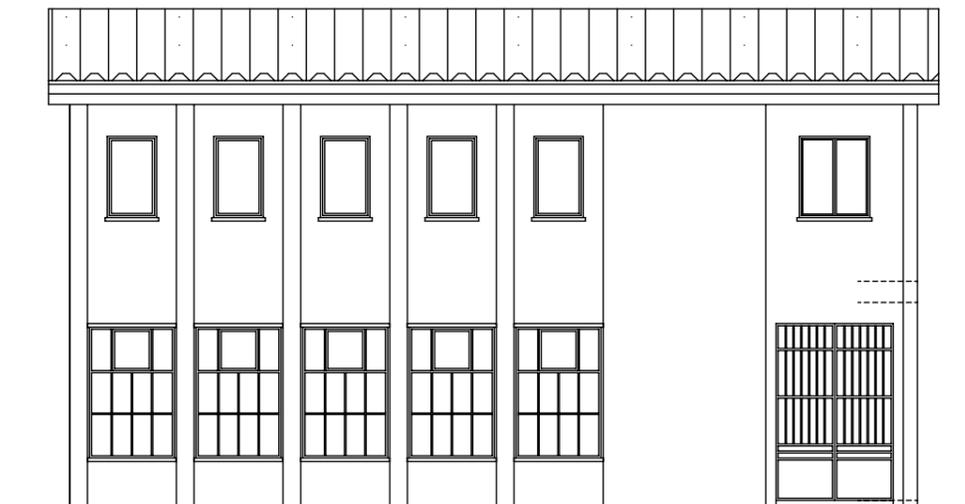

ALZADO PRINCIPAL

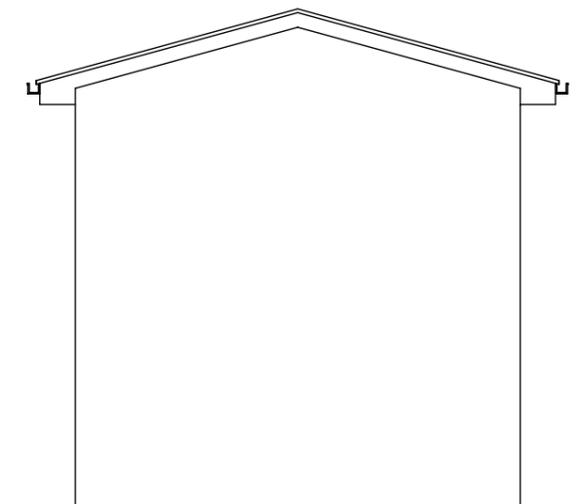


ALZADOS LATERALES

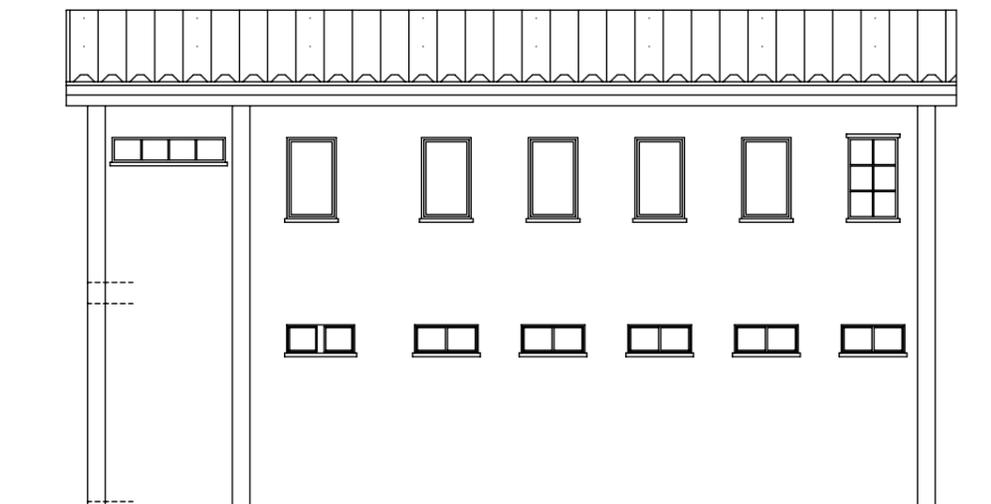


ALZADO POSTERIOR

	P O N T E C E S O	ESCUELA UNITARIA DE TELLA		
		PLANTAS Y ALZADOS (ESTADO ACTUAL)		
REFER. Nº: 10-10		PROYECTO : REHABILITACION ESCUELAS UNITARIAS DE PONTECESO, TELLA, TALLO, PAZOS, CAMPARA, XORNES Y BRANTUAS		(Plan Empleo 2010)
DIBUJADO : J.G.N.		SITUACION : PONTECESO, TELLA, TALLO, PAZOS, CAMPARA, XORNES Y BRANTUAS. CONCELLO DE PONTECESO (A CORUÑA)		
FECHA : ABRIL.-10		PROMOTOR : CONCELLO DE PONTECESO		
ARQUITECTO TECNICO : JORGE VAZQUEZ COUTO			ESCALA: 1:100	Nº PLANO: TELLA 2 / 5

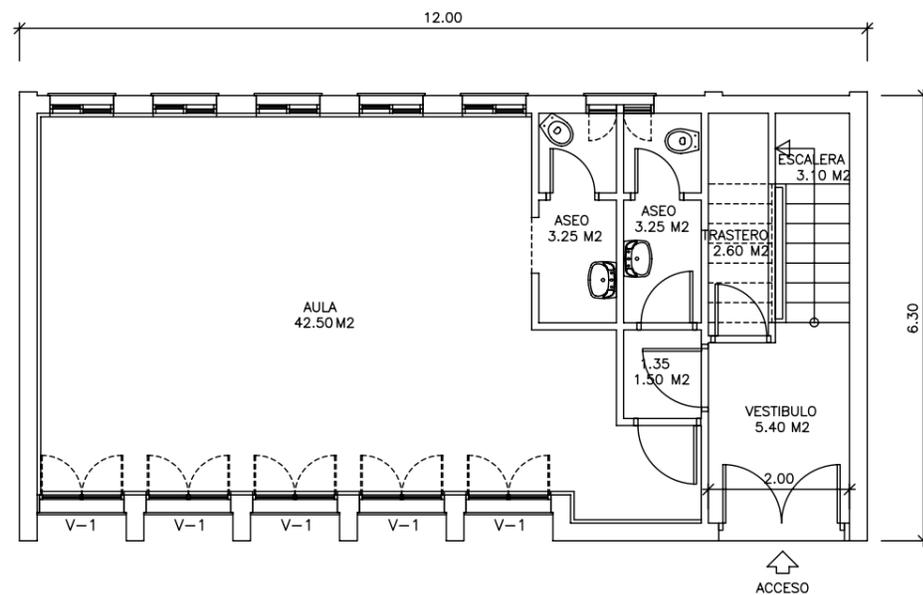

PLANTA BAJA

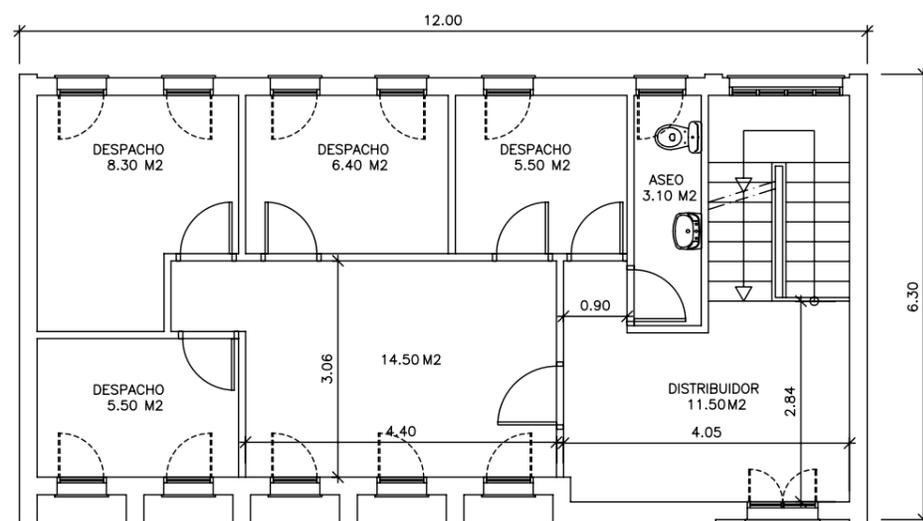

PLANTA PRIMERA

2 ESCOLA EN TELLA			
Ver descripción completa y ubicación de unidades en el estado de mediciones del proyecto.			
	Ud	Descripción	Cantidad
2.1	m2	ALUM.LACADO-PI. BAJA (Acrist.4/12/4)	11,10
2.2	m2	PERSIANA Exterior Alumn.(Cajón integrado)-Pi.Baja	12,00
2.3	UD	RENOVACION ELECTRICIDAD (Vcableado, mecanismos)	1,00
2.4	UD	RENOVACION PROTECCIONES CUADRO ELECTRICO	1,00
2.5	UD	LUMINARIA SUPERFICIE 60X60 4 TUBOS	9,00
2.6	UD	LUMINARIA ASEOS (integrada falso techo)	5,00
2.7	UD	BLQ.AUT.EMER.310 Lúm.LEGRAND G5 COMB.	1,00
2.8	UD	EMISOR TERMICO 1100 W (Programable)	4,00
2.9	UD	EXTINTOR POLVO ABC 6 KG	1,00
2.10	m2	TRASDOS PLADUR 15 MM. (Vperfil omega)	67,57
2.11	m2	AISLAMIENTO PE 30 MM. (paredes)	67,57
2.12	m2	TARIMA FLOTANTE SINTETICA (Vlevant.corcho)	44,50
2.13	UD	REMA TE PERIMETRAL VENTANA (madera esmaltada)	11,00
2.14	m2	ESTOR FOSCURIZADO ENROLLABLE	6,40
2.15	UD	TRABAJOS VARIOS, AYUDAS-TELLA	1,00
2.16	m2	ALICATADO IDEM. EXISTENTE (Vreparos previos)	6,16
2.17	m2	PLAQUETA GRES ANTIDESLIZANTE (Vpreparación)	3,30
2.18	m2	FALSO TECHO PLADUR	6,60
2.19	m2	PINTURA PLASTICA INTERIOR ANTIMOHO (Vpreparación)	214,95
2.20	UD	BANDERA Y MASTIL (adosar fachada)	2,00
2.21	UD	TRATAM. RESIDUOS	1,00
2.22	UD	SEGURIDAD Y SALUD	1,00



CONCELLO DE PONTECESO

ESCUELA UNITARIA DE TELLA
PLANTAS BAJA Y PRIMERA (REHABILITACION)

PROYECTO : REHABILITACION ESCUELAS UNITARIAS DE PONTECESO, TELLA, TALLO, PAZOS, CAMPARA, XORNES Y BRANTUAS (Plan Empleo 2010)

SITUACION : PONTECESO, TELLA, TALLO, PAZOS, CAMPARA, XORNES Y BRANTUAS. CONCELLO DE PONTECESO (A CORUÑA)

PROMOTOR : CONCELLO DE PONTECESO

REFER. Nº: 10-10


DIBUJADO : J.G.N.

FECHA : ABRIL.-10


ARQUITECTO TECNICO:
JORGE VAZQUEZ COUTO

ESCALA:
1:100


Nº PLANO:
TELLA
3 / 5

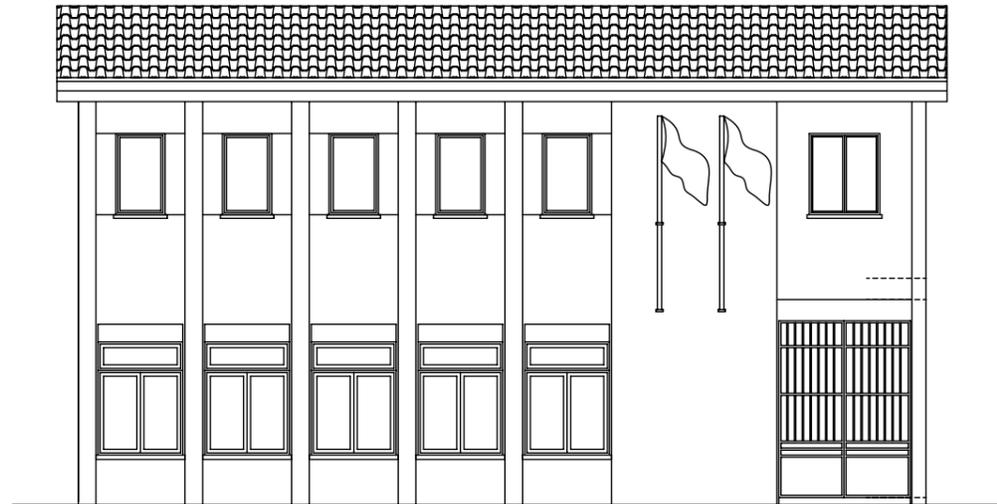

ALZADO PRINCIPAL

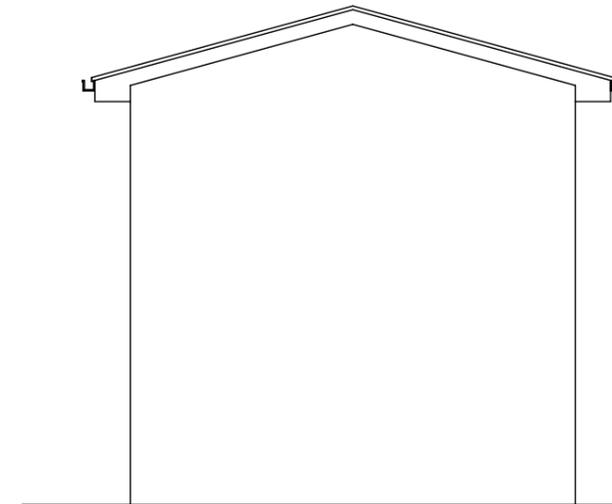


ALZADOS LATERALES

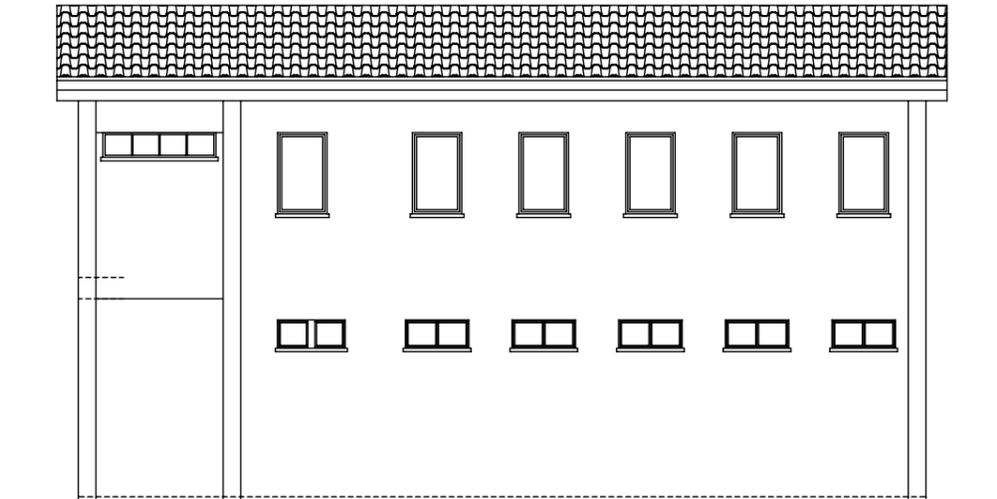


ALZADO POSTERIOR


	P O N T E V E D R A	ESCUELA UNITARIA DE TELLA		
		ALZADOS (REHABILITACION)		
		PROYECTO : REHABILITACION ESCUELAS UNITARIAS DE PONTECESO, TELLA, TALLO, PAZOS, CAMPARA, XORNES Y BRANTUAS (Plan Empleo 2010)		
		SITUACION : PONTECESO, TELLA, TALLO, PAZOS, CAMPARA, XORNES Y BRANTUAS. CONCELLO DE PONTECESO (A CORUÑA)		
REFER. Nº: 10-10		PROMOTOR : CONCELLO DE PONTECESO		
DIBUJADO : J.G.N.		ARQUITECTO TECNICO : 	ESCALA: 1:100	Nº PLANO: TELLA 4 / 5
FECHA : ABRIL.-10		JORGE VAZQUEZ COUTO		

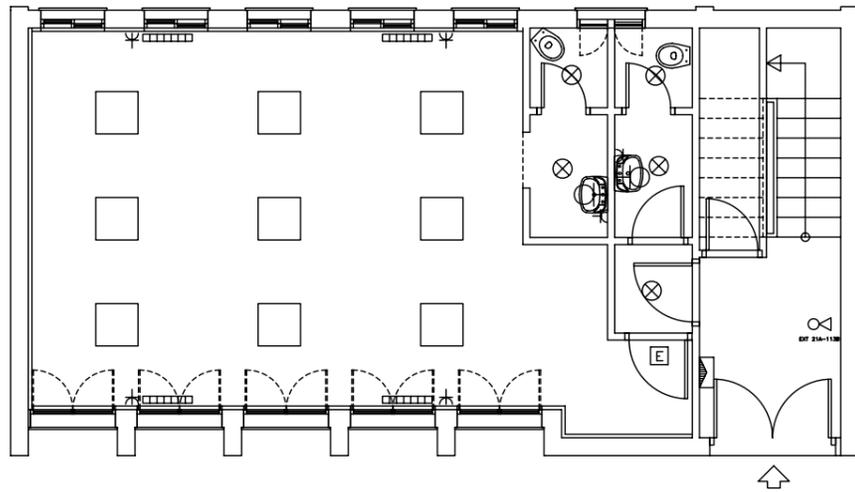

(ELECTRICIDAD)

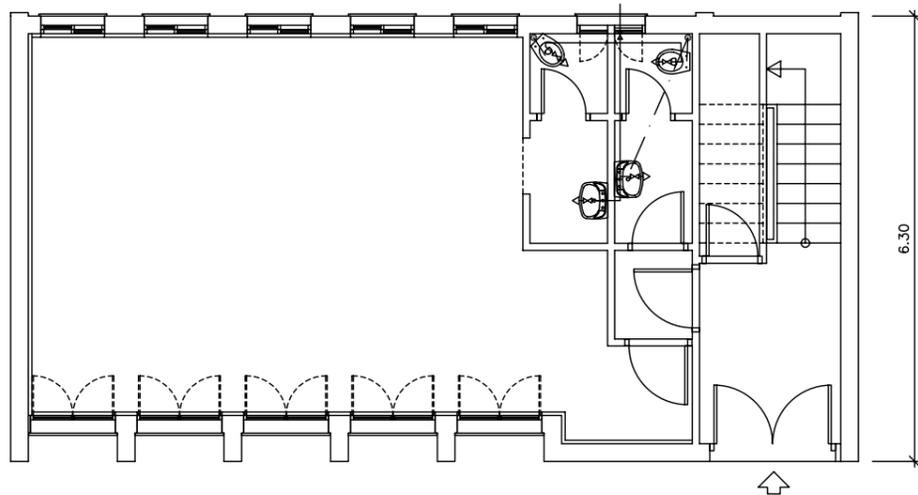

**PLANTA BAJA
(FONTANERIA)**

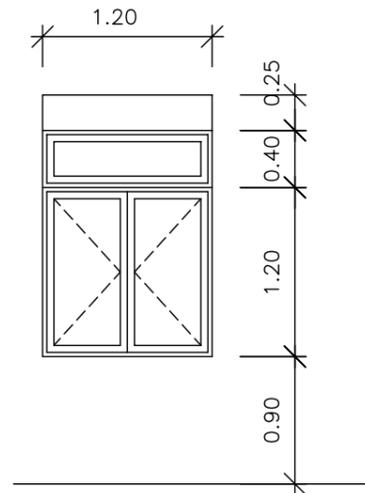

V-1 (5 UD.)

ESQUEMAS DE CARPINTERIA

LEYENDA DE ELECTRICIDAD		LEYENDA FONTANERIA	
	CUADRO PRINCIPAL DE DISTRIBUCION		RED DE AGUA FRIA SANITARIA
	LUMINARIA SUPERFICIE 60X60 4 TUBOS		GRIFO DE AGUA FRIA SANITARIA
	PUNTO DE LUZ EN TECHO		
	INTERRUPTOR MONOPOLAR EMPOTRADO		
	PUNTO DE LUZ EN PARED		
	IEB-50 BASE ENCHUFE 10/16 A CIRC. USOS VARIOS 21A		
	EXTINTOR EFICACIA 21 A 113 B-UNE 23.110 113B		
	EQUIPO AUTONOMO ALUMB. EM. Y SEÑALIZ. ESTANCO FL (Lm) SEGUN EN 60.598.2.22 Y UNE 20.392.93		
	EMISOR TERMICO 1100W (PROGRAMABLE)		

EVACUACION DE	SANEAMIENTO (PVC Ø Int.)	INSTALACION DE	AF Y ACS (P.E.R. Ø Int.)
RAMAL A BAÑO COMPLETO	100 mm. Ø	RAMAL A BAÑO COMPLETO	16 mm. Ø
ALIMENTACION A LAVABO	30 mm. Ø	ALIMENTACION A LAVABO	10 mm. Ø
ALIMENTACION A W.C.	100 mm. Ø	ALIMENTACION A W.C.	10 mm. Ø

	P O N T E C E S O C O N C E L L O	ESCUELA UNITARIA DE TELLA	
		PLANTAS DE INSTALACIONES	
PROYECTO : (Plan Empleo 2010) REHABILITACION ESCUELAS UNITARIAS DE PONTECESO, TELLA, TALLO, PAZOS, CAMPARA, XORNES Y BRANTUAS		SITUACION : PONTECESO, TELLA, TALLO, PAZOS, CAMPARA, XORNES Y BRANTUAS. CONCELLO DE PONTECESO (A CORUÑA)	
PROMOTOR : CONCELLO DE PONTECESO		REFER. Nº: 10-10	
DIBUJADO : J.G.N.		ARQUITECTO TECNICO : 	
FECHA : ABRIL.-10		ESCALA: 1:100	Nº PLANO: TELLA 5 / 5

RELACION DE PLANOS

PROYECTO 10-10

ESCUELA DE TALLO

1 / 6 SITUACION


2 / 6 PLANTA GENERAL 1-150

3 / 6 PLANTAS Y ALZADOS (ESTADO ACTUAL)

4 / 6 PLANTAS BAJA Y PRIMERA (REHABILITACION)

5 / 6 ALZADOS (REHABILITACION)

6 / 6 PLANTA BAJA DE ELECTRICIDAD Y ESQUEMAS CARPINTERIA

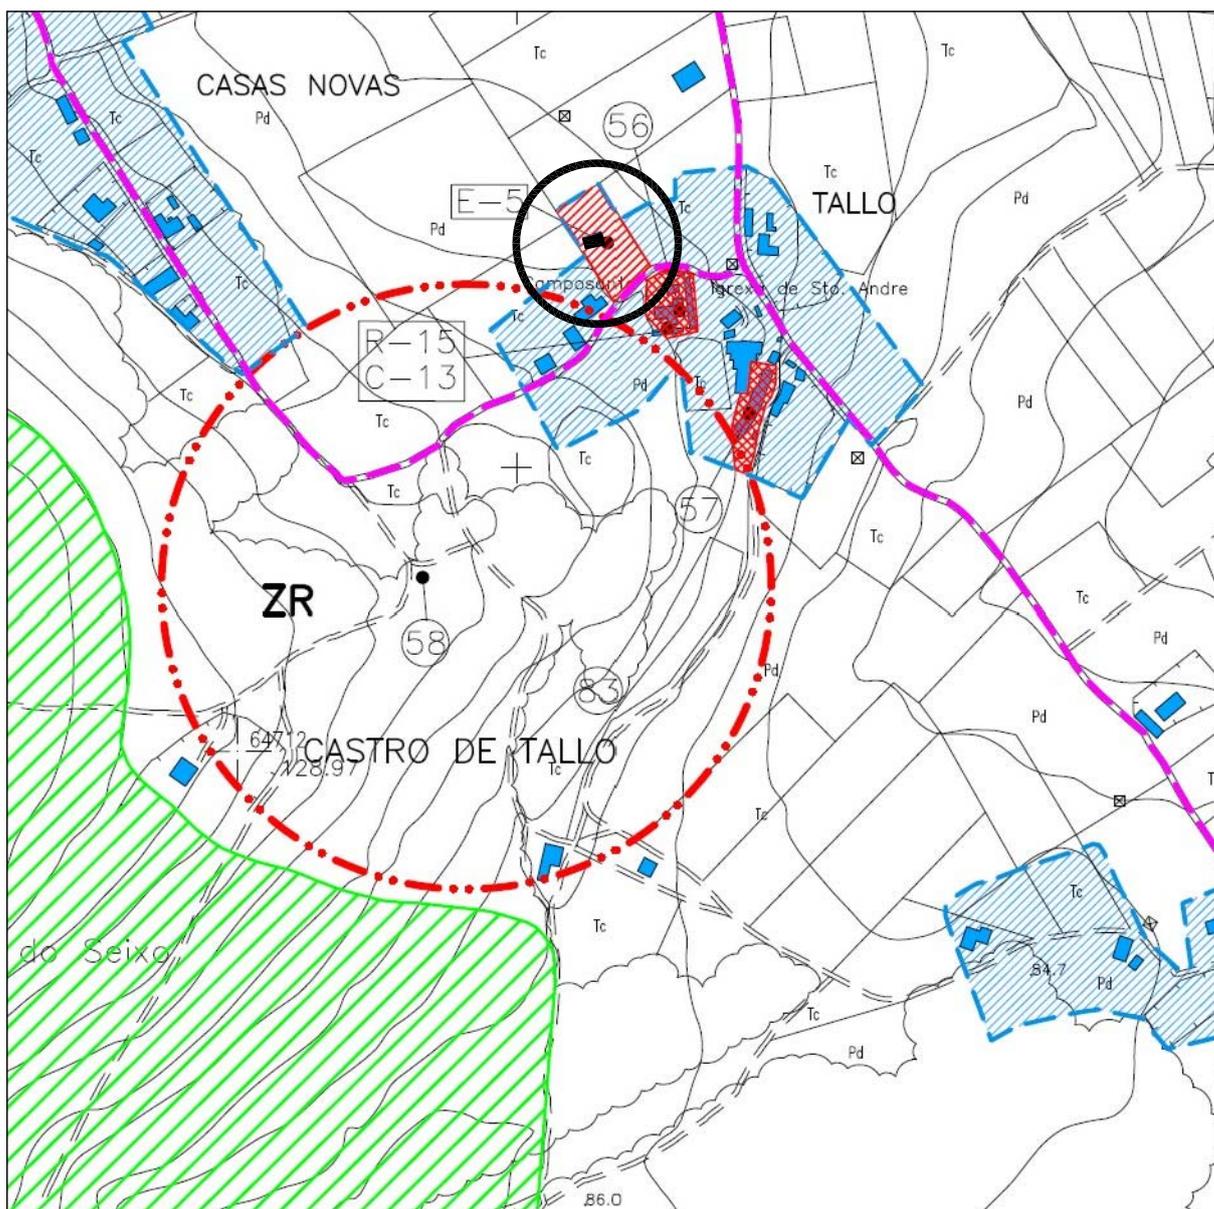

C
O
N
C
E
L
L
O

P
O
N
T
E
C
E
S
O

ESCUELA UNITARIA DE TALLO

SITUACION

PROYECTO : (Plan Empleo 2010)

REHABILITACION ESCUELAS UNITARIAS DE PONTECESO, TELLA, TALLO, PAZOS, CAMPARA, XORNES Y BRANTUAS

SITUACION : PONTECESO, TELLA, TALLO, PAZOS, CAMPARA, XORNES Y BRANTUAS.
 CONCELLO DE PONTECESO (A CORUÑA)

PROMOTOR : CONCELLO DE PONTECESO

REFER. Nº: 10-10

DIBUJADO : J.G.N.


FECHA : ABRIL.-10

ARQUITECTO TECNICO :

 JORGE VAZQUEZ COUTO

ESCALA:
1:5000

Nº PLANO:
TALLO
1 / 6

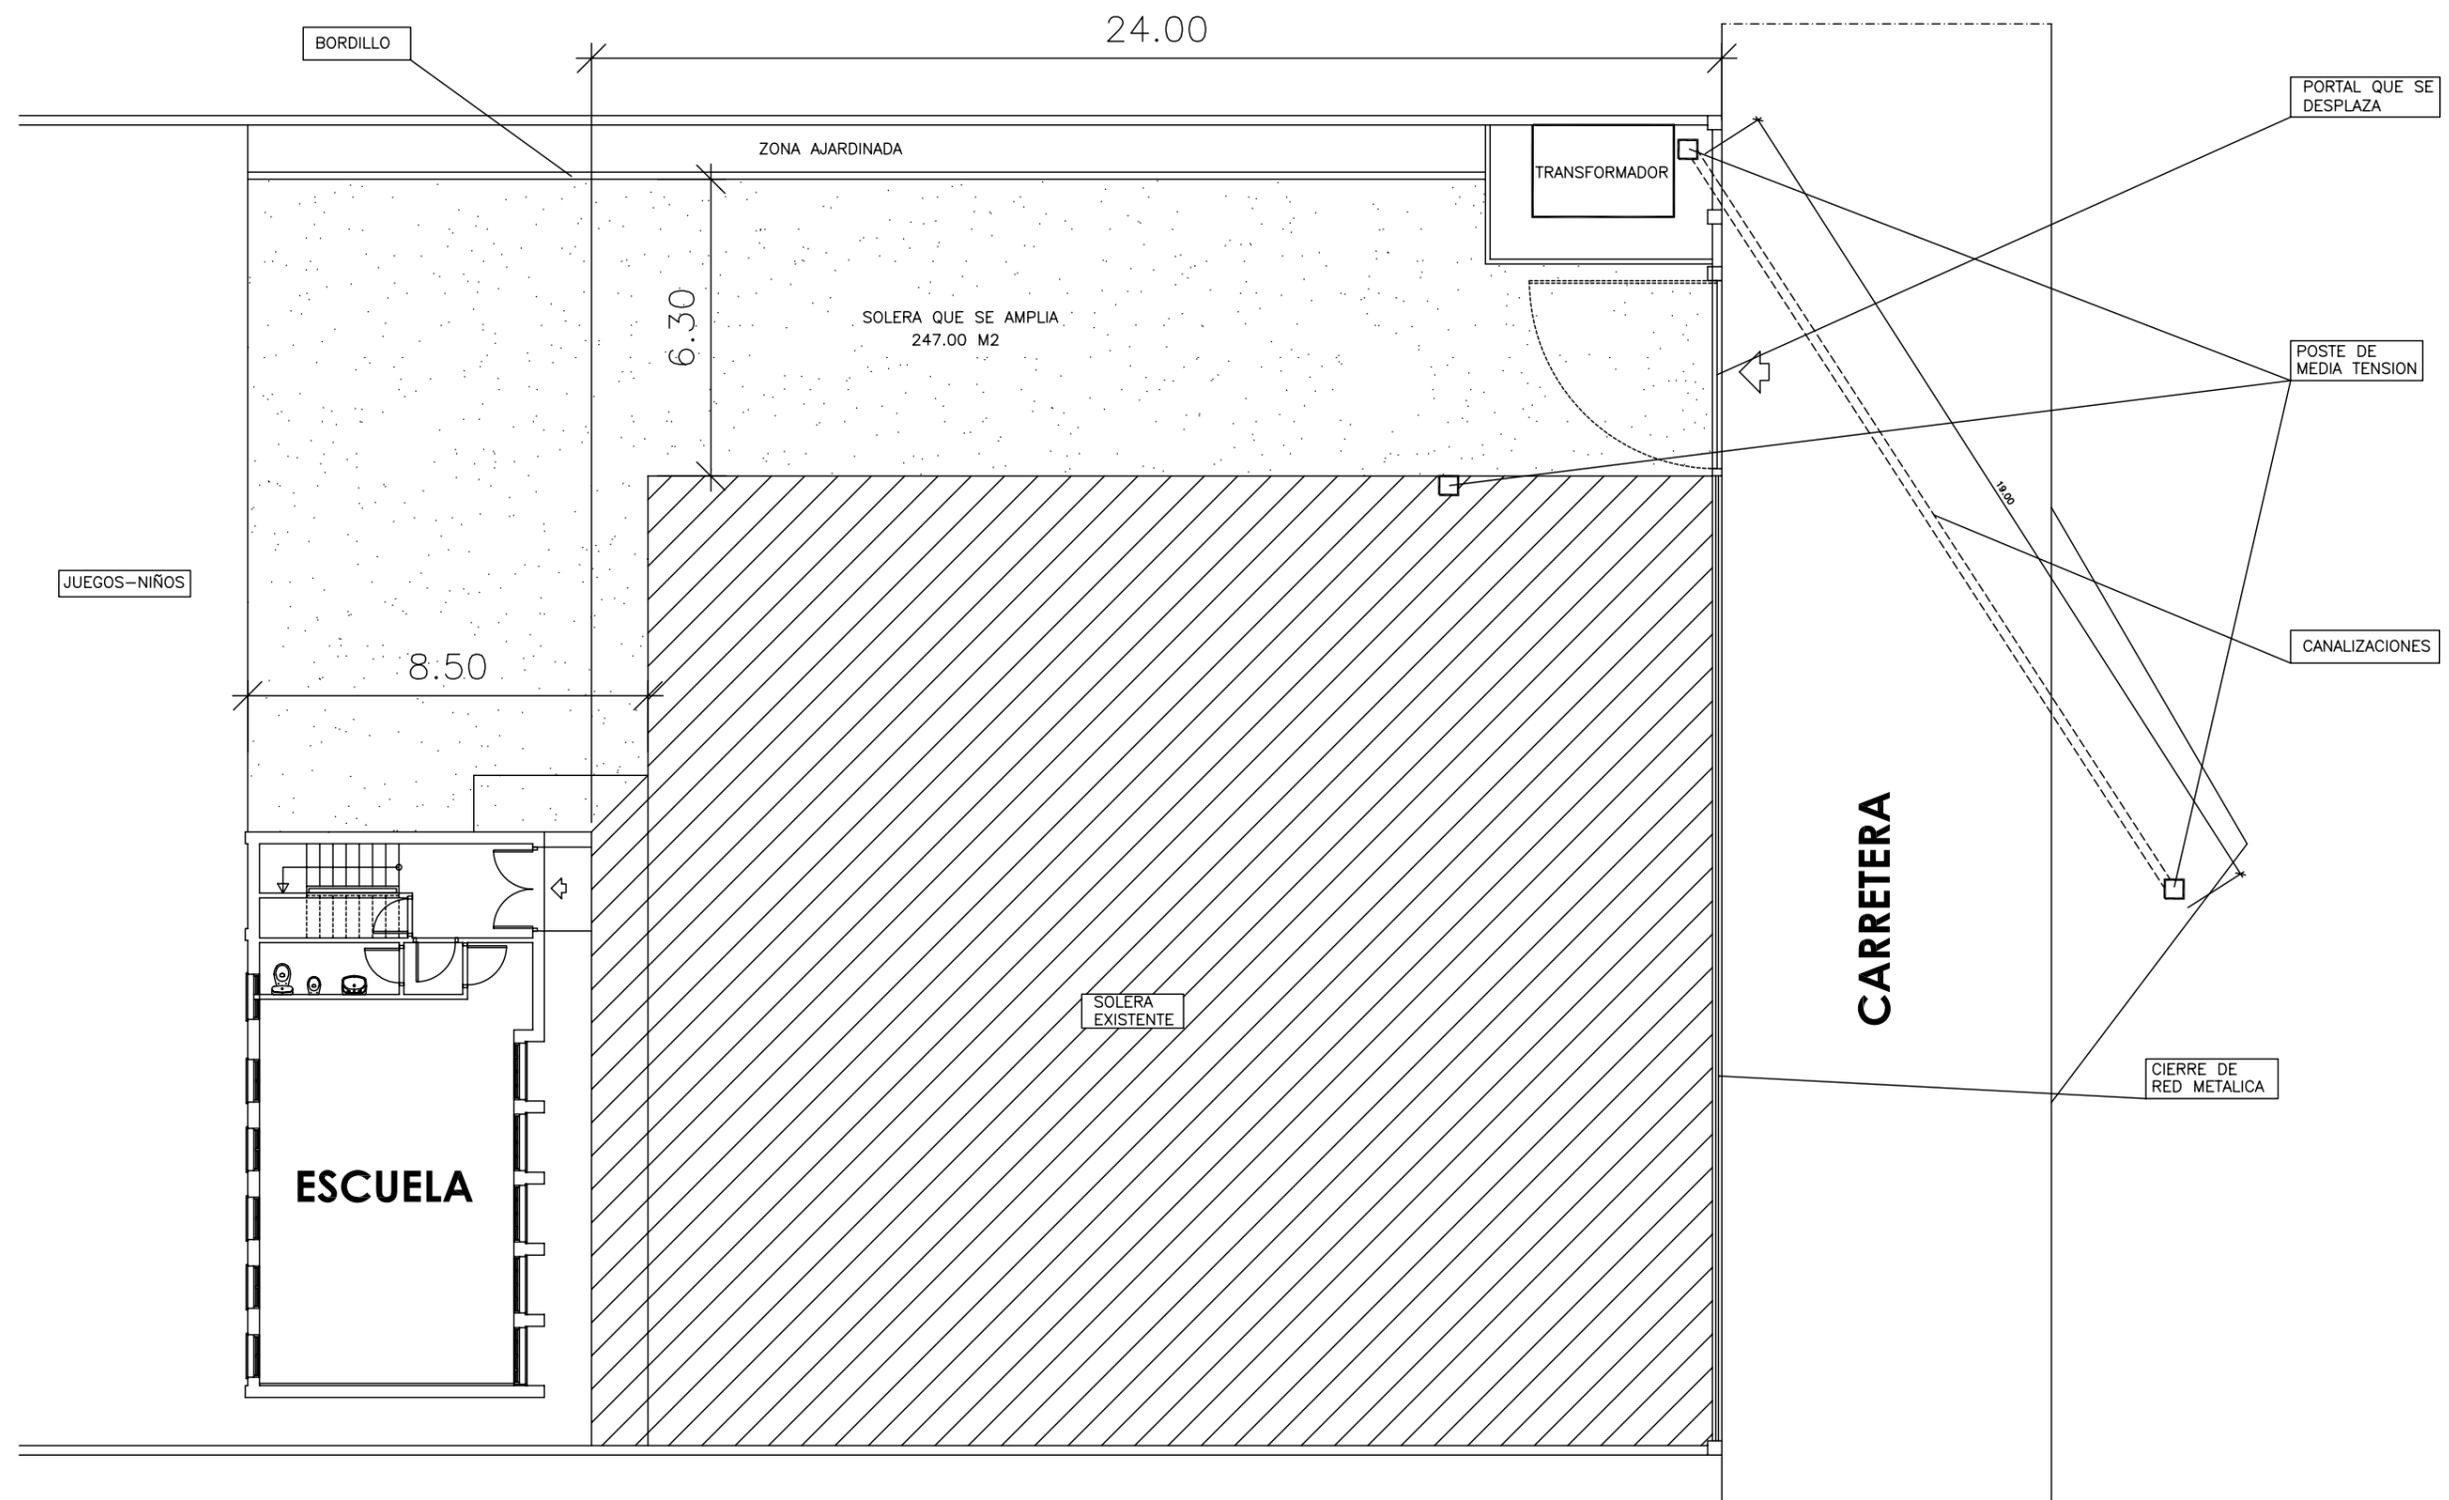

ZONA QUE SE AMPLIA
247.00 M2



P
O
N
T
E
C
E
S
O

C
O
N
C
E
L
L
O

ESCUELA UNITARIA DE TALLO

PLANTA GENERAL

PROYECTO : (Plan Empleo 2010)

REHABILITACION ESCUELAS UNITARIAS DE PONTECESO, TELLA, TALLO, PAZOS, CAMPARA, XORNES Y BRANTUAS

SITUACION : PONTECESO, TELLA, TALLO, PAZOS, CAMPARA, XORNES Y BRANTUAS. CONCELLO DE PONTECESO (A CORUÑA)

PROMOTOR : CONCELLO DE PONTECESO

REFER. Nº: 10-10


DIBUJADO : J.G.N.

FECHA : ABRIL.-10


ARQUITECTO TECNICO
Jorge Vazquez Couto
JORGE VAZQUEZ COUTO

ESCALA:
1:150


Nº PLANO:
TALLO
2 / 6

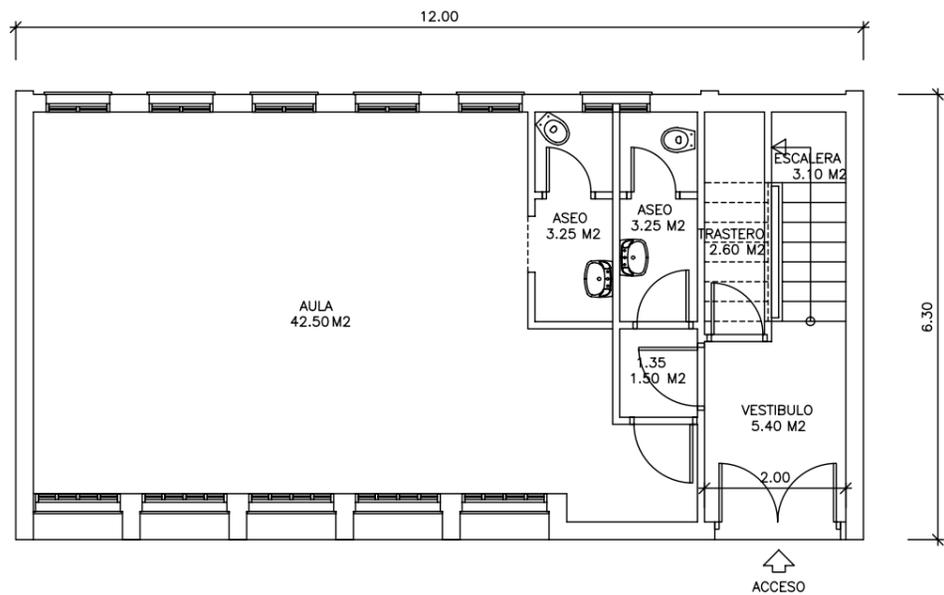


PLANTA BAJA

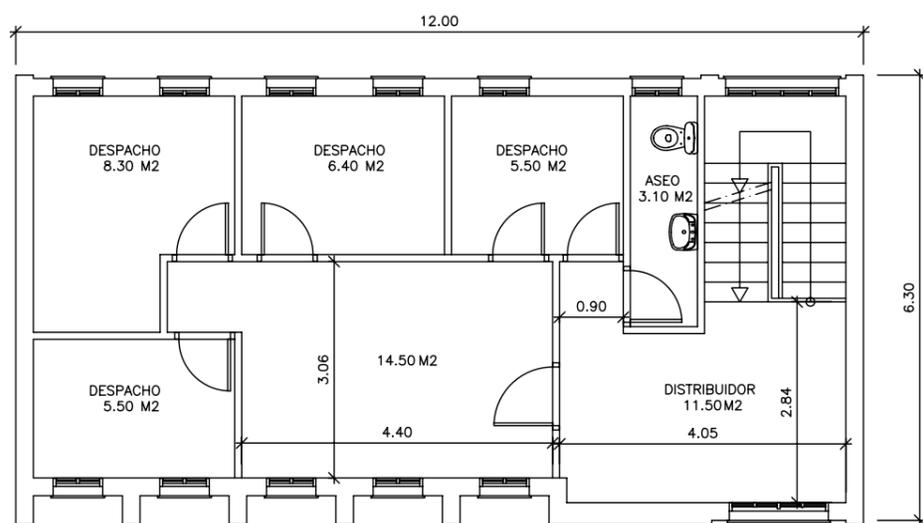


PLANTA PRIMERA

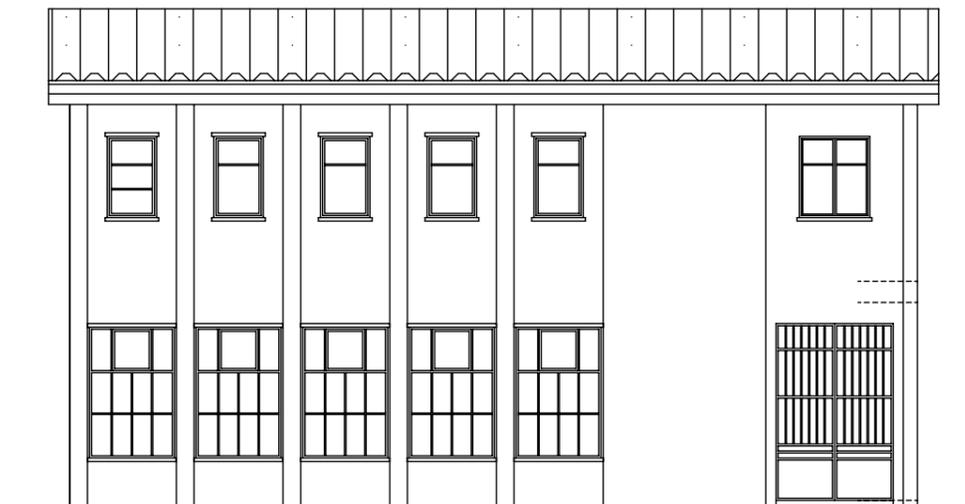

ALZADO PRINCIPAL

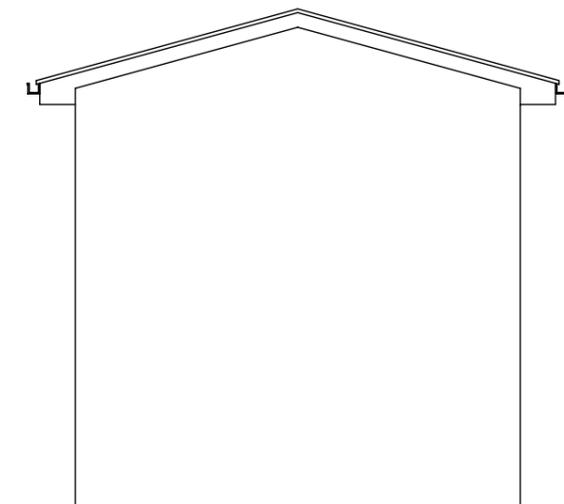


ALZADOS LATERALES

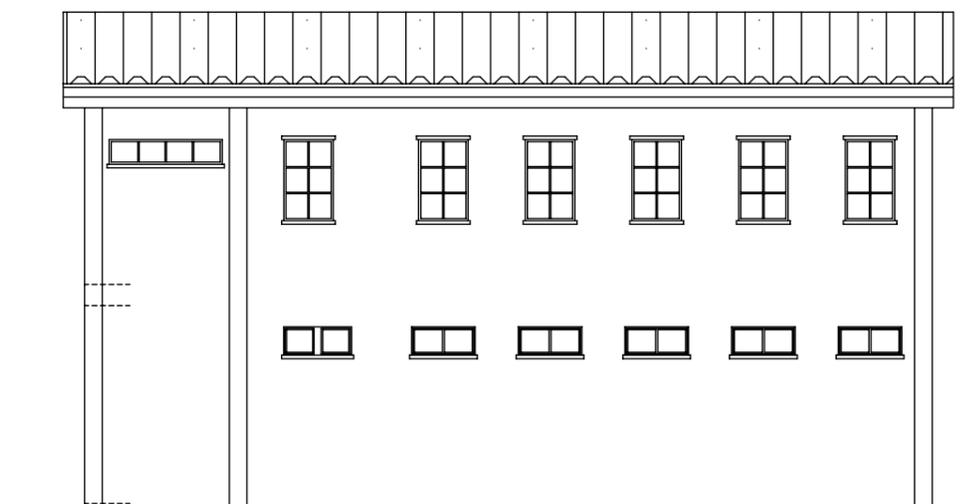


ALZADO POSTERIOR

	P O N T E C E S O	ESCUELA UNITARIA DE TALLO		
		PLANTAS Y ALZADOS (ESTADO ACTUAL)		
PROYECTO :		(Plan Empleo 2010)		
		REHABILITACION ESCUELAS UNITARIAS DE PONTECESO, TELLA, TALLO, PAZOS, CAMPARA, XORNES Y BRANTUAS		
SITUACION :		PONTECESO, TELLA, TALLO, PAZOS, CAMPARA, XORNES Y BRANTUAS. CONCELLO DE PONTECESO (A CORUÑA)		
PROMOTOR :		CONCELLO DE PONTECESO		
REFER. Nº:	10-10	ARQUITECTO TECNICO: JORGE VAZQUEZ COUSTO	ESCALA: 1:100	Nº PLANO: TALLO 3 / 6
DIBUJADO :	J.G.N.			
FECHA :	ABRIL.-10			

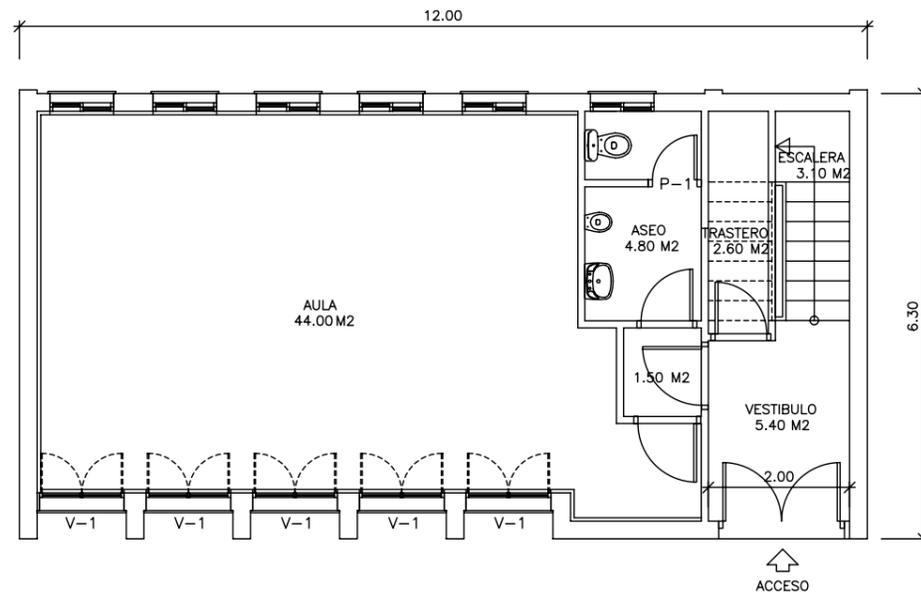

PLANTA BAJA

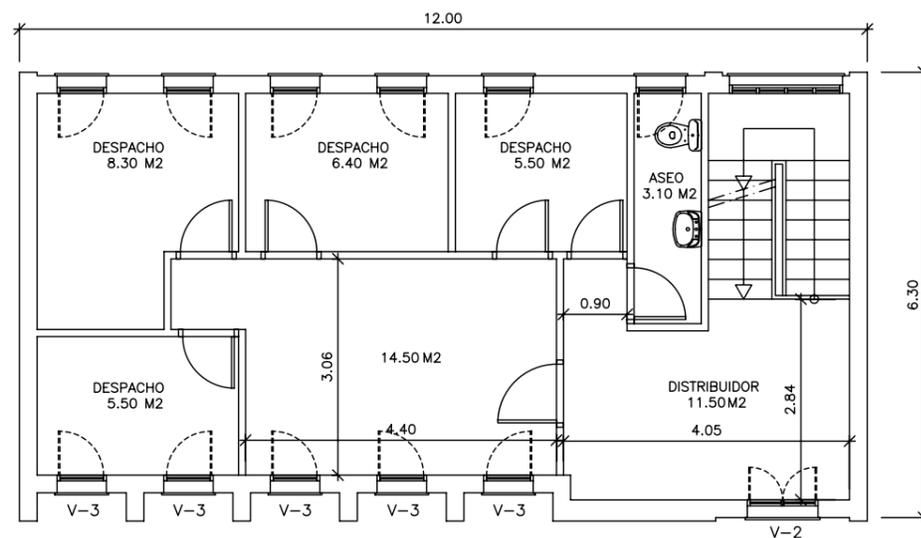

PLANTA PRIMERA

3 ESCOLA EN TALLO			
Ver descripción completa y ubicación de unidades en el estado de mediciones del proyecto.			
Ud	Descripción	Cantidad	
3.1	m3 EXCAVACION CAJA SOLERA (i/corte encuentros con disco)	98,80	
3.2	ML BORDILLO JARDIN	33,30	
3.3	m2 SUBBASE PARA SOLERA (encachado, zahorra)	247,00	
3.4	m2 SOLERA 15 CM. Pista (Acabado Pulido, i/juntas)	247,00	
3.5	ML ZANJA Y TUBOS RED MEDIA TENSION	19,00	
3.6	ML REPOSICION PAVIMENTOS ZANJA	19,00	
3.7	UD RETIRADA POSTE HORMIGON EXISTENTE	1,00	
3.8	UD TRANSFORMADOR Y LINEAS BAJA/MEDIA (caseta..)	1,00	
3.9	UD REPOSICION JUEGOS EXISTENTES	1,00	
3.10	UD CAMBIO UBACIACION Y MEJORA PORTALON	1,00	
3.11	UD OBRA CIVIL TRANSFORMADOR	1,00	
3.12	m2 ALUM.LACADO-PI. BAJA (Acrist.4/12/4)	11,10	
3.13	m2 ALUM.LACADO-PI. ALTA (Acrist.4/12/4)	5,18	
3.14	m2 PERSIANA Exterior Alumn.(Cajón integrado)-Pi.Baja	12,00	
3.15	UD PINTURA PUERTA GALVANIZADA (Acceso edificio)	1,00	
3.16	UD RENOVACION ELECTRICIDAD (i/Cableado, mecanismos)	1,00	
3.17	UD RENOVACION PROTECCIONES CUADRO ELECTRICO	1,00	
3.18	UD LUMINARIA SUPERFICIE 60X60 4 TUBOS	9,00	
3.19	UD LUMINARIA ASEOS (integrada falso techo)	3,00	
3.20	UD BLQ.AUT.EMER.310 Lúm.LEGRAND G5 COMB.	1,00	
3.21	UD EMISOR TERMICO 1100 W (Programable)	4,00	
3.22	UD EXTINTOR POLVO ABC 6 KG	1,00	
3.23	m2 TRADOS PLADUR 15 MM. (i/perfil omega)	67,57	
3.24	m2 AISLAMIENTO PE 30 MM. (paredes)	67,57	
3.25	m2 TARIMA FLOTANTE SINTETICA (i/levant.corcho)	44,50	
3.26	UD PUERTA INTERIOR MADERA (i/guarnición...)	1,00	
3.27	UD REMATE PERIMETRAL VENTANA (madera esmaltada)	11,00	
3.28	m2 ESTOR FOSCURIZADO ENROLLABLE	6,40	
3.29	UD TRABAJOS VARIOS, AYUDAS-TALLO	1,00	
3.30	m2 TABICON LADR.H/D 25X12X12 CM	14,73	
3.31	m2 ENFOSCADO MORTERO (pintar o alicatar)	42,79	
3.32	m2 ALICATADO IDEM. EXISTENTE (i/repasos previos)	26,32	
3.33	UD FONTANERIA y SANEAMIENTO Aseo 3 piezas	1,00	
3.34	UD LAVABO PEDESTAL -Serie básica	1,00	
3.35	UD INODORO MINI (i/ fluxor)	1,00	
3.36	UD INODORO COMPLETO-Serie básica	1,00	
3.37	m2 PLAQUETA GRES ANTIDESLIZANTE (i/preparación)	4,95	
3.38	m2 FALSO TECHO PLADUR	6,45	
3.39	m2 PINTURA PLASTICA INTERIOR ANTIMOHO (i/preparación)	176,37	
3.40	UD BANDERA Y MASTIL (adosar fachada)	2,00	
3.41	UD TRATAM. RESIDUOS	1,00	
3.42	UD SEGURIDAD Y SALUD	1,00	



CONCELLO DE PONTECESO

ESCUELA UNITARIA DE TALLO
PLANTAS BAJA Y PRIMERA (REHABILITACION)

PROYECTO : REHABILITACION ESCUELAS UNITARIAS DE PONTECESO, TELLA, TALLO, PAZOS, CAMPARA, XORNES Y BRANTUAS **(Plan Empleo 2010)**

SITUACION : PONTECESO, TELLA, TALLO, PAZOS, CAMPARA, XORNES Y BRANTUAS. CONCELLO DE PONTECESO (A CORUÑA)

PROMOTOR : CONCELLO DE PONTECESO

REFER. Nº: 10-10


DIBUJADO : J.G.N.

FECHA : ABRIL.-10


ARQUITECTO TECNICO:
JORGE VAZQUEZ COUTO

ESCALA:
1:100


Nº PLANO:
TALLO
4 / 6

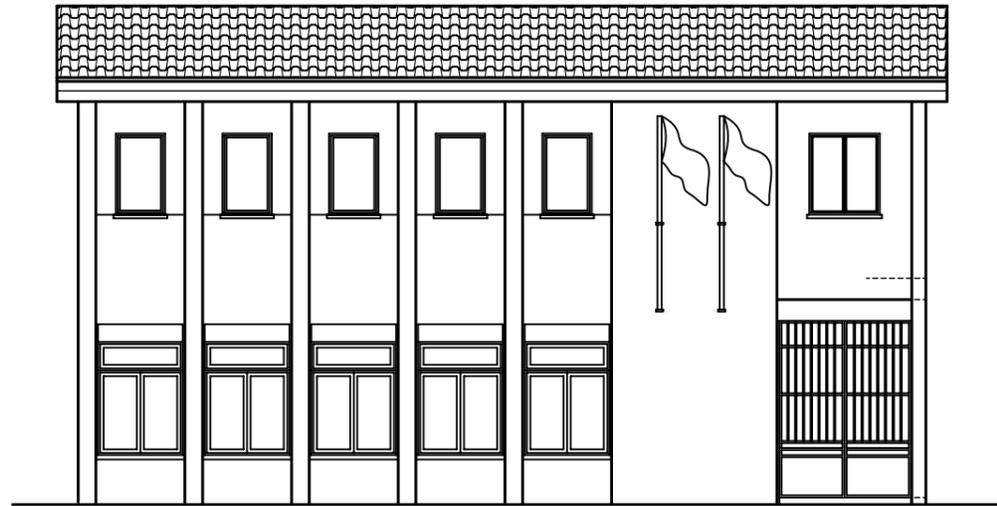


ALZADO PRINCIPAL

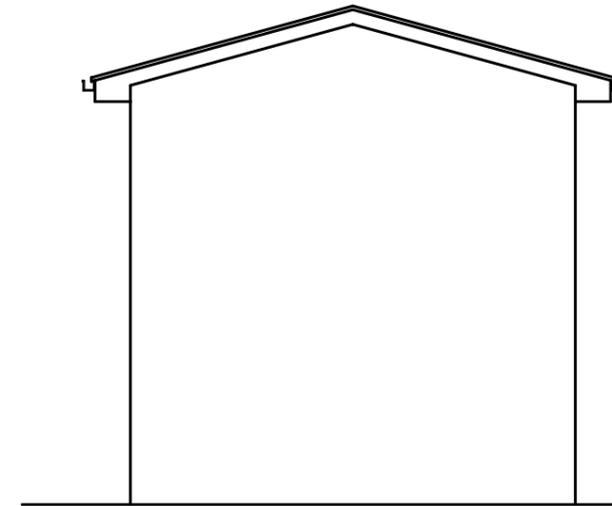


ALZADOS LATERALES


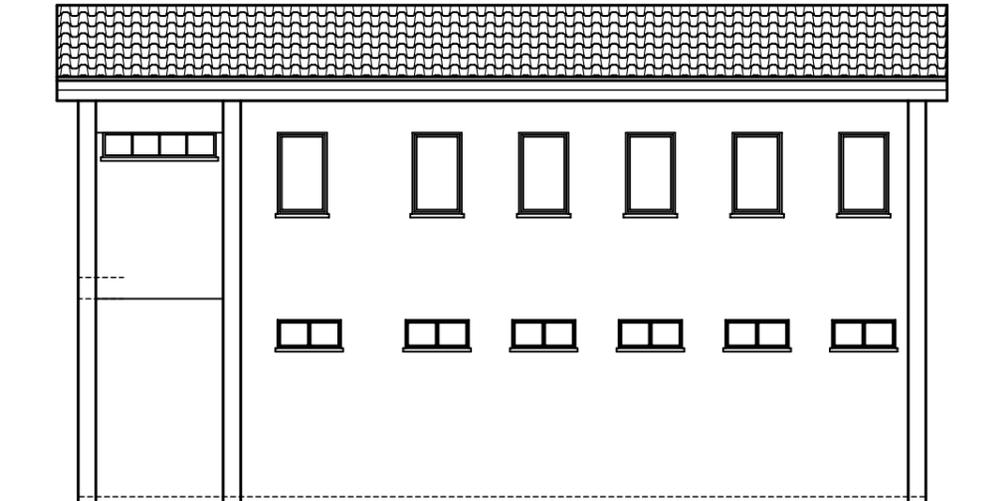


ALZADO POSTERIOR

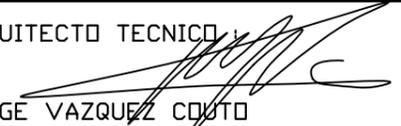	P O N T E C E S O C O N C E L L O	ESCUELA UNITARIA DE TALLO ALZADOS (REHABILITACION)	
		PROYECTO : (Plan Empleo 2010) REHABILITACION ESCUELAS UNITARIAS DE PONTECESO, TELLA, TALLO, PAZOS, CAMPARA, XORNES Y BRANTUAS	
		SITUACION : PONTECESO, TELLA, TALLO, PAZOS, CAMPARA, XORNES Y BRANTUAS. CONCELLO DE PONTECESO (A CORUÑA)	
		PROMOTOR : CONCELLO DE PONTECESO	
REFER. Nº: 10-10		ARQUITECTO TECNICO :  JORGE VAZQUEZ COUTO	ESCALA: 1:100
DIBUJADO : J.G.N.			Nº PLANO: TALLO 5 / 6
FECHA : ABRIL.-10			

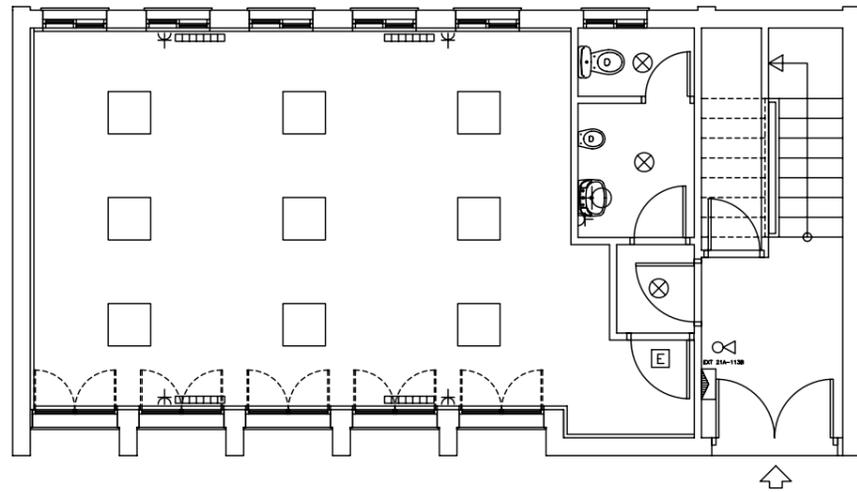

(ELECTRICIDAD)

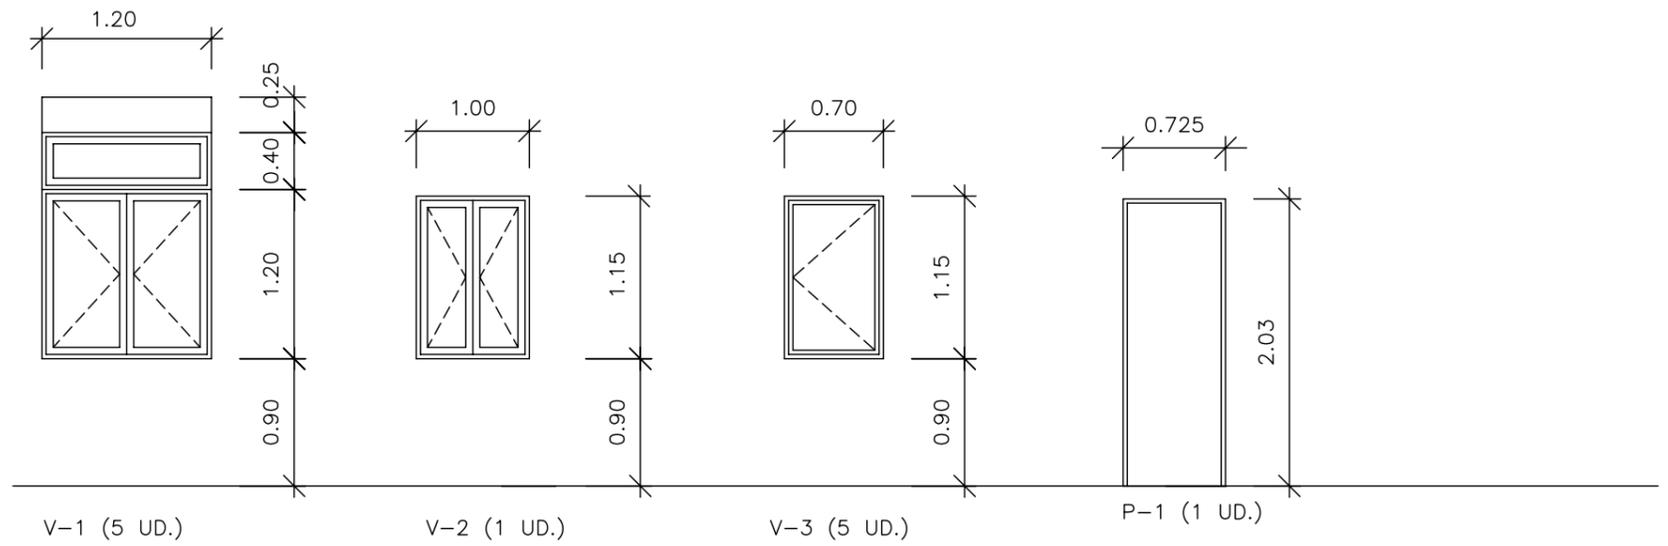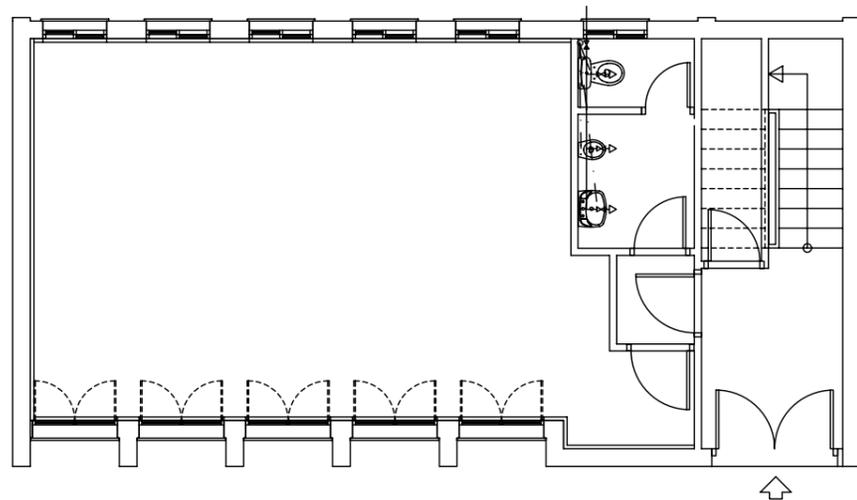

ESQUEMAS DE CARPINTERIA

LEYENDA DE ELECTRICIDAD	
	CUADRO PRINCIPAL DE DISTRIBUCION
	LUMINARIA SUPERFICIE 60X60 4 TUBOS
	PUNTO DE LUZ EN TECHO
	INTERRUPTOR MONOPOLAR EMPOTRADO
	PUNTO DE LUZ EN PARED
	IEB-50 BASE ENCHUFE 10/16 A CIRC. USOS VARIOS 21A
	EXTINTOR EFICACIA 21 A 113 B-UNE 23.110 113B
	EQUIPO AUTONOMO ALUMB. EM. Y SEÑALIZ. ESTANCO FL (Lm) SEGUN EN 60.598.2.22 Y UNE 20.392.93
	EMISOR TERMICO 1100W (PROGRAMABLE)

LEYENDA FONTANERIA	
	RED DE AGUA FRIA SANITARIA
	GRIFO DE AGUA FRIA SANITARIA

EVACUACION DE	SANEAMIENTO (PVC Ø Int.)	INSTALACION DE	AF Y ACS (P.E.R. Ø Int.)
RAMAL A BAÑO COMPLETO	100 mm. Ø	RAMAL A BAÑO COMPLETO	16 mm. Ø
ALIMENTACION A LAVABO	30 mm. Ø	ALIMENTACION A LAVABO	10 mm. Ø
ALIMENTACION A W.C.	100 mm. Ø	ALIMENTACION A W.C.	10 mm. Ø

<p style="writing-mode: vertical-rl; transform: rotate(180deg);">P O N T E C E S O C O N C E L L O</p>	ESCUELA UNITARIA DE TALLO		
	PLANTAS DE INSTALACIONES		
	PROYECTO : (Plan Empleo 2010) REHABILITACION ESCUELAS UNITARIAS DE PONTECESO, TELLA, TALLO, PAZOS, CAMPARA, XORNES Y BRANTUAS		
	SITUACION : PONTECESO, TELLA, TALLO, PAZOS, CAMPARA, XORNES Y BRANTUAS. CONCELLO DE PONTECESO (A CORUÑA)		
PROMOTOR : CONCELLO DE PONTECESO			
REFER. Nº: 10-10	ARQUITECTO TECNICO :	ESCALA:	Nº PLANO:
DIBUJADO : J.G.N.	JORGE VAZQUEZ COUTO	1:100	TALLO 6 / 6
FECHA : ABRIL.-10			

RELACION DE PLANOS

PROYECTO 10-10


ESCUELA DE PAZOS

1 / 4 SITUACION

2 / 4 PLANTA PRIMERA Y ESQUEMAS CARPINTERIA

3 / 4 ALZADOS

4 / 4 PLANTA PRIMERA DE ELECTRICIDAD

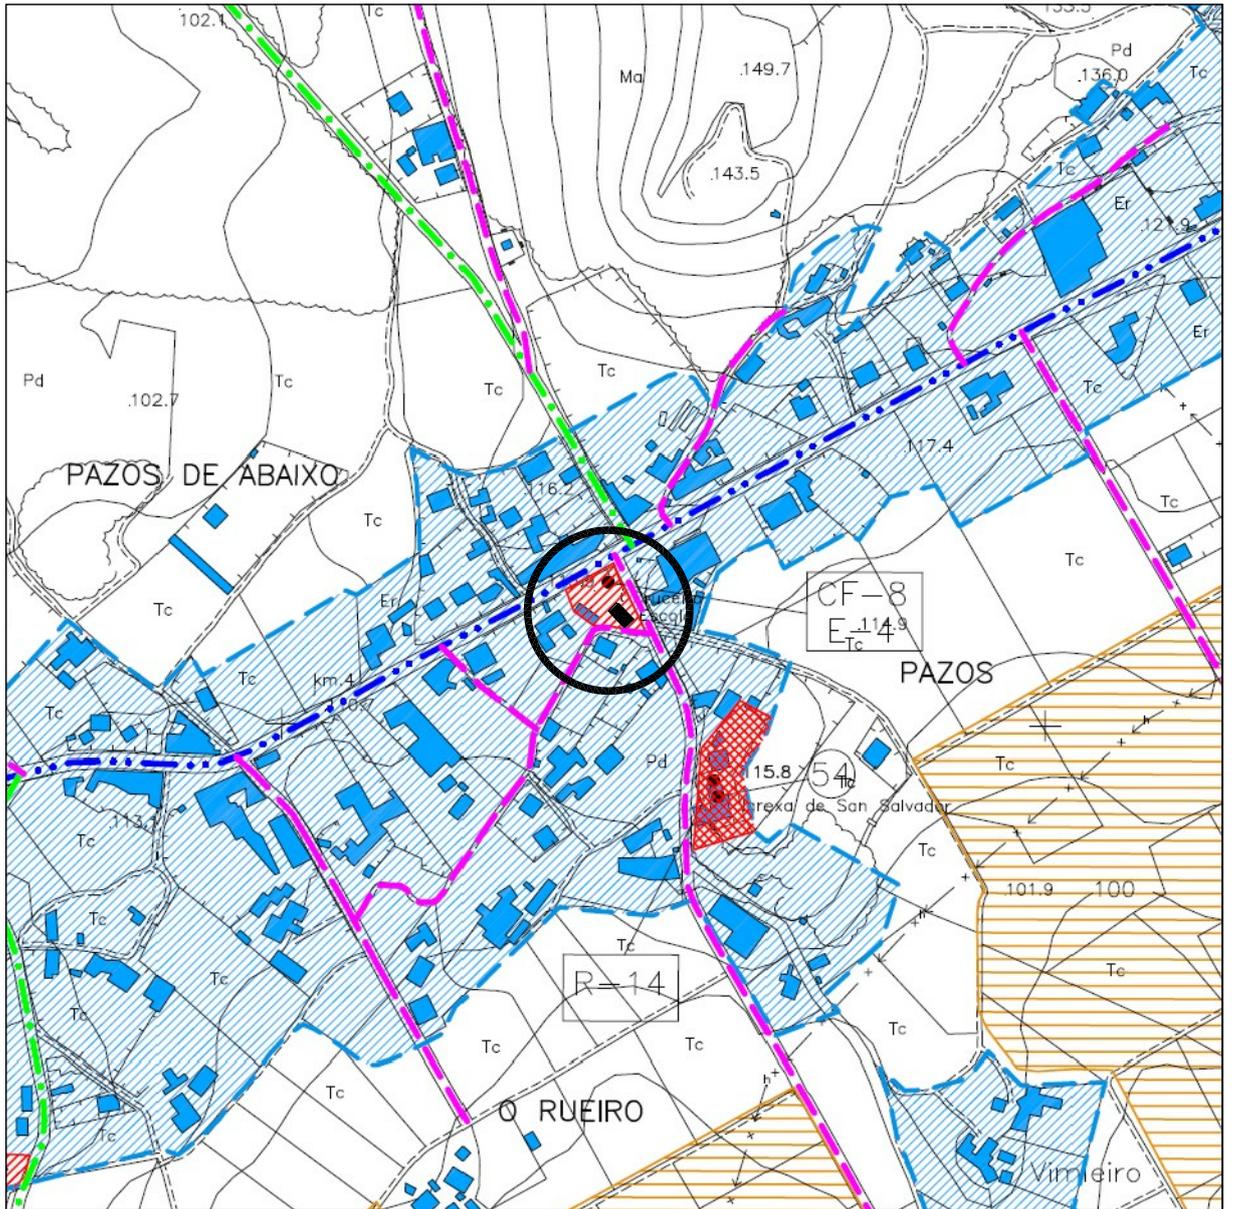

C
O
N
C
E
L
L
O

ESCUELA UNITARIA DE PAZOS

SITUACION

PROYECTO : (Plan Empleo 2010)

REHABILITACION ESCUELAS UNITARIAS DE PONTECESO, TELLA, TALLO, PAZOS, CAMPARA, XORNES Y BRANTUAS

SITUACION : PONTECESO, TELLA, TALLO, PAZOS, CAMPARA, XORNES Y BRANTUAS.
 CONCELLO DE PONTECESO (A CORUÑA)

PROMOTOR : CONCELLO DE PONTECESO

REFER. Nº: 10-10

DIBUJADO : J.G.N.

FECHA : ABRIL.-10

ARQUITECTO TECNICO :


 JORGE VAZQUEZ COUTO

ESCALA:

1:5000


Nº PLANO:
PAZOS

1 / 4

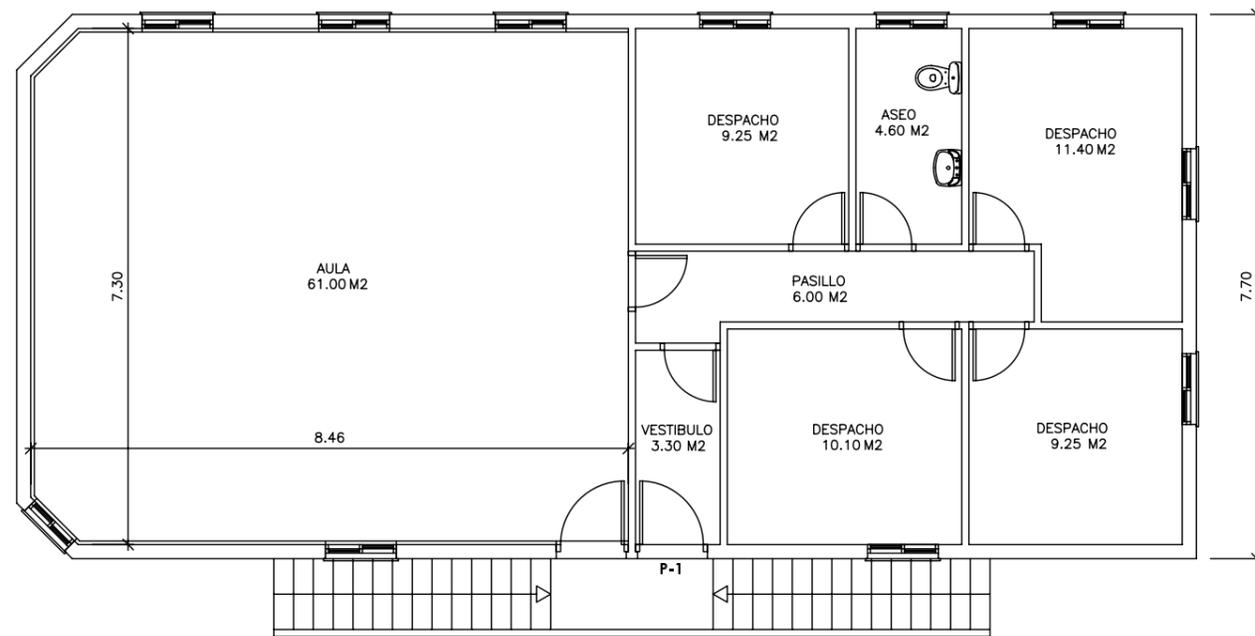

PLANTA PRIMERA

4 ESCOLA EN PAZOS			
Ver descripción completa y ubicación de unidades en el estado de mediciones del proyecto.			
	Ud	Descripción	Cantidad
4.1	ML	ACONDICIONAM.PELDAÑO (Repaso y revestim.)	30,00
4.2	UD	PUERTA ACCESO ALUMINIO (En reposic.existente madera)	1,00
4.3	UD	RENOVACION ELECTRICIDAD (I/Cableado, mecanismos)	1,00
4.4	UD	RENOVACION PROTECCIONES CUADRO ELECTRICO	1,00
4.5	UD	LUMINARIA SUPERFICIE 60X60 4 TUBOS	9,00
4.6	UD	BLQ.A UT.EMER.310 Lúm.LEGRAND G5 COMB.	1,00
4.7	UD	EMISOR TERMICO 1100 W (Programable)	6,00
4.8	UD	EXTINTOR POLVO ABC 6 KG	1,00
4.9	m2	TRASDOS PLADUR 15 MM. (I/perfil omega)	66,62
4.10	m2	AISLAMIENTO PE 30 MM. (paredes)	66,62
4.11	m2	PINTURA PLASTICA INTERIOR ANTIMOHO (I/preparación)	177,68
4.12	UD	TRABAJOS VARIOS, AYUDAS-PAZOS	1,00
4.13	UD	BANDERA Y MASTIL (adosar fachada)	2,00
4.14	UD	TRATAM. RESIDUOS	1,00
4.15	UD	SEGURIDAD Y SALUD	1,00

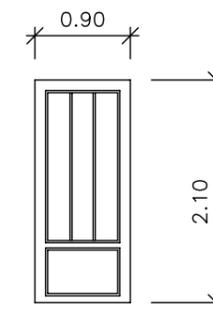


P-1 (1 UD.)

	P O N T E C E S O C O N C E L L O	ESCUELA UNITARIA DE PAZOS	
		PLANTA PRIMERA (REHABILITACION)	
PROYECTO : (Plan Empleo 2010) REHABILITACION ESCUELAS UNITARIAS DE PONTECESO, TELLA, TALLO, PAZOS, CAMPARA, XORNES Y BRANTUAS		SITUACION : PONTECESO, TELLA, TALLO, PAZOS, CAMPARA, XORNES Y BRANTUAS. CONCELLO DE PONTECESO (A CORUÑA)	
PROMOTOR : CONCELLO DE PONTECESO		ARQUITECTO TECNICO :  JORGE VAZQUEZ COUTO	
REFER. Nº: 10-10	DIBUJADO : J.G.N.	ESCALA: 1:100	Nº PLANO: PAZOS 2 / 4
FECHA : ABRIL.-10			



	P O N T E C E S O	ESCUELA UNITARIA DE PAZOS ALZADOS (REHABILITACION)		
		PROYECTO : (Plan Empleo 2010) REHABILITACION ESCUELAS UNITARIAS DE PONTECESO, TELLA, TALLO, PAZOS, CAMPARA, XORNES Y BRANTUAS		
		SITUACION : PONTECESO, TELLA, TALLO, PAZOS, CAMPARA, XORNES Y BRANTUAS. CONCELLO DE PONTECESO (A CORUÑA)		
		PROMOTOR : CONCELLO DE PONTECESO		
REFER. Nº: 10-10		ARQUITECTO TECNICO :  JORGE VAZQUEZ COUTO	ESCALA: 1:100	Nº PLANO: PAZOS 3 / 4
DIBUJADO : J.G.N.				
FECHA : ABRIL.-10				

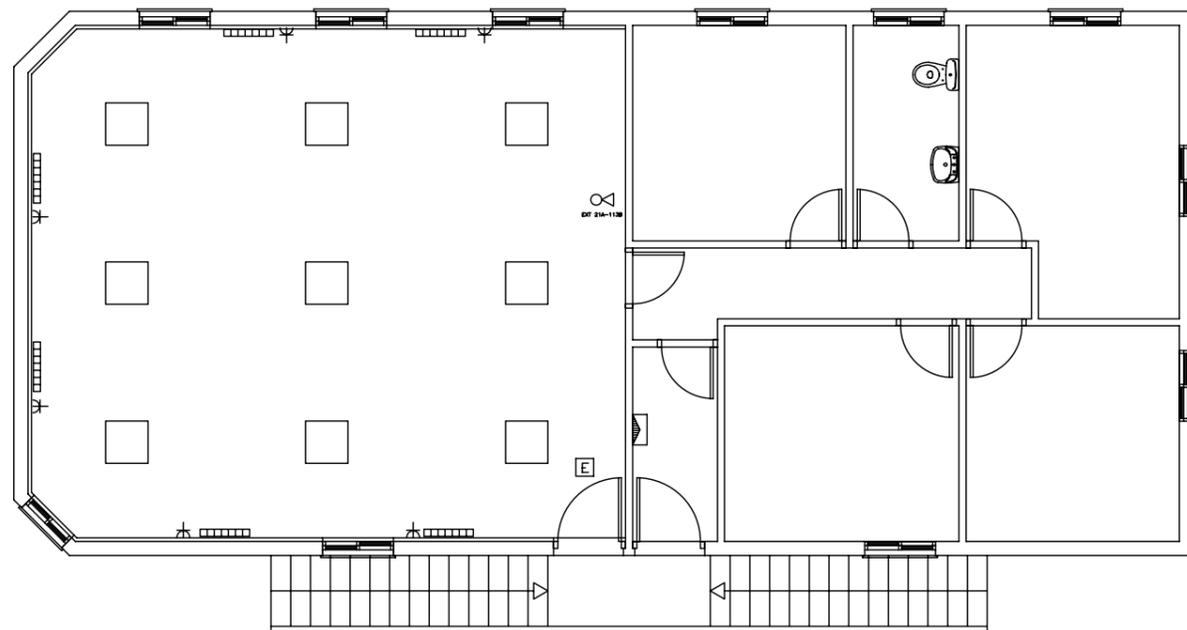

**PLANTA PRIMERA
(ELECTRICIDAD)**

LEYENDA DE ELECTRICIDAD

- CUADRO PRINCIPAL DE DISTRIBUCION
- LUMINARIA SUPERFICIE 60X60
4 TUBOS
- PUNTO DE LUZ EN TECHO
- INTERRUPTOR MONOPOLAR EMPOTRADO
- PUNTO DE LUZ EN PARED
- IEB-50 BASE ENCHUFE 10/16 A CIRC. USOS VARIOS
- 21A
113B EXTINTOR EFICACIA 21 A 113 B-UNE 23.110
- EQUIPO AUTONOMO ALUMB. EM. Y SEÑALIZ. ESTANCO
FL (Lm) SEGUN EN 60.598.2.22 Y UNE 20.392.93
- EMISOR TERMICO 1100W (PROGRAMABLE)

LEYENDA FONTANERIA

- RED DE AGUA FRIA SANITARIA
- GRIFO DE AGUA FRIA SANITARIA

EVACUACION DE	SANEAMIENTO (PVC Ø Int.)	INSTALACION DE	AF Y ACS (P.E.R. Ø Int.)
RAMAL A BAÑO COMPLETO	100 mm. Ø	RAMAL A BAÑO COMPLETO	16 mm. Ø
ALIMENTACION A LAVABO	30 mm. Ø	ALIMENTACION A LAVABO	10 mm. Ø
ALIMENTACION A W.C.	100 mm. Ø	ALIMENTACION A W.C.	10 mm. Ø

 P O N T E C E S O	ESCUELA UNITARIA DE PAZOS		
	PLANTAS DE INSTALACIONES		
	PROYECTO : (Plan Empleo 2010) REHABILITACION ESCUELAS UNITARIAS DE PONTECESO, TELLA, TALLO, PAZOS, CAMPARA, XORNES Y BRANTUAS		
	SITUACION : PONTECESO, TELLA, TALLO, PAZOS, CAMPARA, XORNES Y BRANTUAS. CONCELLO DE PONTECESO (A CORUÑA)		
PROMOTOR : CONCELLO DE PONTECESO			
REFER. Nº: 10-10	ARQUITECTO TECNICO :	ESCALA:	Nº PLANO:
DIBUJADO : J.G.N.	 JORGE VAZQUEZ COUTO	1:100	PAZOS
FECHA : ABRIL.-10			4 / 4

RELACION DE PLANOS PROYECTO 10-10

ESCUELA DE CAMPARA


1 / 5 SITUACION

2 / 5 PLANTAS Y ALZADOS (ESTADO ACTUAL)

3 / 5 PLANTAS BAJA Y PRIMERA (REHABILITACION)

4 / 5 ALZADOS (REHABILITACION)

5 / 5 PLANTA BAJA DE ELECTRICIDAD Y ESQUEMAS CARPINTERIA

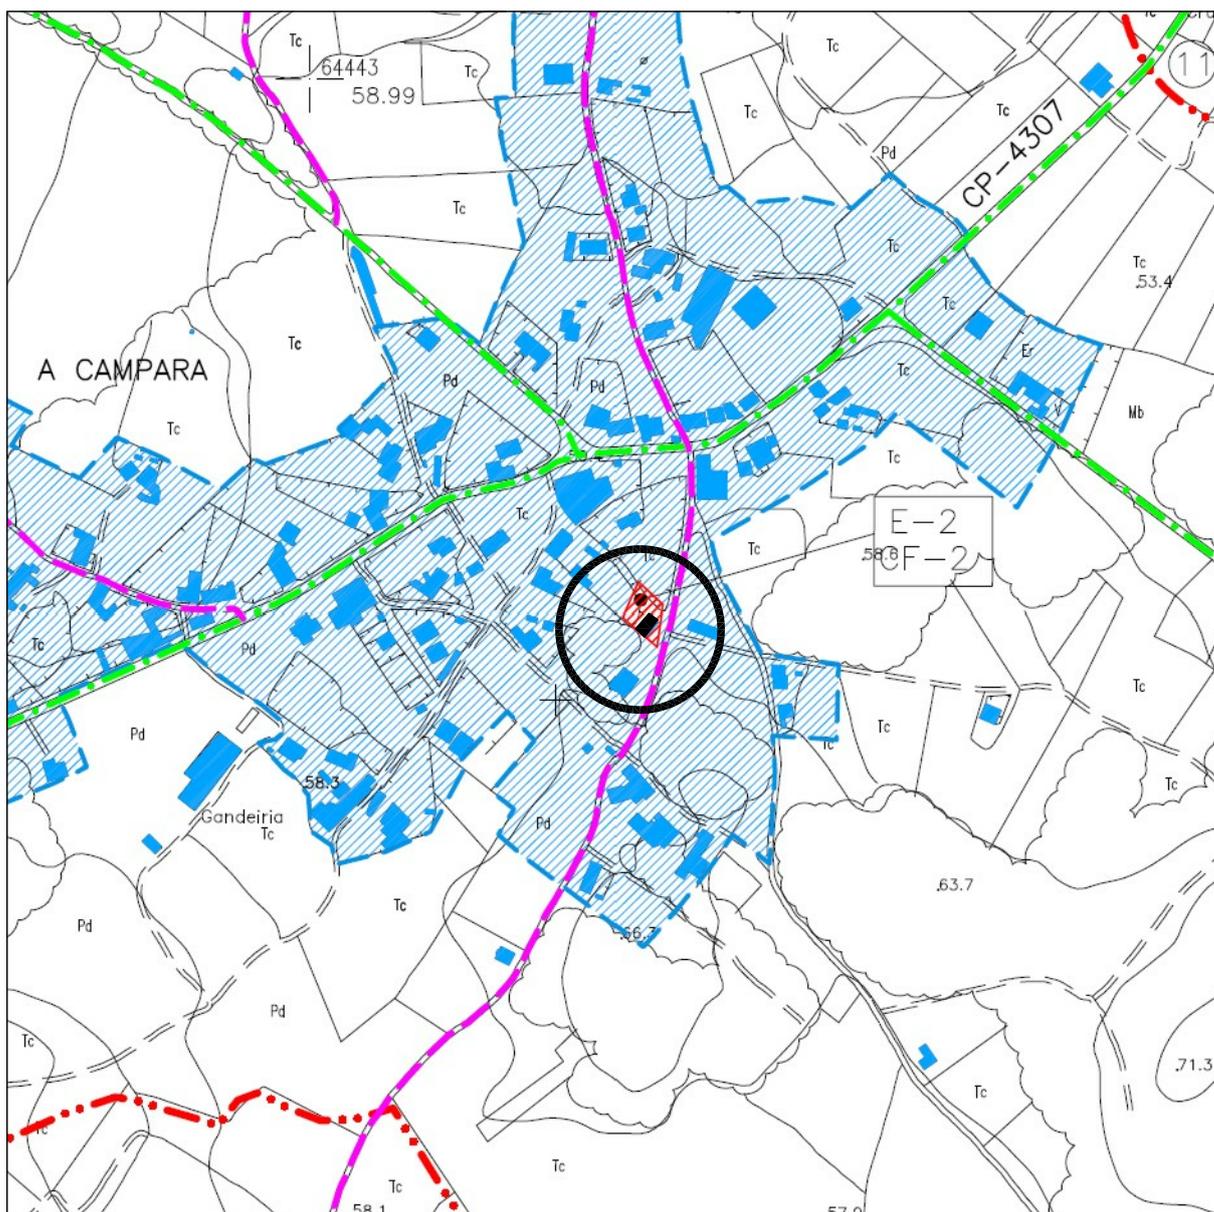

**P
O
N
T
E
C
E
S
O**
**C
O
N
C
E
L
L
O**

ESCUELA UNITARIA DE CAMPARA

SITUACION

PROYECTO : (Plan Empleo 2010)
 REHABILITACION ESCUELAS UNITARIAS DE PONTECESO,
 TELLA, TALLO, PAZOS, CAMPARA, XORNES Y BRANTUAS

SITUACION : PONTECESO, TELLA, TALLO, PAZOS, CAMPARA,
 XORNES Y BRANTUAS.
 CONCELLO DE PONTECESO (A CORUÑA)

PROMOTOR : CONCELLO DE PONTECESO

REFER. Nº: 10-10

DIBUJADO : J.G.N.


FECHA : ABRIL.-10

ARQUITECTO TECNICO :


 JORGE VAZQUEZ COUTO

ESCALA:
1:5000


Nº PLANO:
CAMPARA
1 / 5

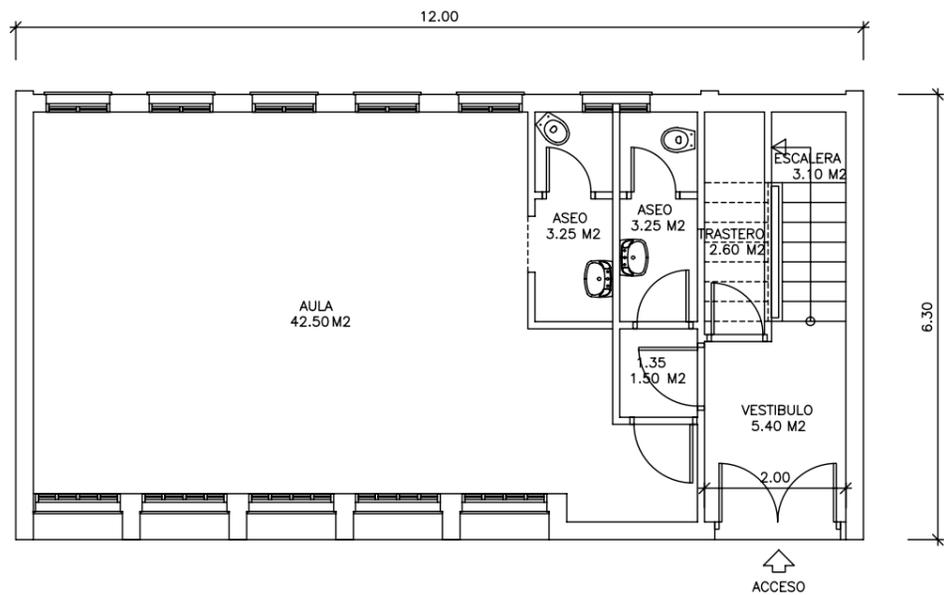


PLANTA BAJA

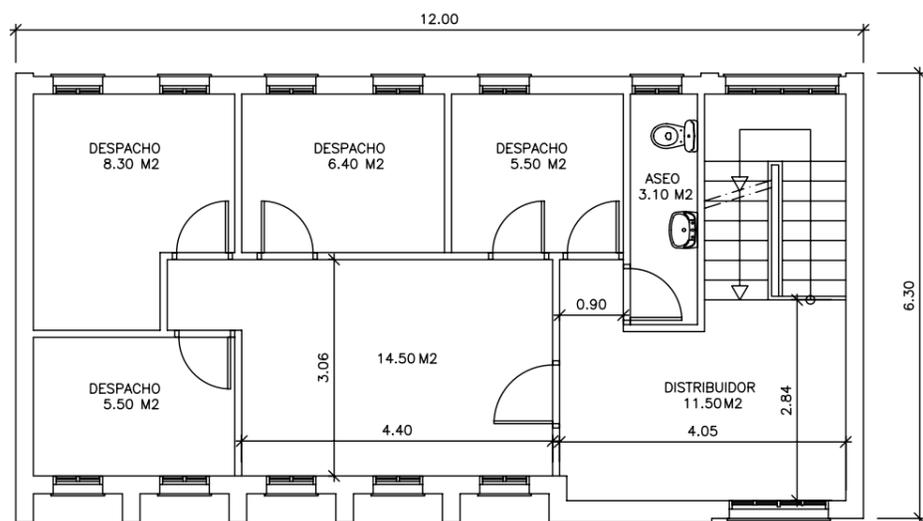


PLANTA PRIMERA

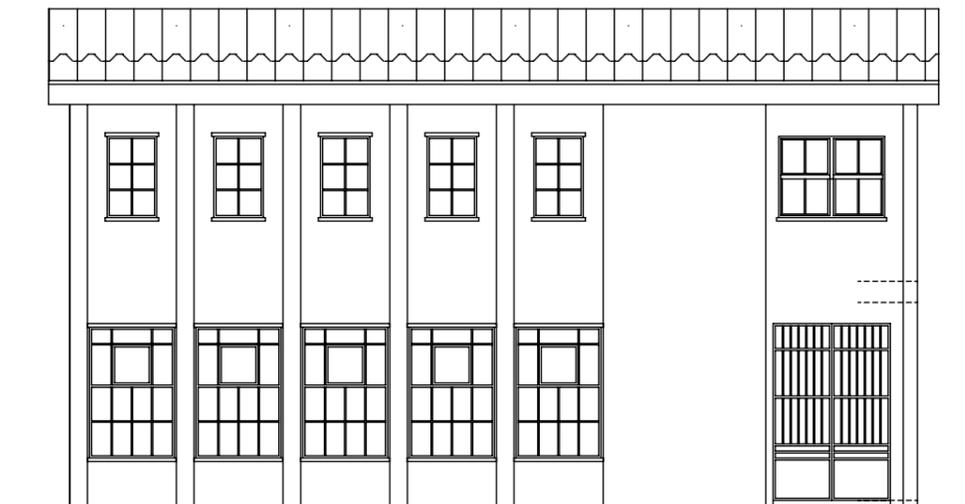

ALZADO PRINCIPAL

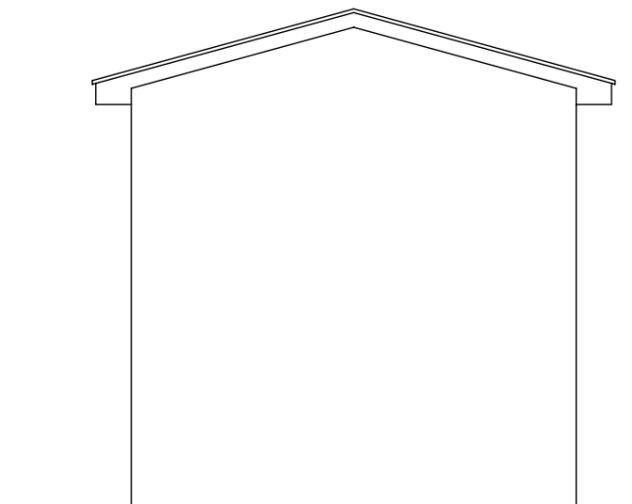


ALZADOS LATERALES

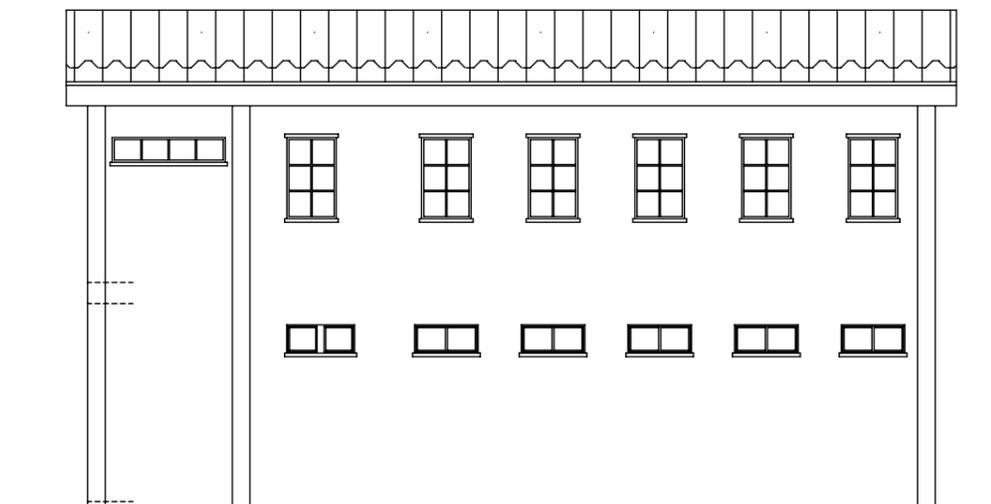


ALZADO POSTERIOR

 P O N T E C E S O	ESCUELA UNITARIA DE CAMPARA		
	PLANTAS Y ALZADOS (ESTADO ACTUAL)		
	PROYECTO : (Plan Empleo 2010)		
	REHABILITACION ESCUELAS UNITARIAS DE PONTECESO, TELLA, TALLO, PAZOS, CAMPARA, XORNES Y BRANTUAS		
	SITUACION : PONTECESO, TELLA, TALLO, PAZOS, CAMPARA, XORNES Y BRANTUAS. CONCELLO DE PONTECESO (A CORUÑA)		
PROMOTOR : CONCELLO DE PONTECESO			
REFER. Nº: 10-10	 JORGE VAZQUEZ COUTO	ESCALA:	Nº PLANO:
DIBUJADO : J.G.N.		1:100	CAMPARA
FECHA : ABRIL.-10			2 / 5

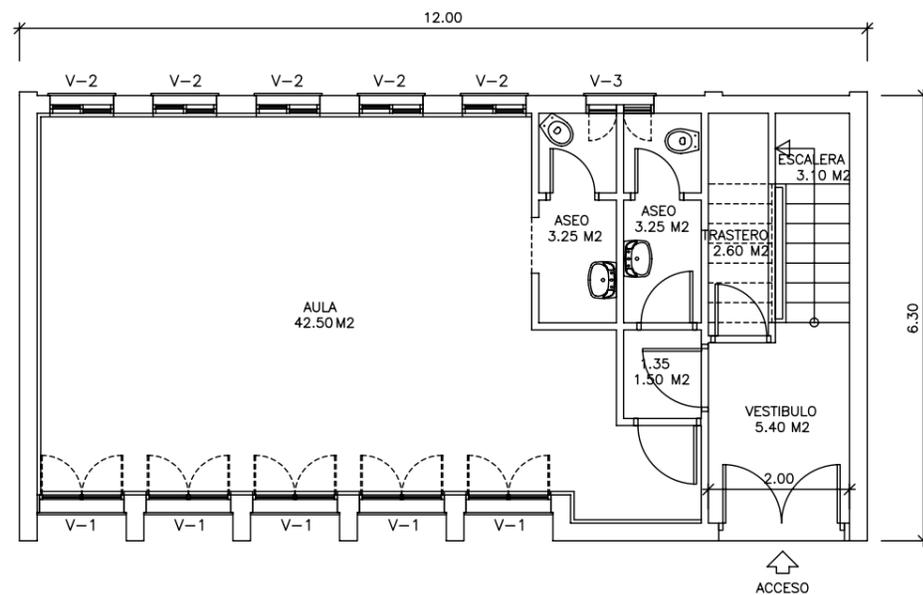

PLANTA BAJA

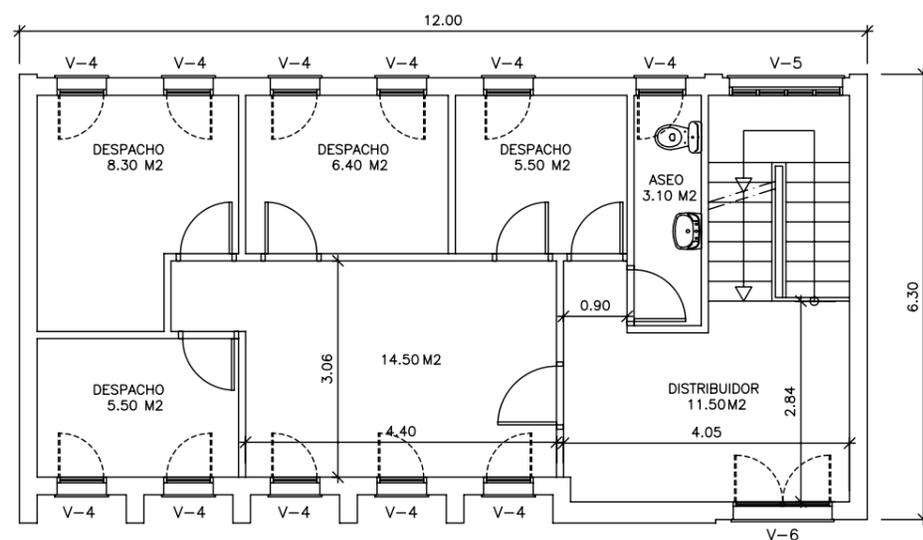

PLANTA PRIMERA

5 ESCOLA EN CAMPARA			
Ver descripción completa y ubicación de unidades en el estado de mediciones del proyecto.			
Ud	Descripción	Cantidad	
5.1	m2 FALDON FIBROCEM.(Sin amianto)	104,14	
5.2	m2 COLOCACION TEJA (s/fibroc./remat.alero)	104,14	
5.3	ML CANALON PVC (l/suplemento alero)	25,00	
5.4	ML BAJANTE PVC	12,00	
5.5	m2 PINTURA PLASTICA EXTERIORES-color	242,90	
5.6	m2 ALUM.LACADO-PI. BAJA (Acrist.4/12/4)	13,26	
5.7	m2 ALUM.LACADO-PI. ALTA (Acrist.4/12/4)	11,10	
5.8	m2 PERSIANA Exterior Alumn.(Cajón integrado)-Pi.Baja	12,00	
5.9	UD PINTURA PUERTA GALVANIZADA (Acceso edificio)	1,00	
5.10	UD RENOVACION ELECTRICIDAD (l/Cableado, mecanismos)	1,00	
5.11	UD RENOVACION PROTECCIONES CUADRO ELECTRICO	1,00	
5.12	UD LUMINARIA SUPERFICIE 60X60 4 TUBOS	9,00	
5.13	UD LUMINARIA ASEOS (integrada falso techo)	5,00	
5.14	UD BLQ.AUT.EMER.310 Lúm.LEGRAND G5 COMB.	1,00	
5.15	UD EMISOR TERMICO 1100 W (Programable)	4,00	
5.16	UD EXTINTOR POLVO ABC 6 KG	1,00	
5.17	m2 TRASDOS PLADUR 15 MM. (l/perfil omega)	67,57	
5.18	m2 AISLAMIENTO PE 30 MM. (paredes)	67,57	
5.19	m2 TARIMA FLOTANTE SINTETICA (l/levant.corcho)	47,50	
5.20	UD REMATE PERIMETRAL VENTANA (madera esmaltada)	11,00	
5.21	m2 ESTOR FOSCURIZADO ENROLLABLE	6,40	
5.22	UD TRABAJOS VARIOS, AYUDAS-CAMPARA	1,00	
5.23	m2 PLAQUETA GRES ANTIDSLIZANTE (l/preparación)	3,30	
5.24	m2 FALSO TECHO PLADUR	8,10	
5.25	m2 PINTURA PLASTICA INTERIOR ANTIMOHO (l/preparación)	189,45	
5.26	UD BANDERA Y MASTIL (adosar fachada)	2,00	
5.27	UD TRATAM. RESIDUOS	1,00	
5.28	UD SEGURIDAD Y SALUD	1,00	



CONCELLO DE PONTECESO

**ESCUELA UNITARIA DE CAMPARA
PLANTAS BAJA Y PRIMERA (REHABILITACION)**

PROYECTO : REHABILITACION ESCUELAS UNITARIAS DE PONTECESO, TELLA, TALLO, PAZOS, CAMPARA, XORNES Y BRANTUAS **(Plan Empleo 2010)**

SITUACION : PONTECESO, TELLA, TALLO, PAZOS, CAMPARA, XORNES Y BRANTUAS.
CONCELLO DE PONTECESO (A CORUÑA)

PROMOTOR : CONCELLO DE PONTECESO

REFER. Nº: 10-10


DIBUJADO : J.G.N.

FECHA : ABRIL.-10


ARQUITECTO TECNICO:
JORGE VAZQUEZ COATO

ESCALA:
1:100


Nº PLANO:
CAMPARA
3 / 5

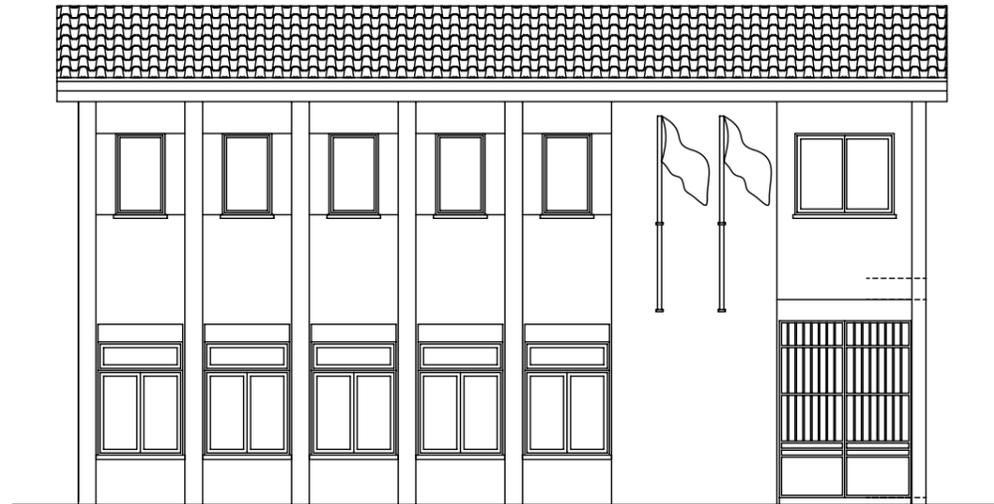

ALZADO PRINCIPAL

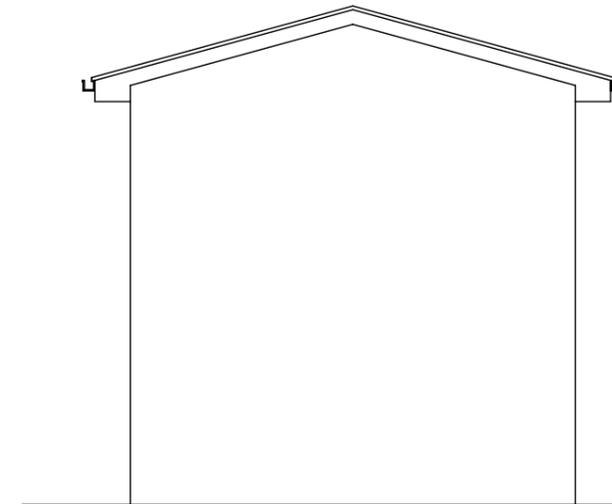


ALZADOS LATERALES

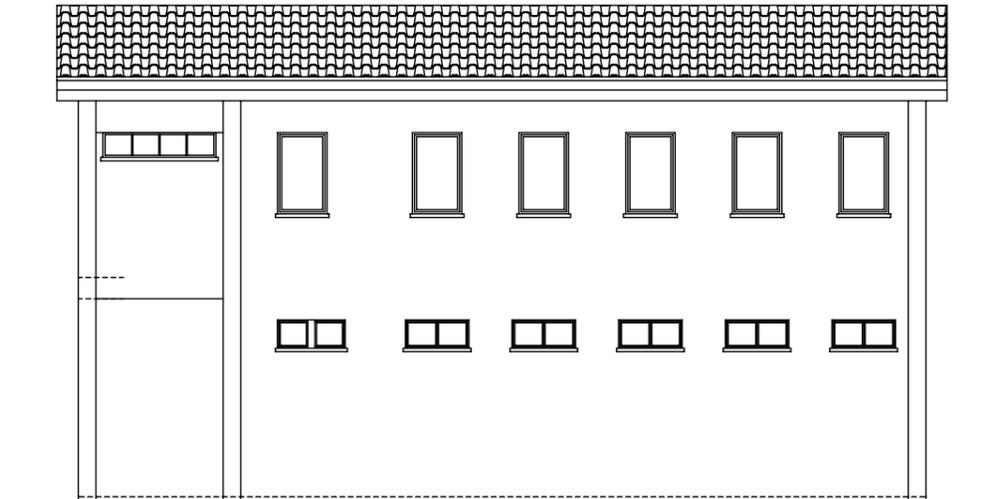


ALZADO POSTERIOR


	P O N T E V E D R A	ESCUELA UNITARIA DE CAMPARA		
		ALZADOS (REHABILITACION)		
		PROYECTO : (Plan Empleo 2010) REHABILITACION ESCUELAS UNITARIAS DE PONTECESO, TELLA, TALLO, PAZOS, CAMPARA, XORNES Y BRANTUAS		
		SITUACION : PONTECESO, TELLA, TALLO, PAZOS, CAMPARA, XORNES Y BRANTUAS. CONCELLO DE PONTECESO (A CORUÑA)		
REFER. Nº: 10-10		PROMOTOR : CONCELLO DE PONTECESO		
DIBUJADO : J.G.N.		ARQUITECTO TECNICO:  JORGE VAZQUEZ COUTO	ESCALA: 1:100	Nº PLANO: CAMPARA 4 / 5
FECHA : ABRIL.-10				

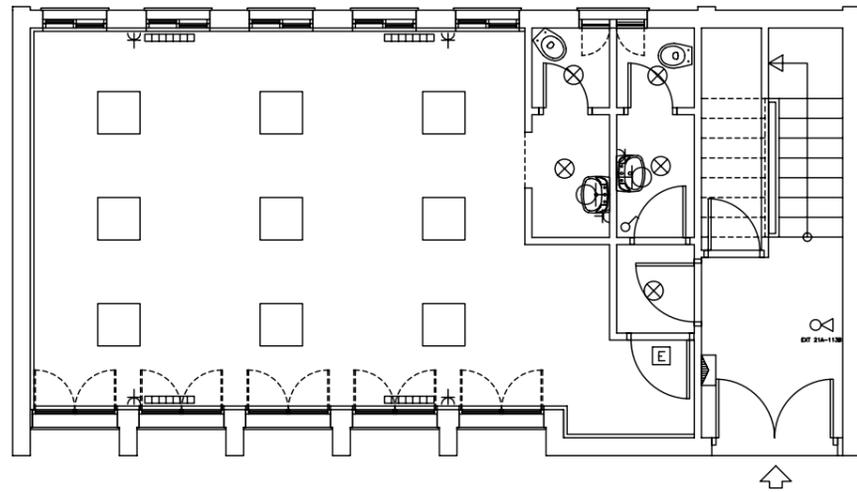

(ELECTRICIDAD)

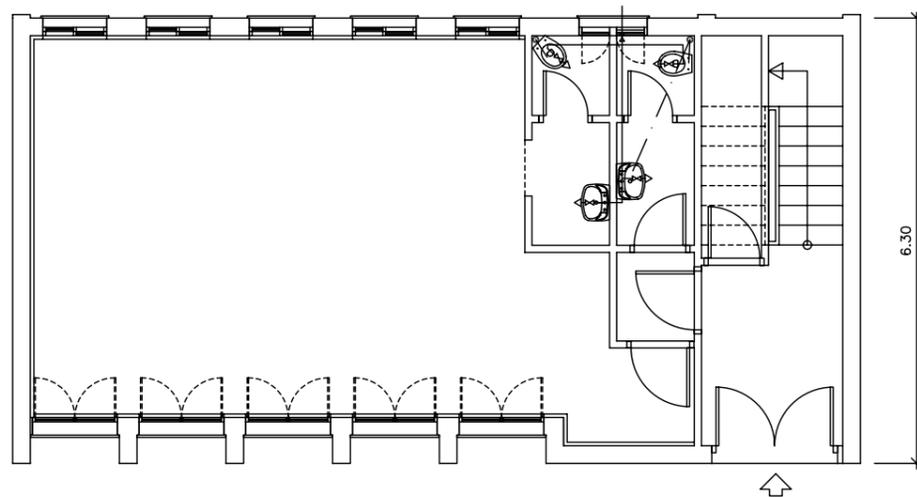

**PLANTA BAJA
(FONTANERIA)**

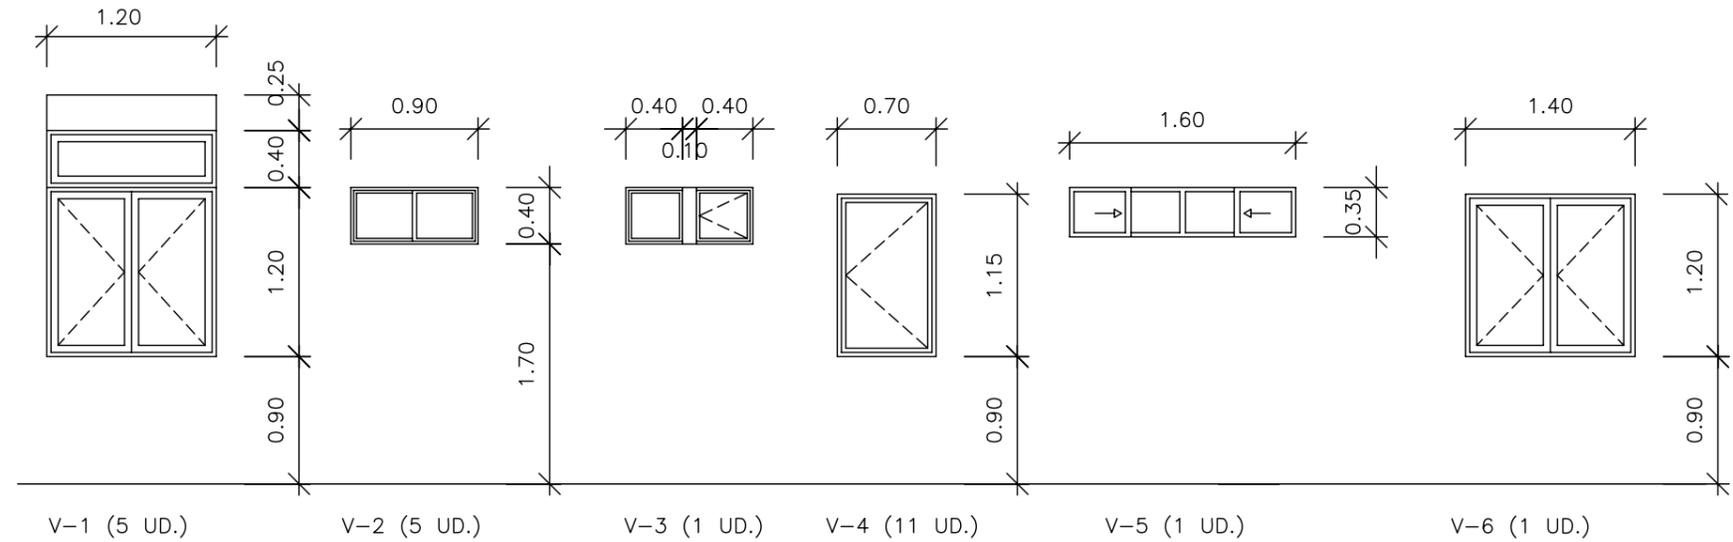


ESQUEMAS DE CARPINTERIA

LEYENDA DE ELECTRICIDAD

-  CUADRO PRINCIPAL DE DISTRIBUCION
-  LUMINARIA SUPERFICIE 60X60
4 TUBOS
-  PUNTO DE LUZ EN TECHO
-  INTERRUPTOR MONOPOLAR EMPOTRADO
-  PUNTO DE LUZ EN PARED
-  IEB-50 BASE ENCHUFE 10/16 A CIRC. USOS VARIOS
-  21A
113B EXTINTOR EFICACIA 21 A 113 B-UNE 23.110
-  EQUIPO AUTONOMO ALUMB. EM. Y SEÑALIZ. ESTANCO
FL (Lm) SEGUN EN 60.598.2.22 Y UNE 20.392.93
-  EMISOR TERMICO 1100W (PROGRAMABLE)

 LEYENDA FONTANERIA

-  RED DE AGUA FRIA SANITARIA
-  GRIFO DE AGUA FRIA SANITARIA

EVACUACION DE	SANEAMIENTO (PVC Ø Int.)	INSTALACION DE	AF Y ACS (P.E.R. Ø Int.)
RAMAL A BAÑO COMPLETO	100 mm. Ø	RAMAL A BAÑO COMPLETO	16 mm. Ø
ALIMENTACION A LAVABO	30 mm. Ø	ALIMENTACION A LAVABO	10 mm. Ø
ALIMENTACION A W.C.	100 mm. Ø	ALIMENTACION A W.C.	10 mm. Ø



CONCELLO DE PONTECESO

**ESCUELA UNITARIA DE CAMPARA
PLANTAS DE INSTALACIONES**

PROYECTO: REHABILITACION ESCUELAS UNITARIAS DE PONTECESO, TELLA, TALLO, PAZOS, CAMPARA, XORNES Y BRANTUAS **(Plan Empleo 2010)**

SITUACION: PONTECESO, TELLA, TALLO, PAZOS, CAMPARA, XORNES Y BRANTUAS.
CONCELLO DE PONTECESO (A CORUÑA)

PROMOTOR: CONCELLO DE PONTECESO

REFER. Nº: 10-10

DIBUJADO: J.G.N.

FECHA: ABRIL.-10

ARQUITECTO TECNICO:

JORGE VAZQUEZ COUTO

ESCALA:
1:100

Nº PLANO:
CAMPARA
5 / 5

RELACION DE PLANOS PROYECTO 10-10

ESCUELA DE XORNES


1 / 5 SITUACION

2 / 5 PLANTAS Y ALZADOS (ESTADO ACTUAL)

3 / 5 PLANTAS BAJA Y PRIMERA (REHABILITACION)

4 / 5 ALZADOS (REHABILITACION)

5 / 5 PLANTA BAJA DE ELECTRICIDAD Y ESQUEMAS CARPINTERIA

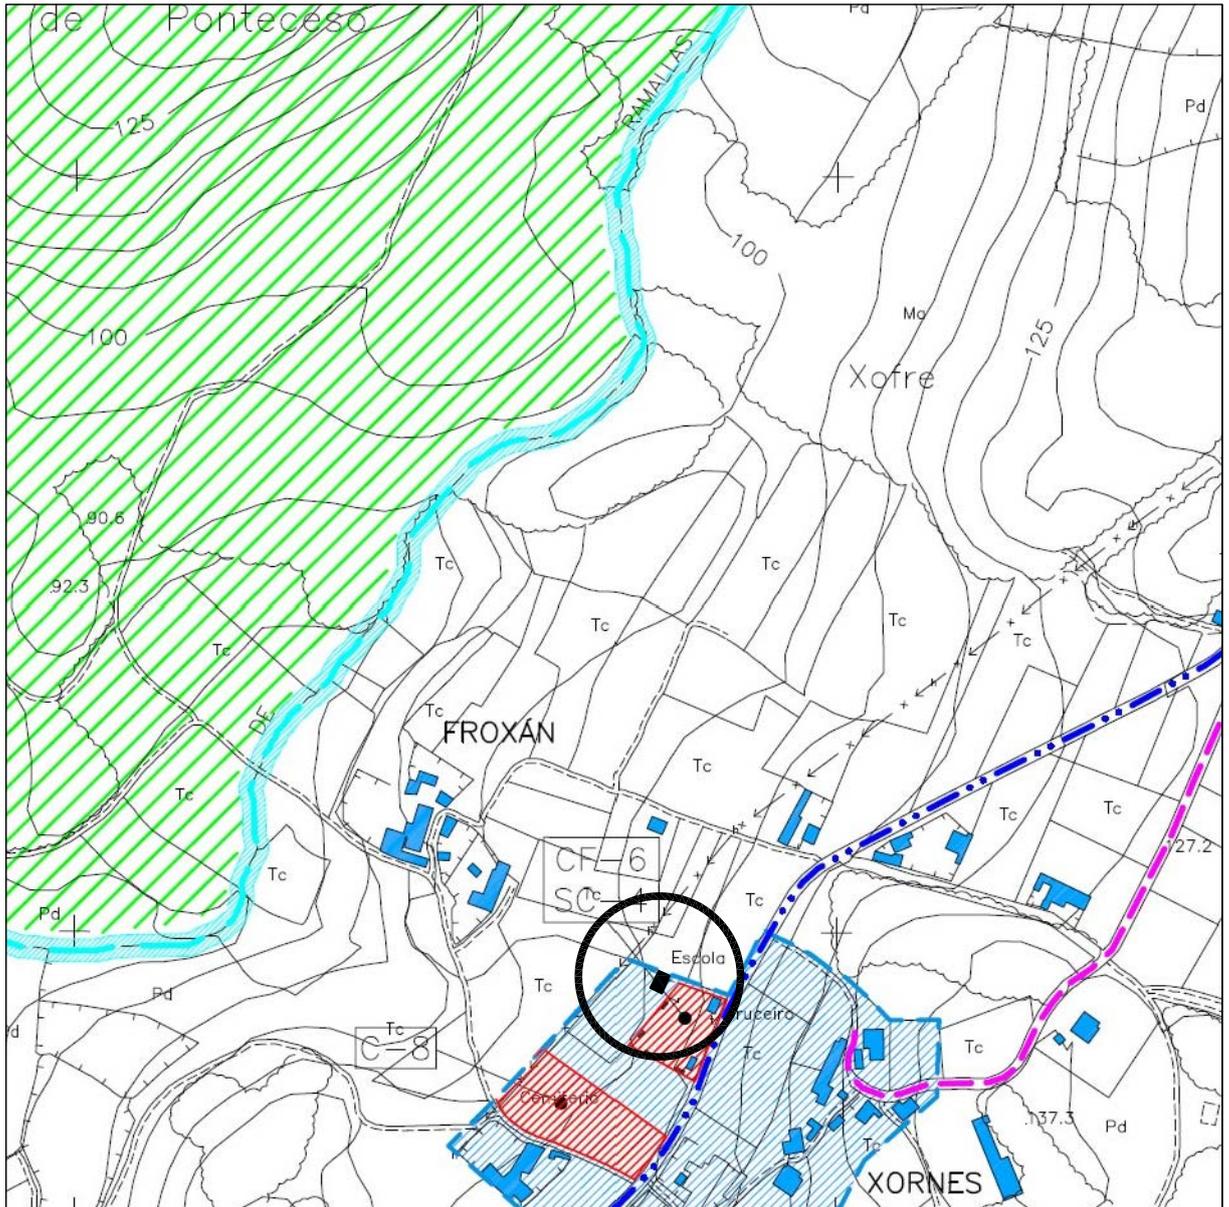

P
O
N
T
E
C
E
S
O
C
O
N
C
E
L
L
O

ESCUELA UNITARIA DE XORNES

SITUACION

PROYECTO : (Plan Empleo 2010)

REHABILITACION ESCUELAS UNITARIAS DE PONTECESO, TELLA, TALLO, PAZOS, CAMPARA, XORNES Y BRANTUAS

SITUACION : PONTECESO, TELLA, TALLO, PAZOS, CAMPARA, XORNES Y BRANTUAS.
CONCELLO DE PONTECESO (A CORUÑA)

PROMOTOR : CONCELLO DE PONTECESO

REFER. Nº: 10-10

DIBUJADO : J.G.N.

FECHA : ABRIL.-10

ARQUITECTO TECNICO :


 JORGE VAZQUEZ COUTO

ESCALA:


1:5000

Nº PLANO:
XORNES

1 / 5

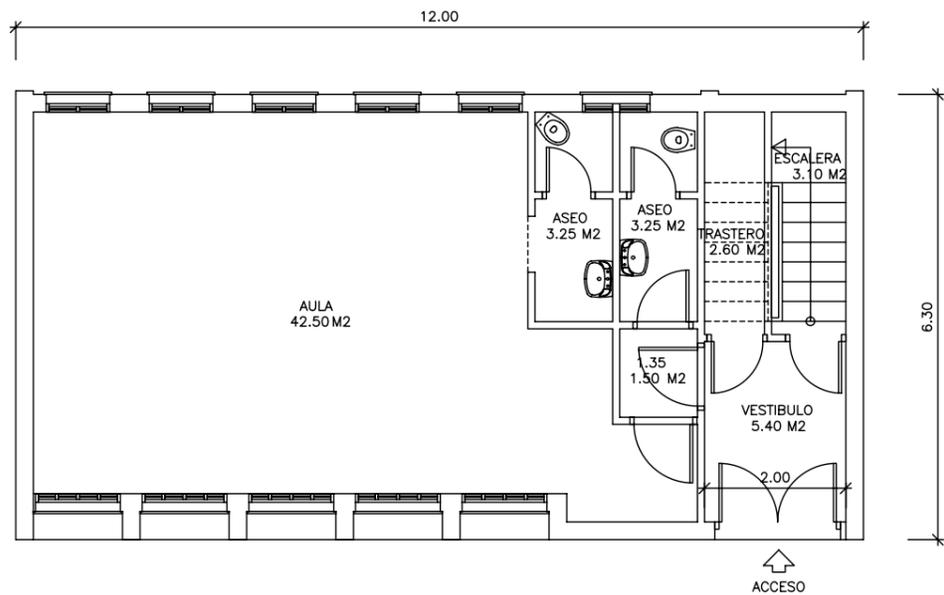


PLANTA BAJA

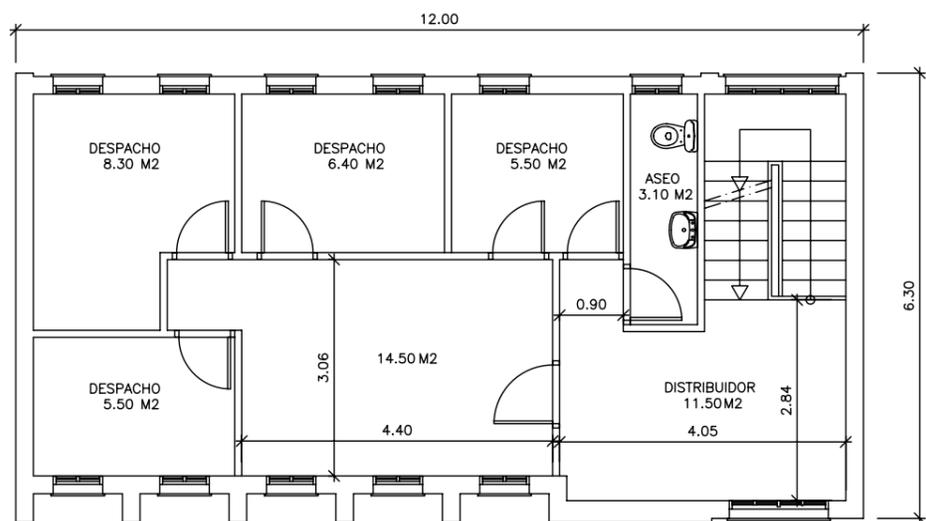


PLANTA PRIMERA



ALZADO PRINCIPAL

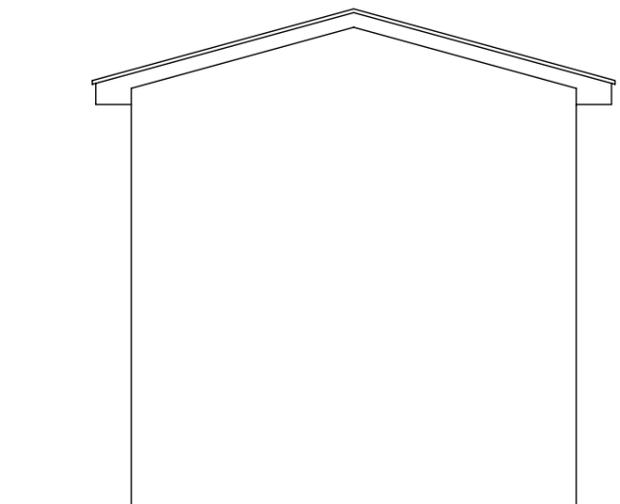


ALZADOS LATERALES

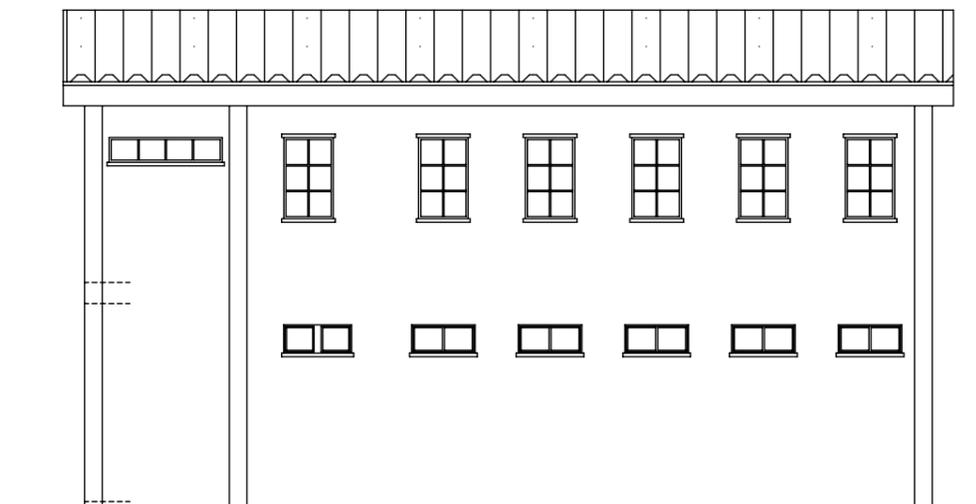


ALZADO POSTERIOR

	P O N T E V E D R A	ESCUELA UNITARIA DE XORNES	
		PLANTAS Y ALZADOS (ESTADO ACTUAL)	
PROYECTO : REHABILITACION ESCUELAS UNITARIAS DE PONTECESO, TELLA, TALLO, PAZOS, CAMPARA, XORNES Y BRANTUAS (Plan Empleo 2010)		SITUACION : PONTECESO, TELLA, TALLO, PAZOS, CAMPARA, XORNES Y BRANTUAS. CONCELLO DE PONTECESO (A CORUÑA)	
PROMOTOR : CONCELLO DE PONTECESO		PROMOTOR : CONCELLO DE PONTECESO	
REFER. Nº: 10-10		ARQUITECTO TECNICO :	
DIBUJADO : J.G.N.			
FECHA : ABRIL.-10			
FECHA : ABRIL.-10		JORGE VAZQUEZ COUSTO	

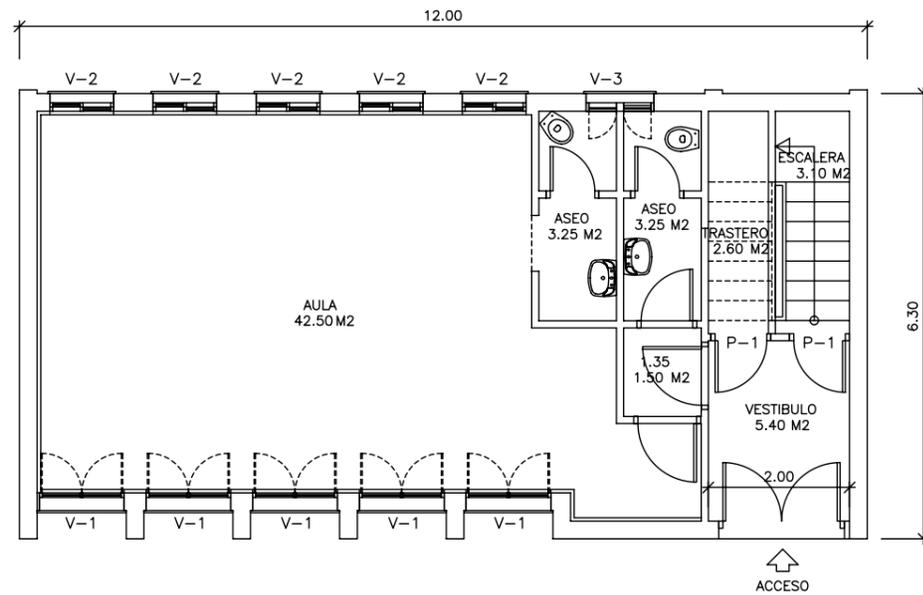

PLANTA BAJA

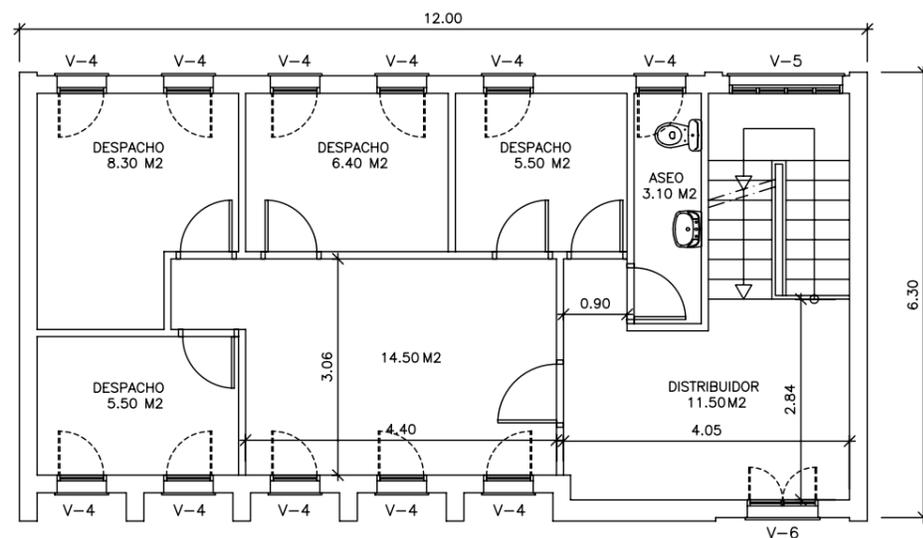

PLANTA PRIMERA

6 ESCOLA EN XORNES			
Ver descripción completa y ubicación de unidades en el estado de mediciones del proyecto.			
Ud	Descripción	Cantidad	
6.1	m2 FALDON FIBROCEM.(Sin amianto)	104,14	
6.2	m2 COLOCACION TEJA (s/fibroc.i/remat.alero)	104,14	
6.3	ML CANALON PVC (l/suplemento alero)	25,00	
6.4	m2 ALUM.LACADO-PI. BAJA (Acrist.4/12/4)	13,26	
6.5	m2 ALUM.LACADO-PI. ALTA (Acrist.4/12/4)	10,57	
6.6	m2 PERSIANA Exterior Alumn.(Cajón integrado)-Pi.Baja	12,00	
6.7	UD PINTURA PUERTA GALVANIZADA (Acceso edificio)	1,00	
6.8	UD RENOVACION ELECTRICIDAD (l/Cableado, mecanismos)	1,00	
6.9	UD RENOVACION PROTECCIONES CUADRO ELECTRICO	1,00	
6.10	UD LUMINARIA SUPERFICIE 60X60 4 TUBOS	9,00	
6.11	UD LUMINARIA ASEOS (integrada falso techo)	5,00	
6.12	UD BLQ.AUT.EMER.310 Lúm.LEGRAND G5 COMB.	1,00	
6.13	UD EMISOR TERMICO 1100 W (Programable)	4,00	
6.14	UD EXTINTOR POLVO ABC 6 KG	1,00	
6.15	m2 TRADOS PLADUR 15 MM. (l/perfil omega)	67,57	
6.16	m2 AISLAMIENTO PE 30 MM. (paredes)	67,57	
6.17	m2 TARIMA FLOTANTE SINTETICA (l/levant.corcho)	44,50	
6.18	UD REMATE PERIMETRAL VENTANA (madera esmaltada)	11,00	
6.19	UD PUERTA INTERIOR MADERA (l/guarnición...)	2,00	
6.20	m2 ESTOR FOSCURIZADO ENROLLABLE	6,40	
6.21	UD TRABAJOS VARIOS, AYUDAS-XORNES	1,00	
6.22	UD FONTANERIA y SANEAMIENTO Aseo 3 piezas	1,00	
6.23	UD LAVABO PEDESTAL -Serie básica	1,00	
6.24	UD INODORO COMPLETO-Serie básica	1,00	
6.25	UD INODORO MINI (i/ fluxor)	1,00	
6.26	m2 PLAQUETA GRES ANTIDESLIZANTE (l/preparación)	3,30	
6.27	m2 FALSO TECHO PLADUR	6,60	
6.28	m2 PINTURA PLASTICA INTERIOR ANTIMOHO (l/preparación)	186,45	
6.29	UD BANDERA Y MASTIL (adosar fachada)	2,00	
6.30	UD TRATAM. RESIDUOS	1,00	
6.31	UD SEGURIDAD Y SALUD	1,00	



CONCELLO DE PONTECESO

ESCUELA UNITARIA DE XORNES
PLANTAS BAJA Y PRIMERA (REHABILITACION)

PROYECTO : (Plan Empleo 2010)

REHABILITACION ESCUELAS UNITARIAS DE PONTECESO, TELLA, TALLO, PAZOS, CAMPARA, XORNES Y BRANTUAS

SITUACION : PONTECESO, TELLA, TALLO, PAZOS, CAMPARA, XORNES Y BRANTUAS. CONCELLO DE PONTECESO (A CORUÑA)

PROMOTOR : CONCELLO DE PONTECESO

REFER. Nº: 10-10


DIBUJADO : J.G.N.

FECHA : ABRIL.-10


ARQUITECTO TECNICO:
JORGE VAZQUEZ COUTO

ESCALA:
1:100


Nº PLANO:
XORNES
3 / 5

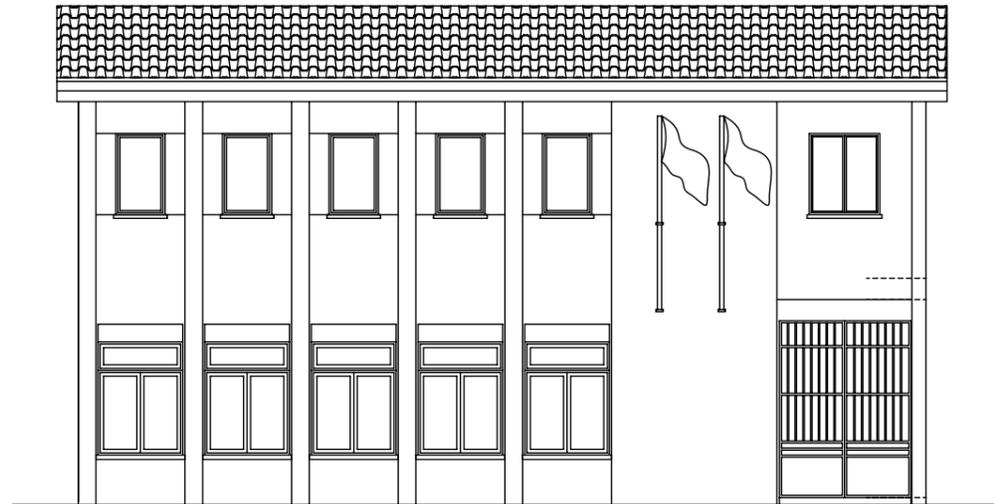

ALZADO PRINCIPAL

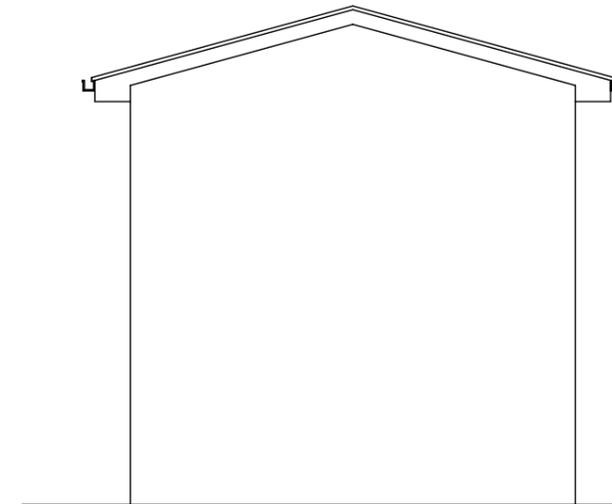


ALZADOS LATERALES


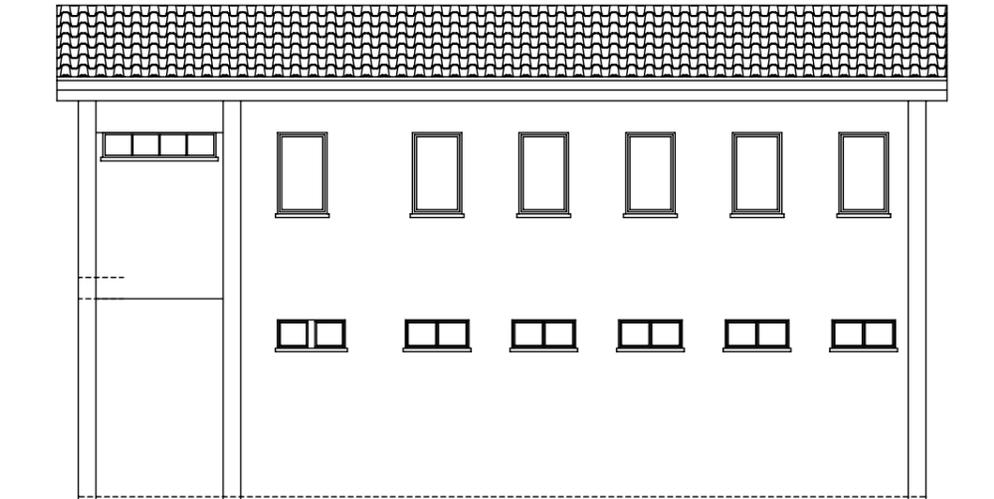


ALZADO POSTERIOR

	P O N T E V E D R A	ESCUELA UNITARIA DE XORNES		
		ALZADOS (REHABILITACION)		
		PROYECTO : (Plan Empleo 2010) REHABILITACION ESCUELAS UNITARIAS DE PONTECESO, TELLA, TALLO, PAZOS, CAMPARA, XORNES Y BRANTUAS		
		SITUACION : PONTECESO, TELLA, TALLO, PAZOS, CAMPARA, XORNES Y BRANTUAS. CONCELLO DE PONTECESO (A CORUÑA)		
REFER. Nº: 10-10		PROMOTOR : CONCELLO DE PONTECESO		
DIBUJADO : J.G.N.		ARQUITECTO TECNICO:  JORGE VAZQUEZ COUTO	ESCALA: 1:100	Nº PLANO: XORNES 4 / 5
FECHA : ABRIL.-10				

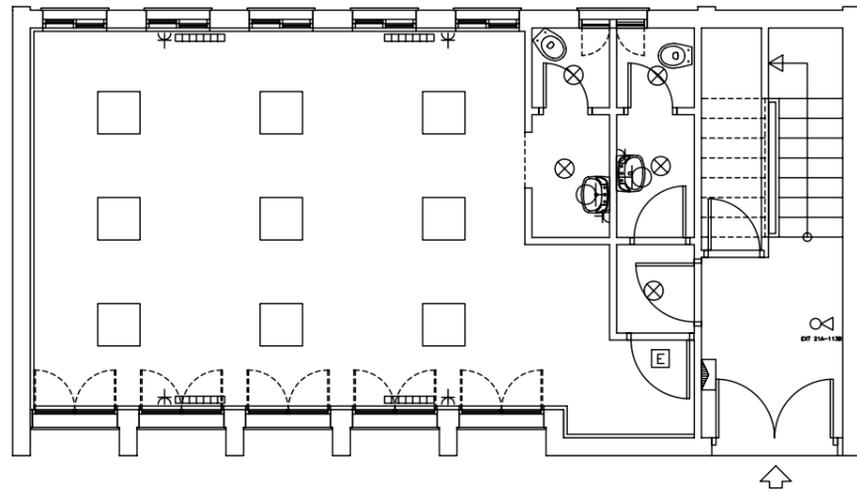

(ELECTRICIDAD)

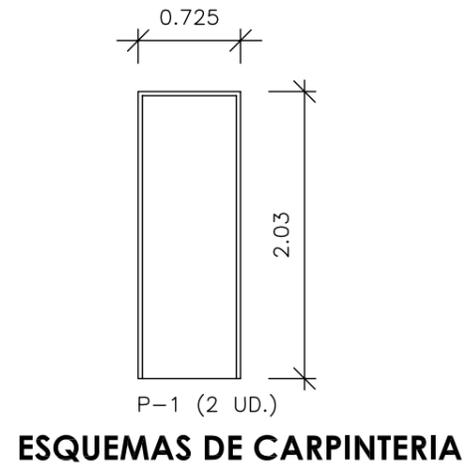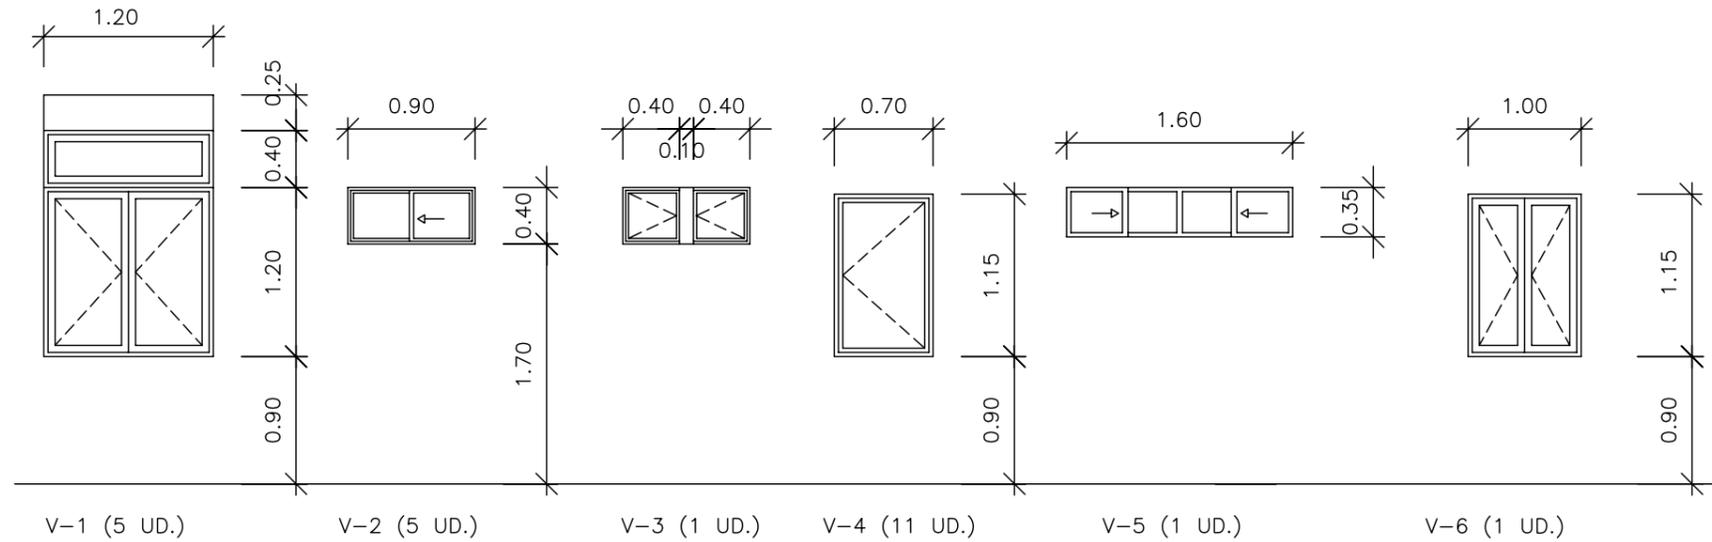


LEYENDA DE ELECTRICIDAD

- CUADRO PRINCIPAL DE DISTRIBUCION
- LUMINARIA SUPERFICIE 60X60
4 TUBOS
- PUNTO DE LUZ EN TECHO
- INTERRUPTOR MONOPOLAR EMPOTRADO
- PUNTO DE LUZ EN PARED
- IEB-50 BASE ENCHUFE 10/16 A CIRC. USOS VARIOS
- 21A EXTINTOR EFICACIA 21 A 113 B-UNE 23.110
113B
- EQUIPO AUTONOMO ALUMB. EM. Y SEÑALIZ. ESTANCO
FL (Lm) SEGUN EN 60.598.2.22 Y UNE 20.392.93
- EMISOR TERMICO 1100W (PROGRAMABLE)

LEYENDA FONTANERIA

- RED DE AGUA FRIA SANITARIA
- GRIFO DE AGUA FRIA SANITARIA

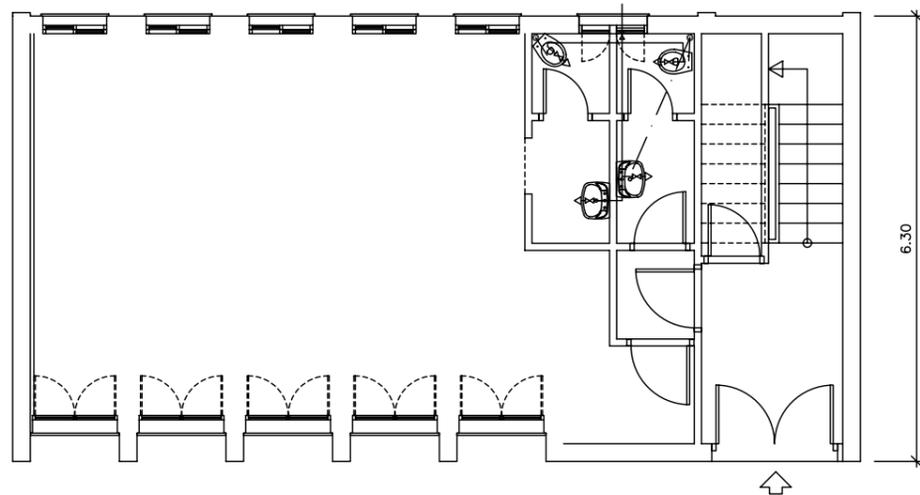

**PLANTA BAJA
(FONTANERIA)**

EVACUACION DE	SANEAMIENTO (PVC Ø Int.)	INSTALACION DE	AF Y ACS (P.E.R. Ø Int.)
RAMAL A BAÑO COMPLETO	100 mm. Ø	RAMAL A BAÑO COMPLETO	16 mm. Ø
ALIMENTACION A LAVABO	30 mm. Ø	ALIMENTACION A LAVABO	10 mm. Ø
ALIMENTACION A W.C.	100 mm. Ø	ALIMENTACION A W.C.	10 mm. Ø

	P O N T E C E S O	ESCUELA UNITARIA DE XORNES		
		PLANTAS DE INSTALACIONES		
		(Plan Empleo 2010)		
		PROYECTO : REHABILITACION ESCUELAS UNITARIAS DE PONTECESO, TELLA, TALLO, PAZOS, CAMPARA, XORNES Y BRANTUAS		
		SITUACION : PONTECESO, TELLA, TALLO, PAZOS, CAMPARA, XORNES Y BRANTUAS. CONCELLO DE PONTECESO (A CORUÑA)		
		PROMOTOR : CONCELLO DE PONTECESO		
REFER. Nº: 10-10		ARQUITECTO TECNICO : JORGE VAZQUEZ COUTO	ESCALA: 1:100	
DIBUJADO : J.G.N.				Nº PLANO: XORNES 5 / 5
FECHA : ABRIL.-10				

RELACION DE PLANOS PROYECTO 10-10

ESCUELA DE BRANTUAS

1 / 6 SITUACION


2 / 6 PLANTAS (ESTADO ACTUAL)

3 / 6 ALZADOS (ESTADO ACTUAL)

4 / 6 PLANTAS BAJA Y PRIMERA (REHABILITACION)

5 / 6 ALZADOS (REHABILITACION)

6 / 6 PLANTA BAJA DE ELECTRICIDAD Y ESQUEMAS CARPINTERIA

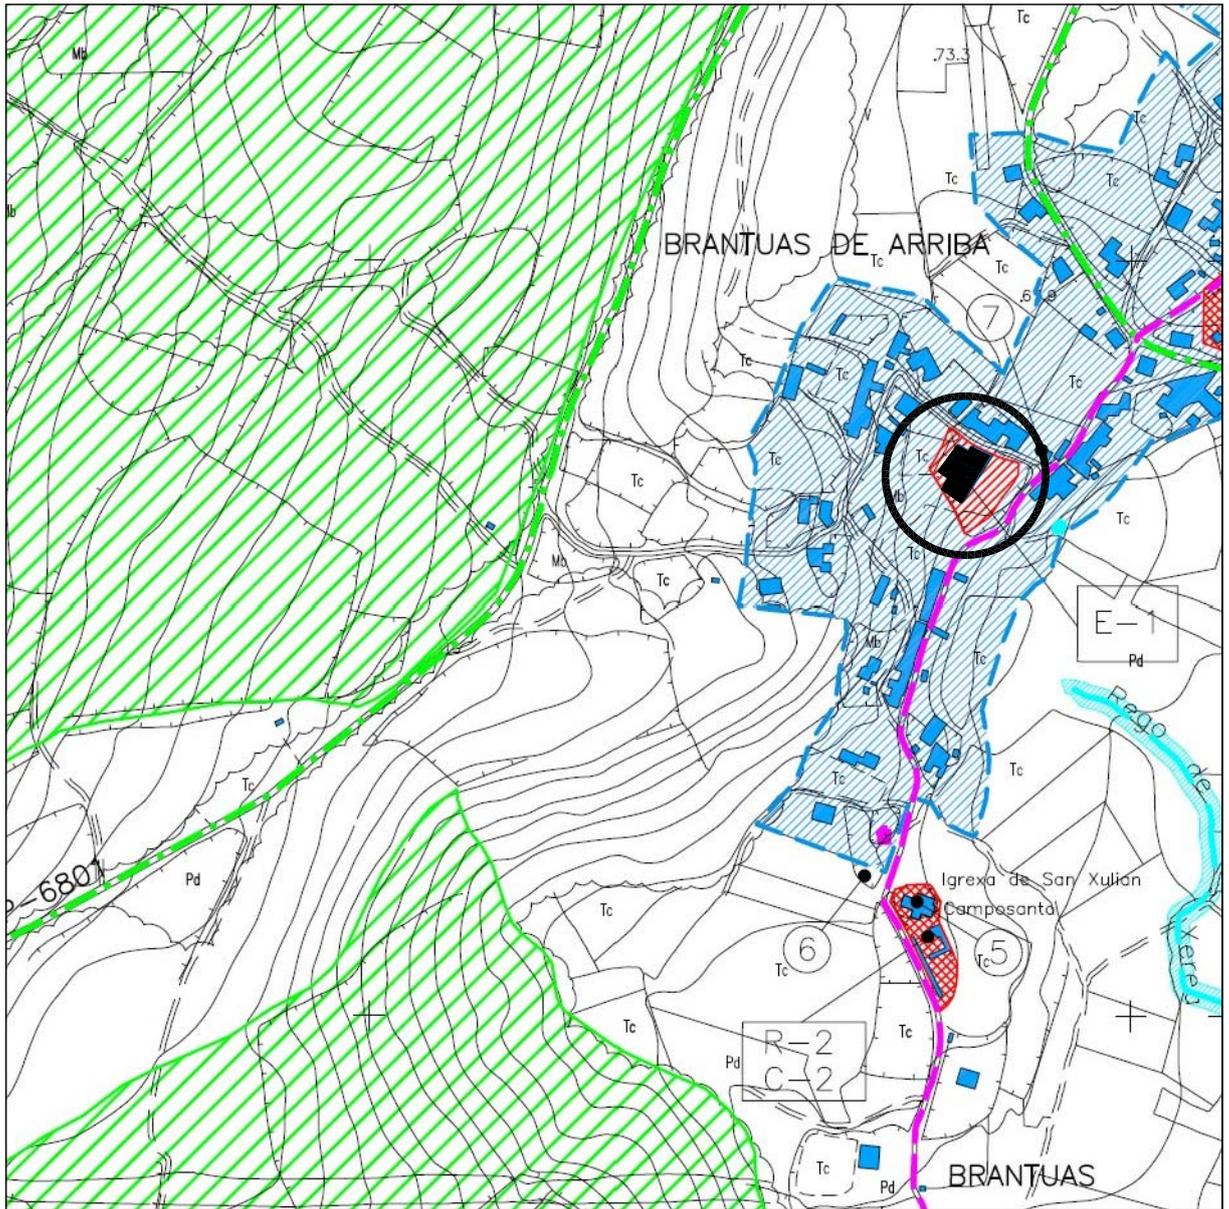

P
O
N
T
E
C
E
S
O
 d
E
C
E
L
L
O

ESCUELA UNITARIA DE BRANTUAS

SITUACION

PROYECTO : (Plan Empleo 2010)

REHABILITACION ESCUELAS UNITARIAS DE PONTECESO, TELLA, TALLO, PAZOS, CAMPARA, XORNES Y BRANTUAS

SITUACION : PONTECESO, TELLA, TALLO, PAZOS, CAMPARA, XORNES Y BRANTUAS.
CONCELLO DE PONTECESO (A CORUÑA)

PROMOTOR : CONCELLO DE PONTECESO

REFER. Nº: 10-10

DIBUJADO : J.G.N.

FECHA : ABRIL.-10

ARQUITECTO TECNICO :


 JORGE VAZQUEZ COUTO

ESCALA:


1:5000

Nº PLANO:
BRANTUAS

1 / 6

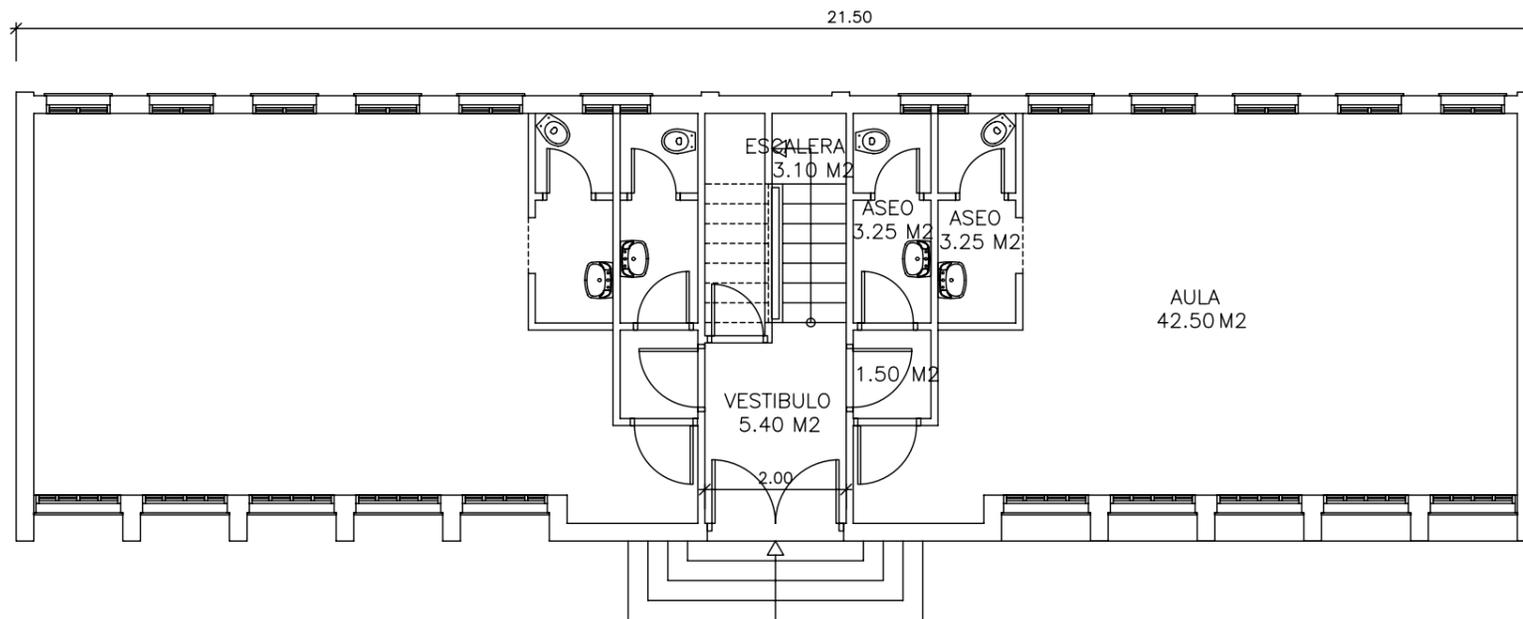

PLANTA BAJA

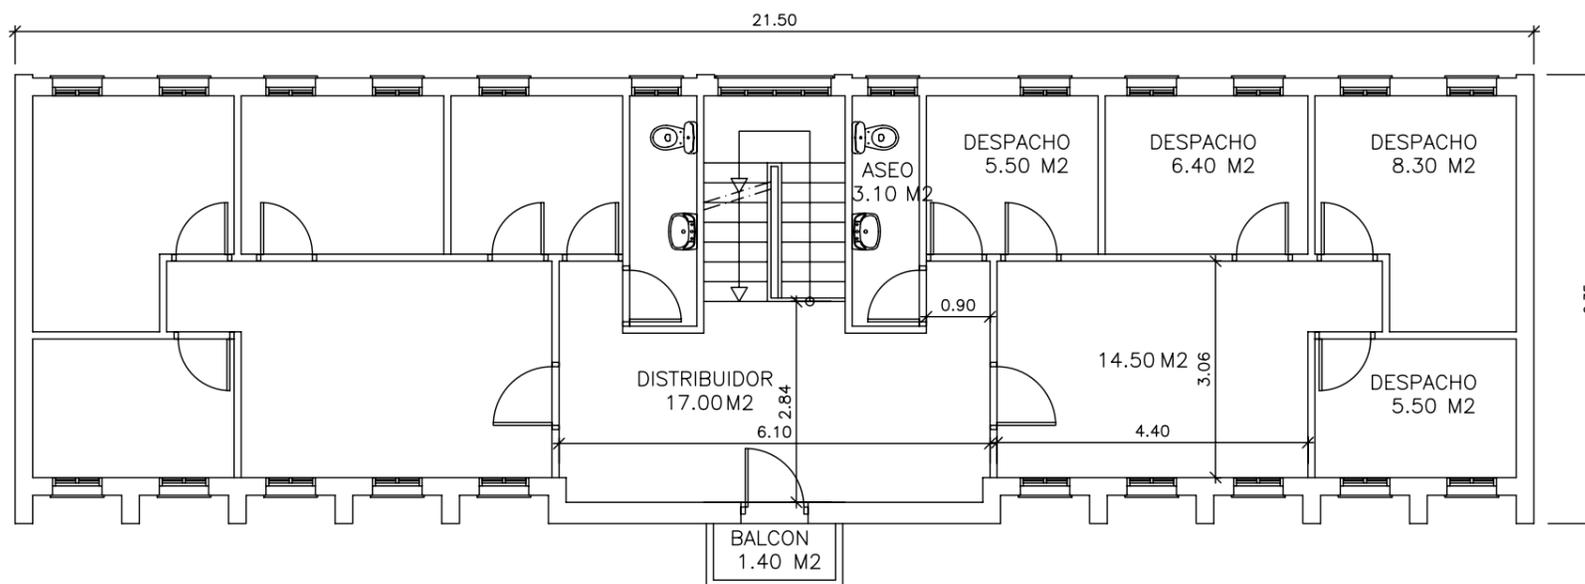

PLANTA PRIMERA



**P
O
N
T
E
C
E
S
O**

**ESCUELA UNITARIA DE BRANTUAS
PLANTAS (ESTADO ACTUAL)**

PROYECTO : (Plan Empleo 2010)

REHABILITACION ESCUELAS UNITARIAS DE PONTECESO, TELLA, TALLO, PAZOS, CAMPARA, XORNES Y BRANTUAS

SITUACION : PONTECESO, TELLA, TALLO, PAZOS, CAMPARA, XORNES Y BRANTUAS.
CONCELLO DE PONTECESO (A CORUÑA)

PROMOTOR : CONCELLO DE PONTECESO

REFER. Nº: 10-10

DIBUJADO : J.G.N.

FECHA : ABRIL.-10

ARQUITECTO TECNICO :

 JORGE VAZQUEZ COUSTO

ESCALA:


1:100

**Nº PLANO:
BRANTUAS**


2 / 6




ALZADO PRINCIPAL

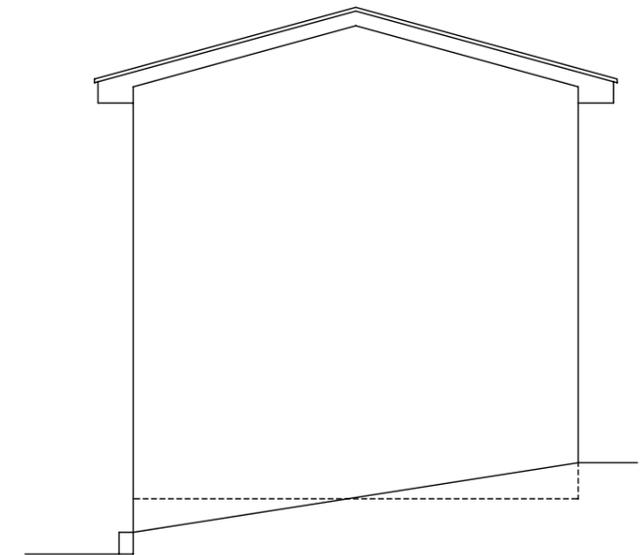

ALZADO LATERALE DERECHO

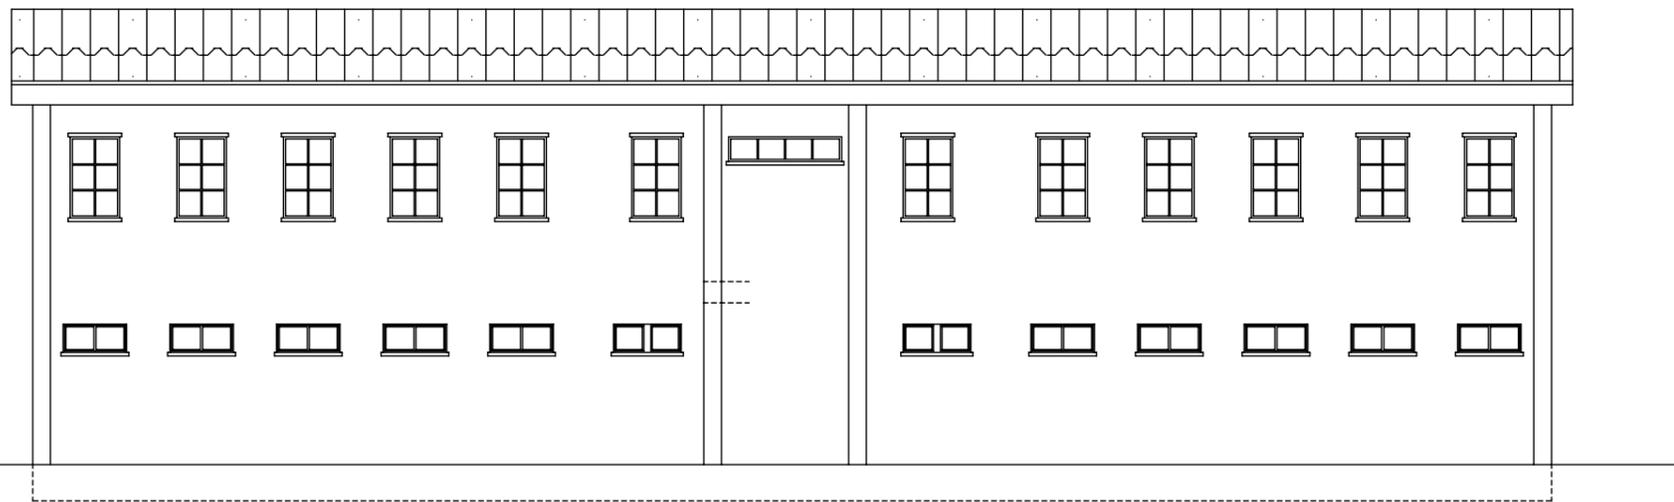


ALZADO POSTERIOR

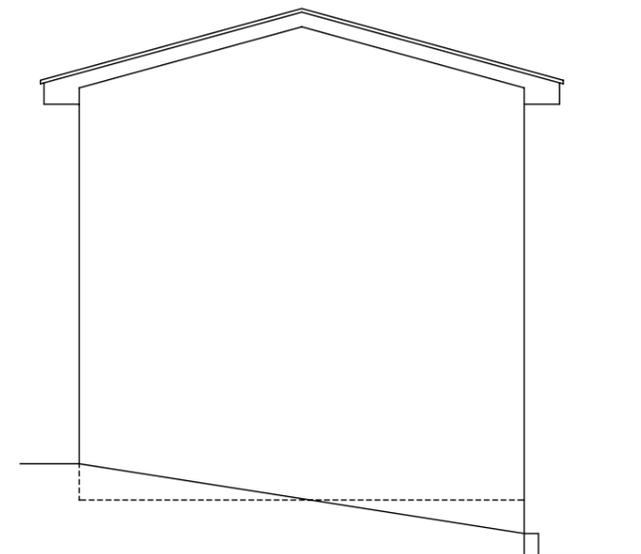


ALZADO LATERALE IZQUIERDO

 C O N C E L L O P O N T E C E S O	ESCUELA UNITARIA DE BRANTUAS	
	ALZADOS (ESTADO ACTUAL)	
	PROYECTO : (Plan Empleo 2010) REHABILITACION ESCUELAS UNITARIAS DE PONTECESO, TELLA, TALLO, PAZOS, CAMPARA, XORNES Y BRANTUAS	
	SITUACION : PONTECESO, TELLA, TALLO, PAZOS, CAMPARA, XORNES Y BRANTUAS. CONCELLO DE PONTECESO (A CORUÑA)	
REFER. Nº: 10-10	PROMOTOR : CONCELLO DE PONTECESO	
DIBUJADO : J.G.N.	ARQUITECTO TECNICO :  JORGE VAZQUEZ COUSTO	ESCALA: 1:100
FECHA : ABRIL.-10	Nº PLANO: BRANTUAS 3 / 6	

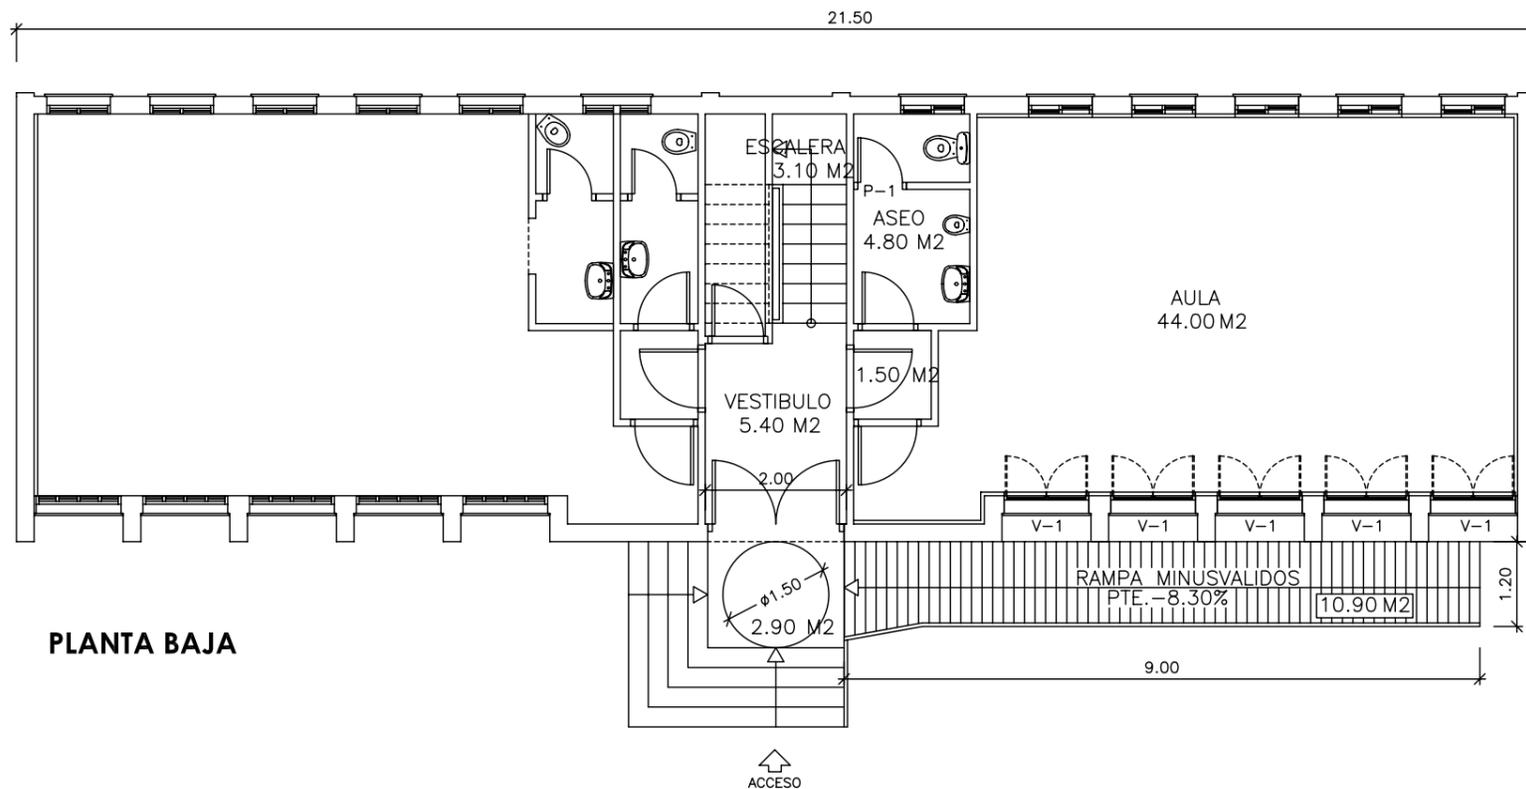

PLANTA BAJA

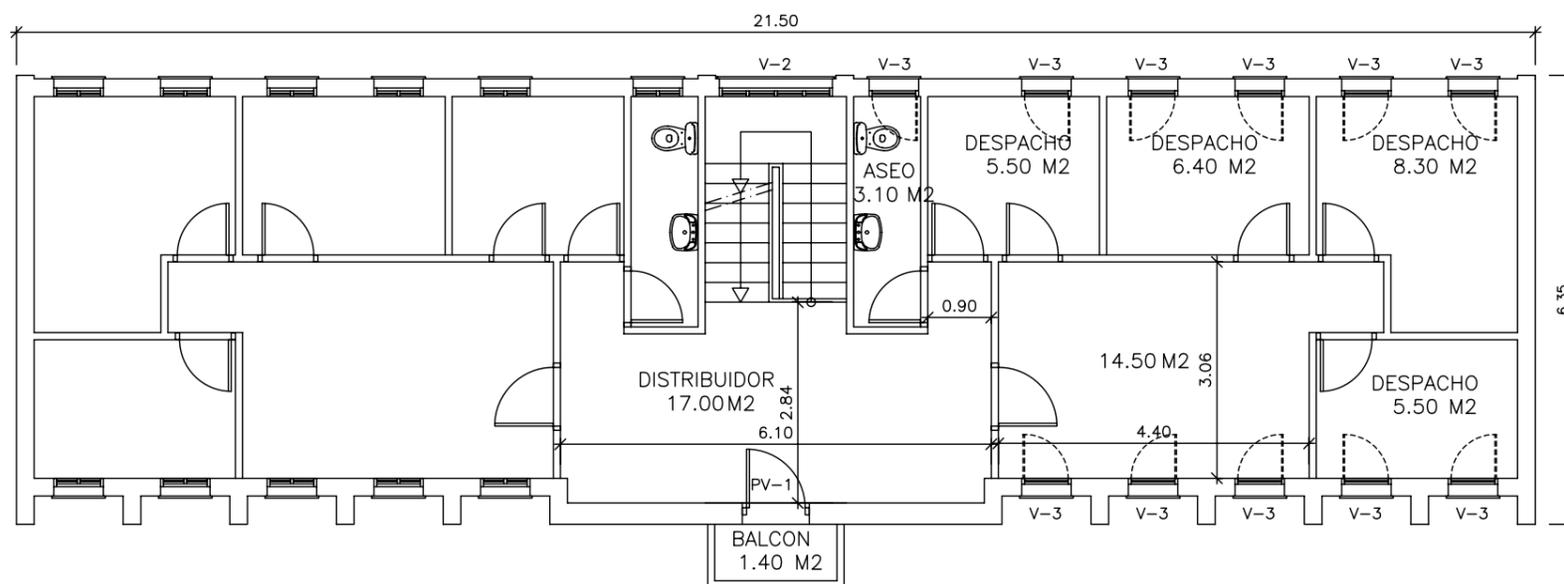

PLANTA PRIMERA

7 ESCOLA EN BRANTUAS			
Ver descripción completa y ubicación de unidades en el estado de mediciones del proyecto.			
	Ud	Descripción	Cantidad
7.1	m2	MANTENIM.CUBIERTA (Reposic.15 %)	165,76
7.2	ML	CANALON PVC (Vsuplemento alero)	43,00
7.3	ML	BAJANTE PVC	24,00
7.4	m2	PINTURA PLASTICA EXTERIORES-color	368,86
7.5	m2	SOLERA 15 CM. Acera (VSubbase, rampas..)Ruleteada	13,80
7.6	ML	PELDANOS HORMIGON RULETEADOS (Vmuretes)	16,80
7.7	ML	BARANDILLA EXTERIOR ALUMINIO	10,40
7.8	m2	ALUM.LACADO-PI. BAJA (Acrist.4/12/4)	11,10
7.9	m2	ALUM.LACADO-PI. ALTA (Acrist.4/12/4)	13,52
7.10	m2	PERSIANA Exterior Alumn.(Cajón integrado)-Pl.Baja	12,00
7.11	UD	PINTURA PUERTA GALVANIZADA (Acceso edificio)	1,00
7.12	UD	RENOVACION ELECTRICIDAD (VCableado, mecanismos)	1,00
7.13	UD	RENOVACION PROTECCIONES CUADRO ELECTRICO	1,00
7.14	UD	LUMINARIA SUPERFICIE 60X60 4 TUBOS	9,00
7.15	UD	LUMINARIA ASEOS (integrada falso techo)	5,00
7.16	UD	BLQ.AUT.EMER.310 Lúm.LEGRAND G5 COMB.	1,00
7.17	UD	EMISOR TERMICO 1100 W (Programable)	4,00
7.18	UD	EXTINTOR POLVO ABC 6 KG	1,00
7.19	m2	TRASDOS PLADUR 15 MM. (Vperfil omega)	67,57
7.20	m2	AISLAMIENTO PE 30 MM. (paredes)	67,57
7.21	m2	TARIMA FLOTANTE SINTETICA (Vlevant.corcho)	44,50
7.22	UD	PUERTA INTERIOR MADERA (Vguarnición...)	1,00
7.23	UD	REMA TE PERIMETRAL VENTANA (madera esmaltada)	11,00
7.24	m2	ESTOR FOSCURIZADO ENROLLABLE	6,40
7.25	UD	TRABAJOS VARIOS, AYUDAS-BRANTUAS	1,00
7.26	m2	TABICON LADR.H/D 25X12X12 CM	14,73
7.27	m2	ENFOSCADO MORTERO (pintar o alicatar)	42,79
7.28	m2	ALICATADO IDEM. EXISTENTE (Vrepasos previos)	26,32
7.29	UD	FONTANERIA y SANEAMIENTO Aseo 3 piezas	1,00
7.30	UD	INODORO COMPLETO-Serie básica	1,00
7.31	m2	PLAQUETA GRES ANTIDESLIZANTE (Vpreparación)	4,95
7.32	m2	FALSO TECHO PLADUR	6,62
7.33	m2	PINTURA PLASTICA INTERIOR ANTIMOHO (Vpreparación)	176,37
7.34	UD	BANDERA Y MASTIL (adosar fachada)	2,00
7.35	UD	TRATAM. RESIDUOS	1,00
7.36	UD	SEGURIDAD Y SALUD	1,00



CONCELLO DE PONTECESO

**ESCUELA UNITARIA DE BRANTUAS
PLANTAS (REHABILITACION)**

PROYECTO : (Plan Empleo 2010)

REHABILITACION ESCUELAS UNITARIAS DE PONTECESO, TELLA, TALLO, PAZOS, CAMPARA, XORNES Y BRANTUAS

SITUACION : PONTECESO, TELLA, TALLO, PAZOS, CAMPARA, XORNES Y BRANTUAS. CONCELLO DE PONTECESO (A CORUÑA)

PROMOTOR : CONCELLO DE PONTECESO

REFER. Nº: 10-10

DIBUJADO : J.G.N.

FECHA : ABRIL.-10

ARQUITECTO TECNICO:

JORGE VAZQUEZ COATO

ESCALA:


1:100

Nº PLANO:


**BRANTUAS
4 / 6**




ALZADO PRINCIPAL

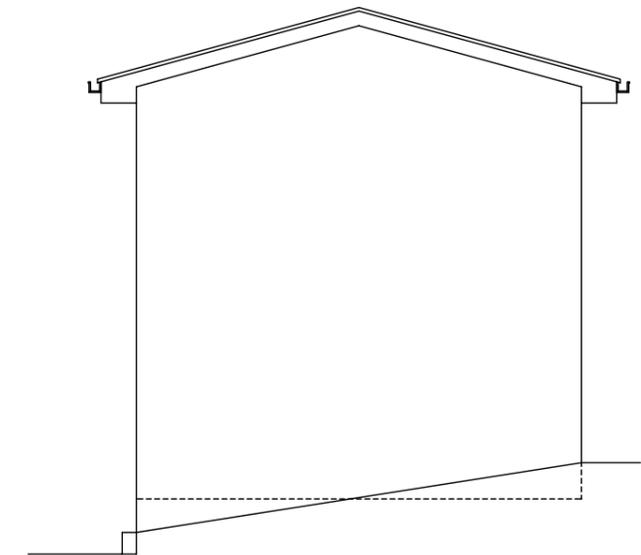

ALZADO LATERALE DERECHO

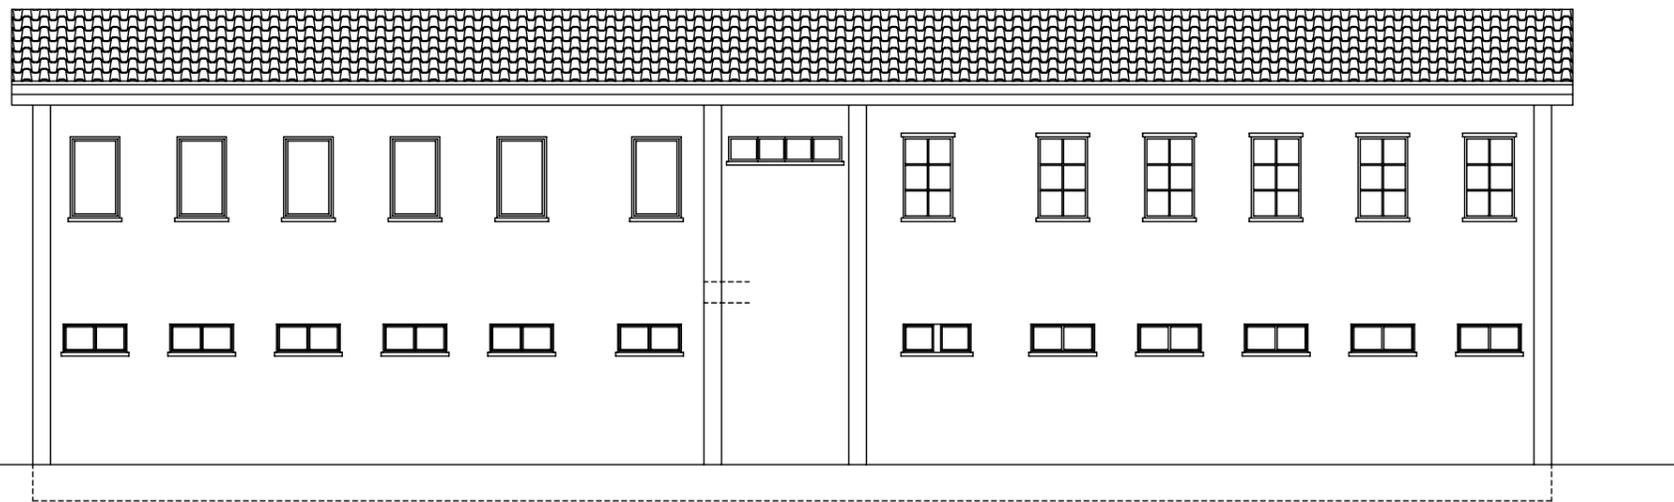


ALZADO POSTERIOR

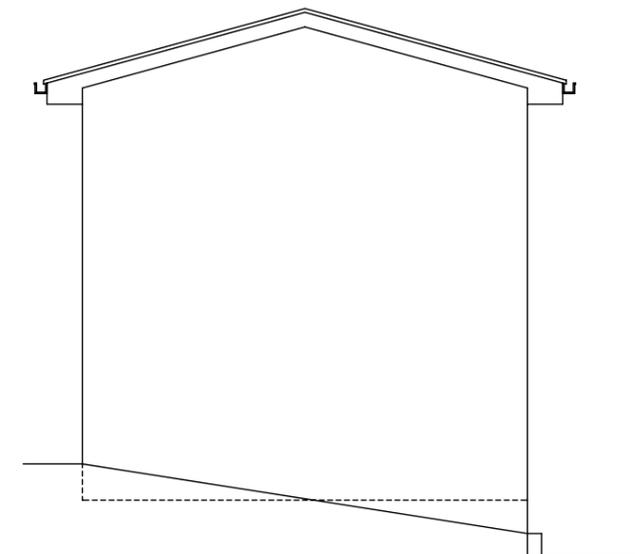


ALZADO LATERALE IZQUIERDO


	P O N T E C E S O	ESCUELA UNITARIA DE BRANTUAS	
		ALZADOS (REHABILITACION)	
PROYECTO :		(Plan Empleo 2010)	
REHABILITACION ESCUELAS UNITARIAS DE PONTECESO, TELLA, TALLO, PAZOS, CAMPARA, XORNES Y BRANTUAS		SITUACION :	
PONTECESO, TELLA, TALLO, PAZOS, CAMPARA, XORNES Y BRANTUAS.		CONCELLO DE PONTECESO (A CORUÑA)	
PROMOTOR :		CONCELLO DE PONTECESO	
REFER. Nº:	10-10	ARQUITECTO TECNICO :	ESCALA:
DIBUJADO :	J.G.N.		Nº PLANO:
FECHA :	ABRIL.-10	JORGE VAZQUEZ COLTO	BRANTUAS 5 / 6

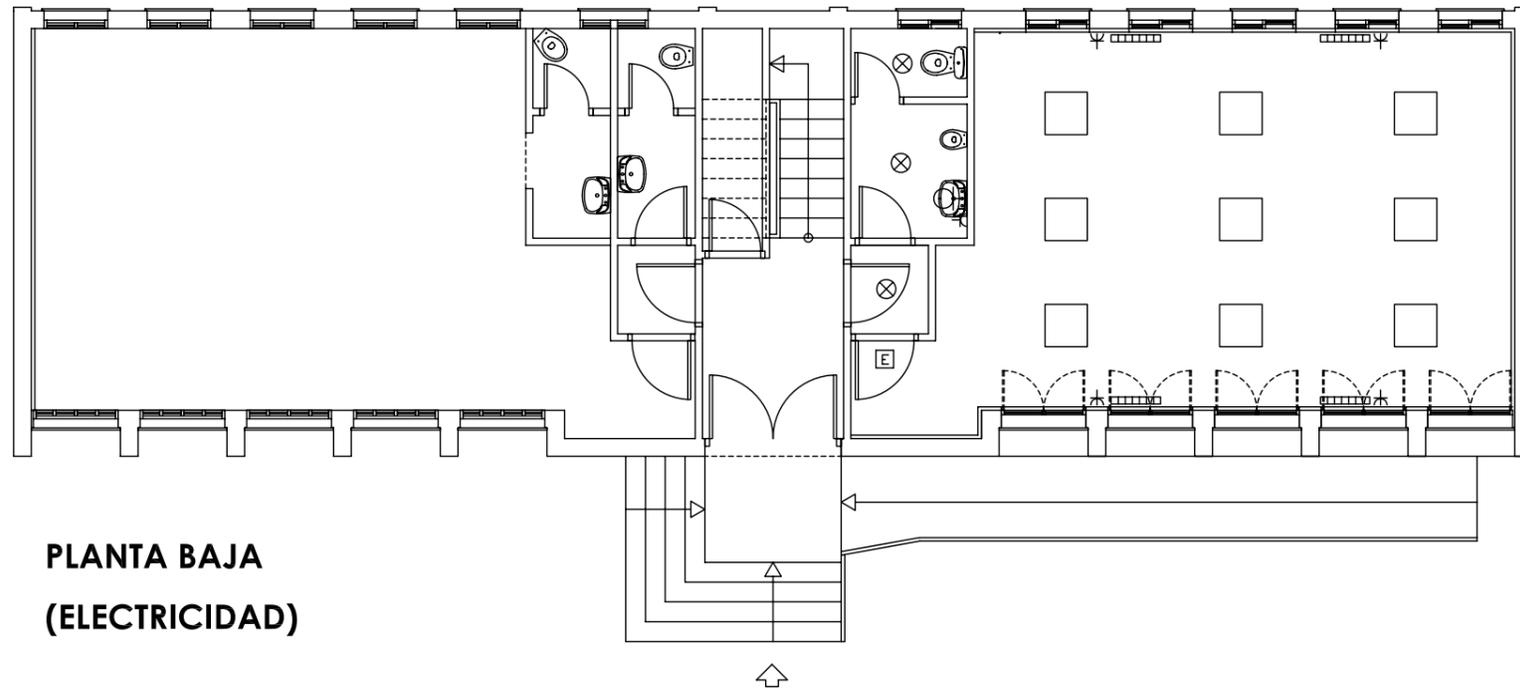

**PLANTA BAJA
(ELECTRICIDAD)**

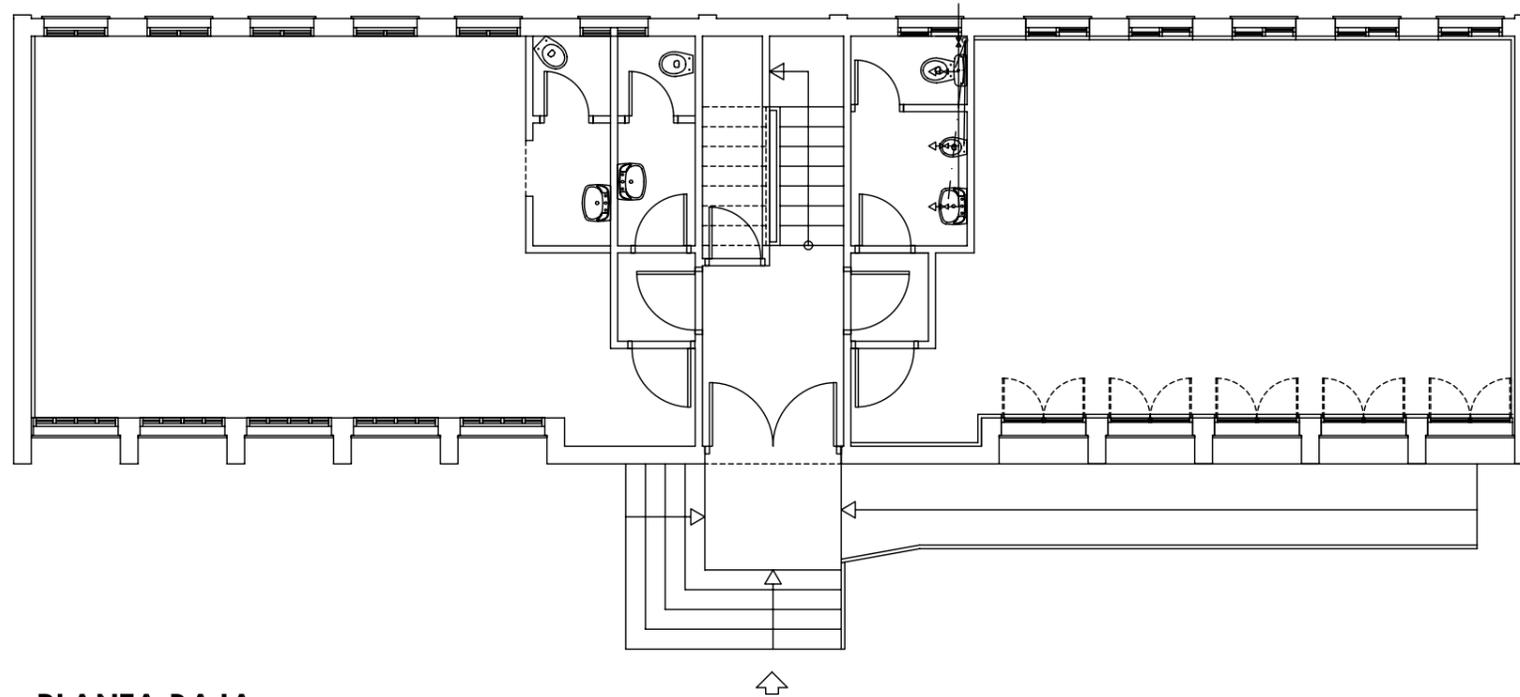

**PLANTA BAJA
(FONTANERIA)**

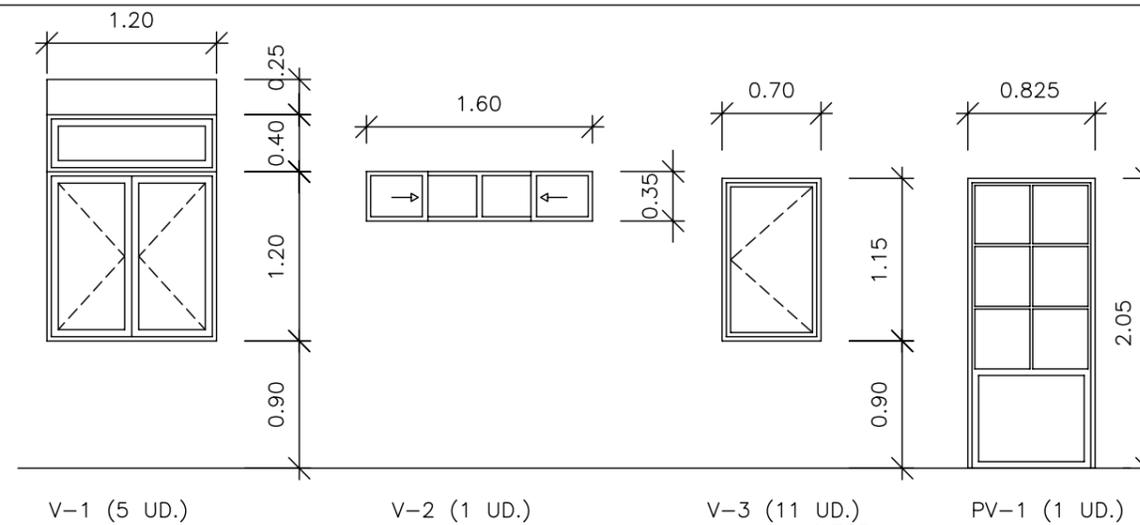

ESQUEMAS DE CARPINTERIA

LEYENDA DE ELECTRICIDAD

- CUADRO PRINCIPAL DE DISTRIBUCION
- LUMINARIA SUPERFICIE 60X60
4 TUBOS
- PUNTO DE LUZ EN TECHO
- INTERRUPTOR MONOPOLAR EMPOTRADO
- PUNTO DE LUZ EN PARED
- IEB-50 BASE ENCHUFE 10/16 A CIRC. USOS VARIOS
- 21A EXTINTOR EFICACIA 21 A 113 B-UNE 23.110
113B
- EQUIPO AUTONOMO ALUMB. EM. Y SEÑALIZ. ESTANCO
FL (Lm) SEGUN EN 60.598.2.22 Y UNE 20.392.93
- EMISOR TERMICO 1100W (PROGRAMABLE)

LEYENDA FONTANERIA

- RED DE AGUA FRIA SANITARIA
- GRIFO DE AGUA FRIA SANITARIA

EVACUACION DE	SANEAMIENTO (PVC Ø Int.)	INSTALACION DE	AF Y ACS (P.E.R. Ø Int.)
RAMAL A BAÑO COMPLETO	100 mm. Ø	RAMAL A BAÑO COMPLETO	16 mm. Ø
ALIMENTACION A LAVABO	30 mm. Ø	ALIMENTACION A LAVABO	10 mm. Ø
ALIMENTACION A W.C.	100 mm. Ø	ALIMENTACION A W.C.	10 mm. Ø

	P O N T E C E S O	ESCUELA UNITARIA DE BRANTUAS	
		PLANTAS DE INSTALACIONES	
		PROYECTO :	(Plan Empleo 2010)
		REHABILITACION ESCUELAS UNITARIAS DE PONTECESO, TELLA, TALLO, PAZOS, CAMPARA, XORNES Y BRANTUAS	
		SITUACION :	PONTECESO, TELLA, TALLO, PAZOS, CAMPARA, XORNES Y BRANTUAS. CONCELLO DE PONTECESO (A CORUÑA)
		PROMOTOR : CONCELLO DE PONTECESO	
REFER. Nº:	10-10	ARQUITECTO TECNICO :	
DIBUJADO :	J.G.N.	ESCALA :	
FECHA :	ABRIL.-10	Nº PLANO: BRANTUAS 6 / 6	